



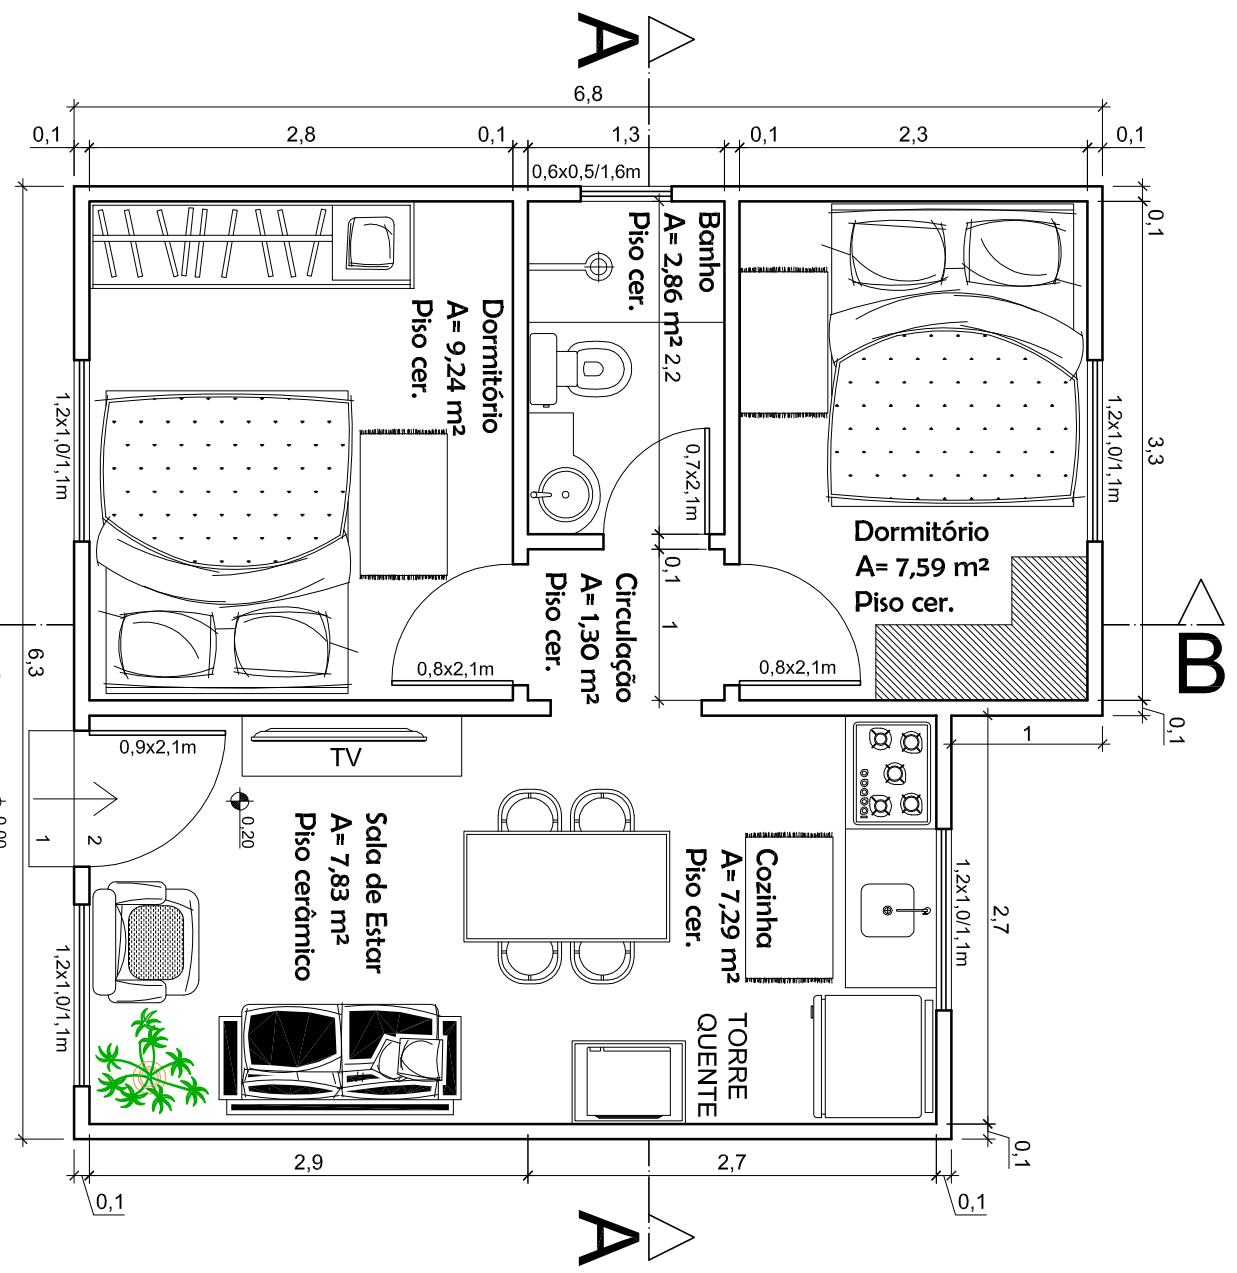


PLANTA BAIXA/
PLANTA BAIXA MOBILIADA
A= 40,04m²
Escala 1/50

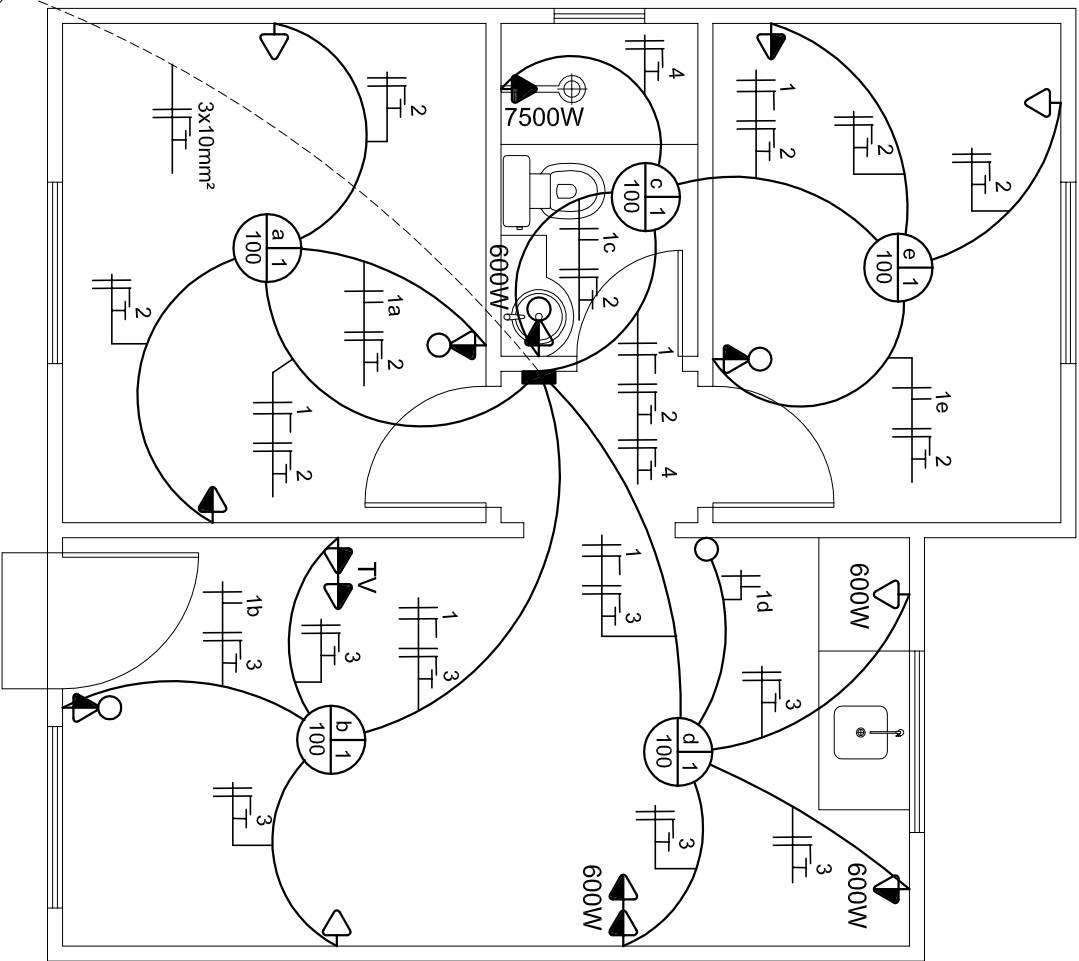

QUADRO DE CARGAS – FORNECIMENTO MONOFÁSICO					
CIRC./FASE	ILUMINAÇÃO	TOMADAS	CHUVEIRO	RAJ. COND. 150W/2500W	CARGA W
1-1	5	—	—	—	500
2-1	—	7	—	1200	2.5
3-1	—	8	—	2800	2.5
4-1	—	—	1	7500	6.0
POTÊNCIA INSTALADA= 12000					10.0
					50


- LEGENDA ELÉTRICA:
- LUMINÁRIA (C=CIRC., R=RETORNO, P=POT.)
 - CENTRO DE DISTRIBUIÇÃO (h= 1,50m)
 - TOMADA ALTA (h= 2,20m)
 - TOMADA MÉDIA (h= 1,20m)
 - TOMADA BAIXA (h= 0,30m)
 - INTERRUPTOR SIMPLES (h= 1,20m)
 - CONDUTOR FASE, NEUTRO, RETORNO E TERRA
 - ELETRODUTO CORRUGADO FLEXÍVEL
 - QUADRO DE MEDIÇÃO

INSTALAÇÕES ELÉTRICAS
Escala 1/50

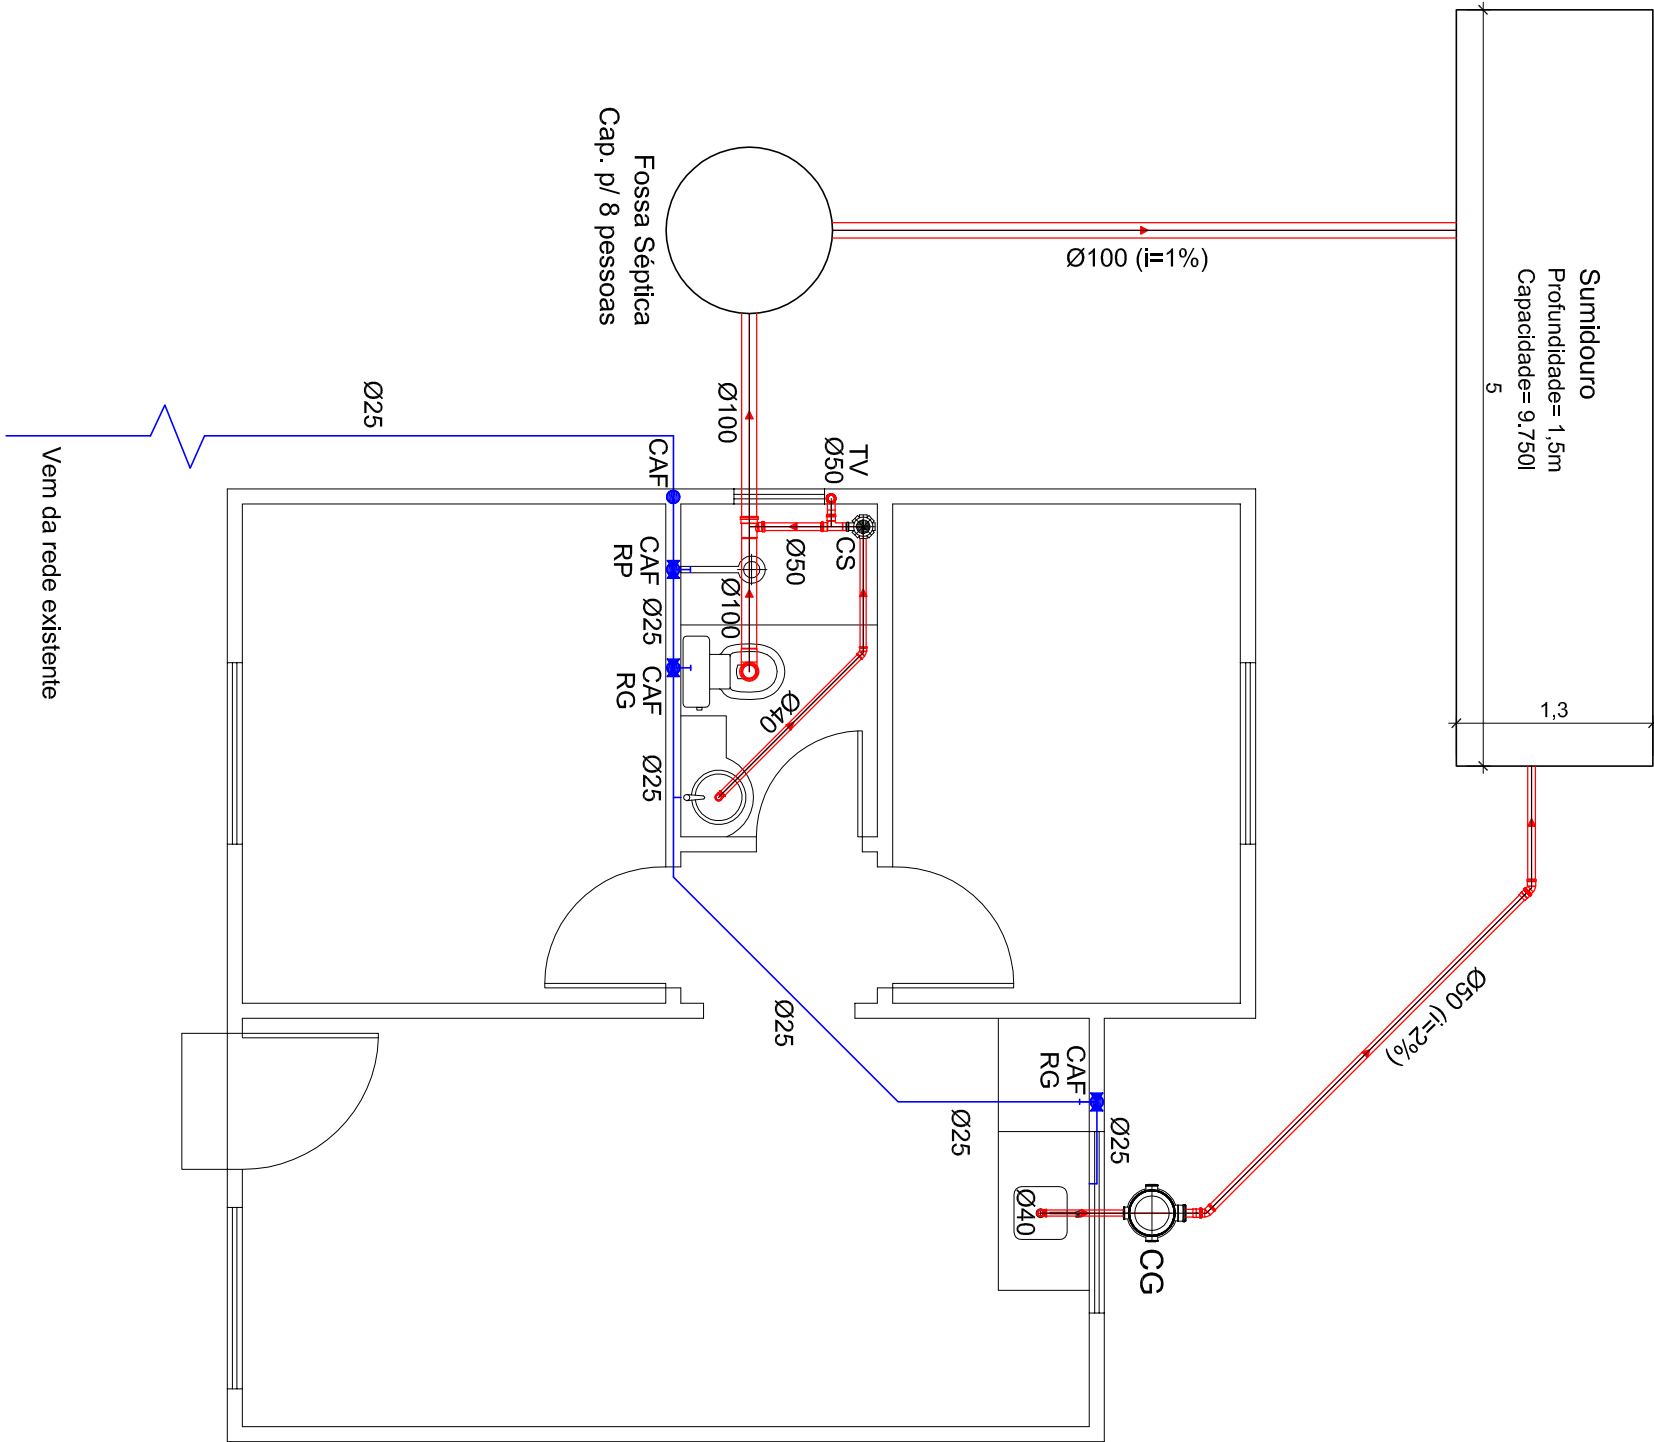


- LEGENDA HIDROSSANITÁRIA:
- Rede de Esgoto
 - Caixa de Gordura 250mm
 - Tubo de Ventilação 50mm
 - Caixa Sifonada 150mm
 - Rede de Água Fria
 - Coluna de Água Fria (CAF)
 - Registro Gaveta/Registro Pressão (RG/RP)


INSTALAÇÕES HIDROSSANITÁRIAS
Escala 1/50

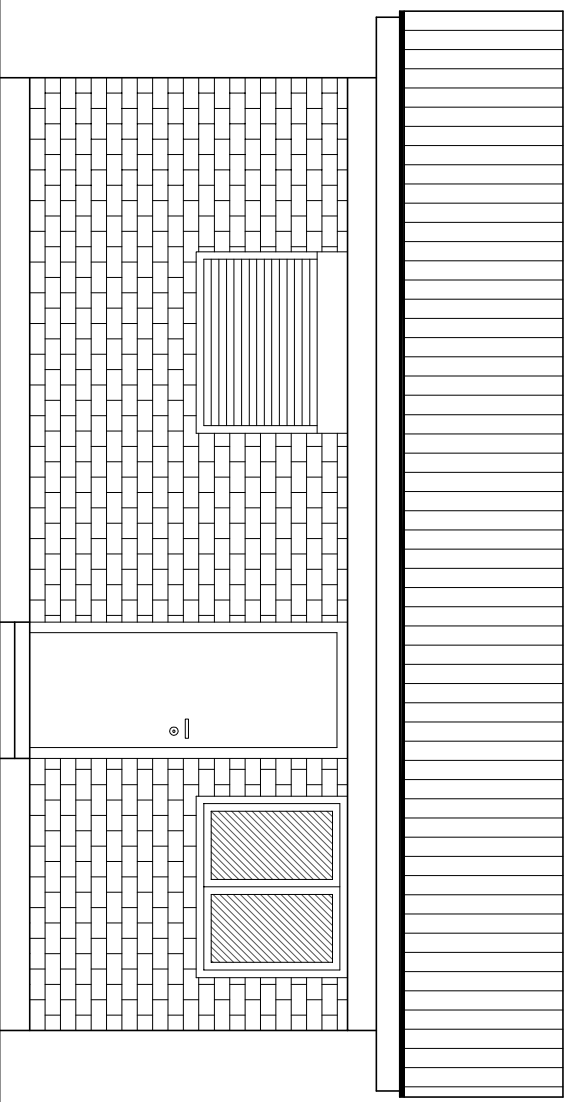


FACHADA FRONTAL
Escala 1/50

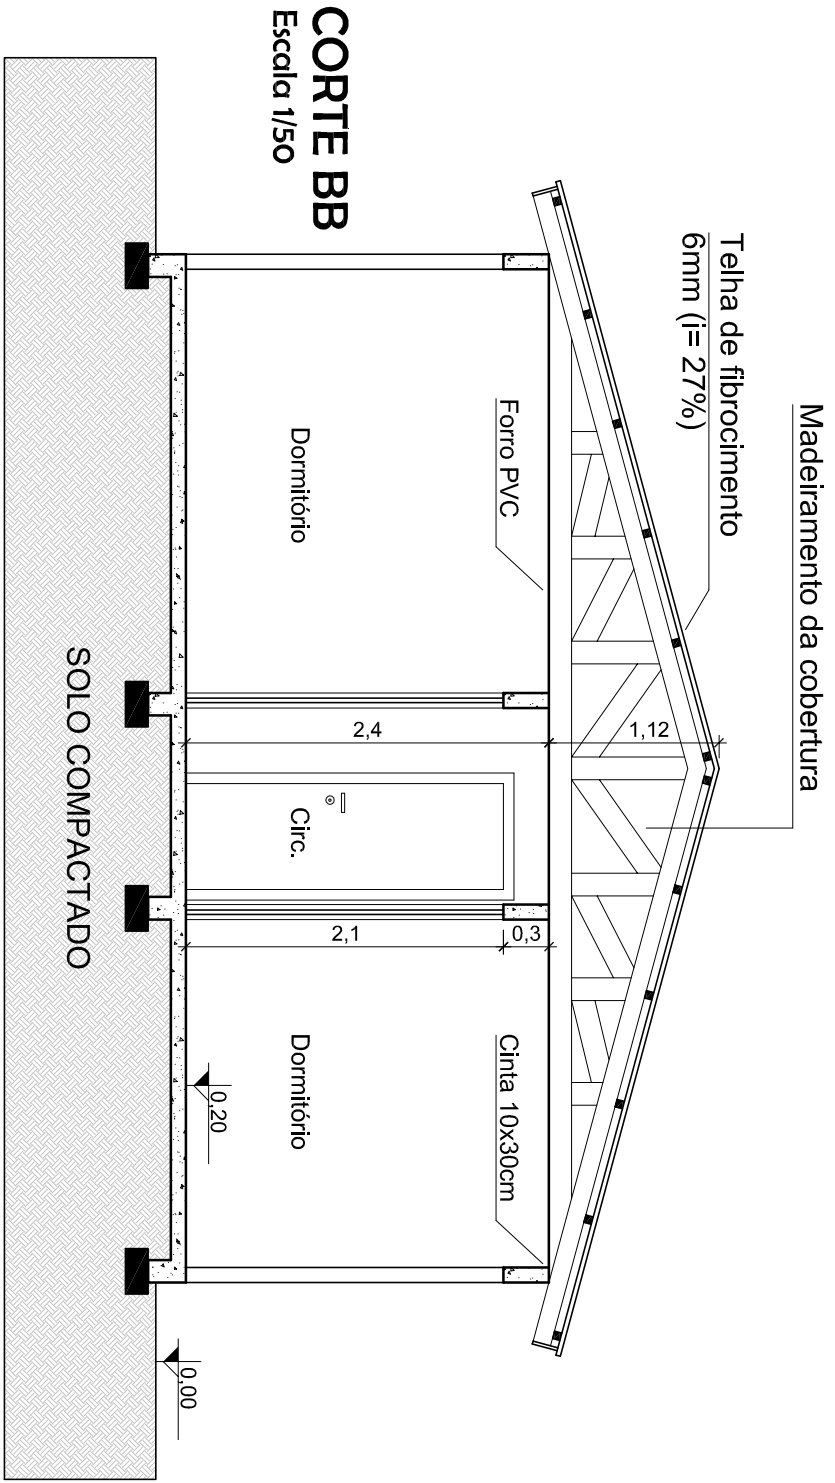

CORTE BB
Escala 1/50

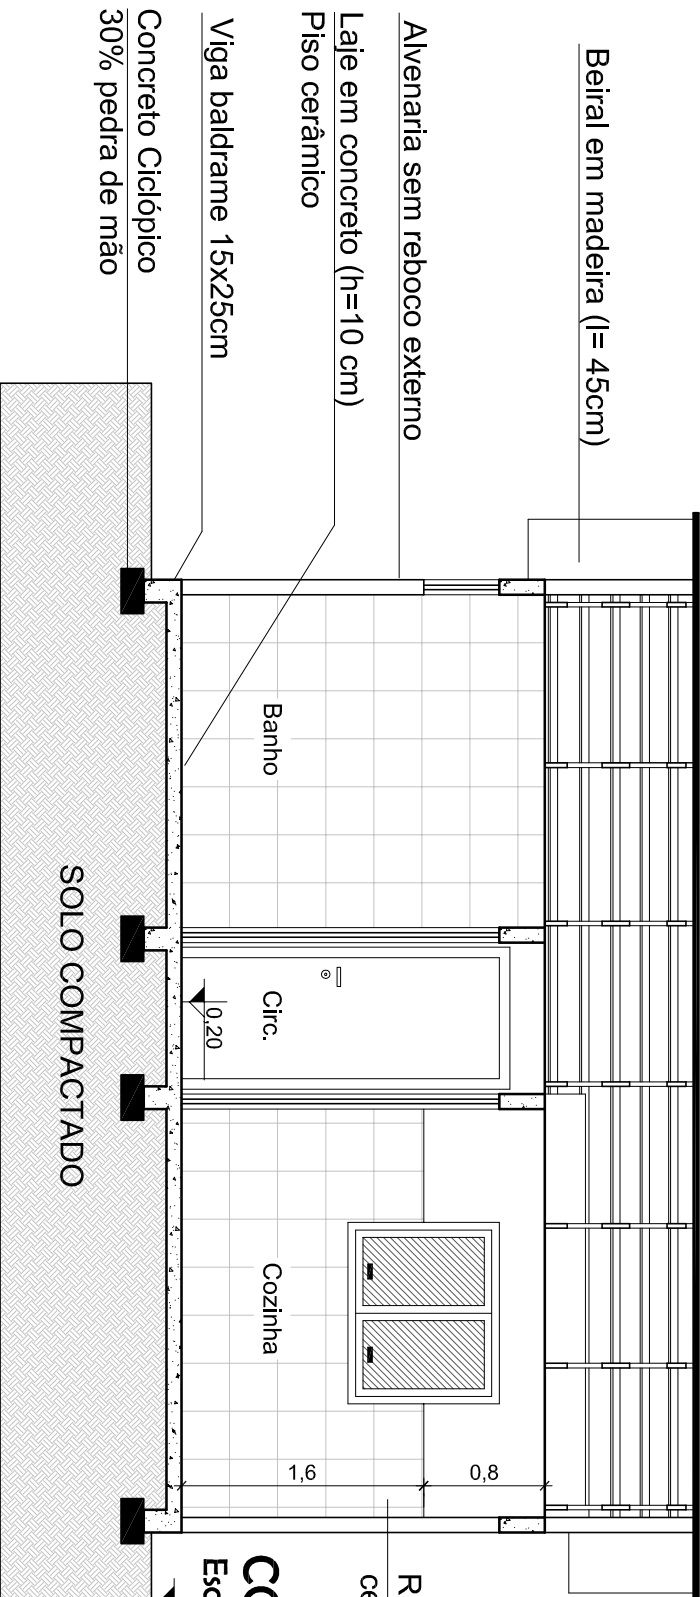


CORTE AA
Escala 1/50

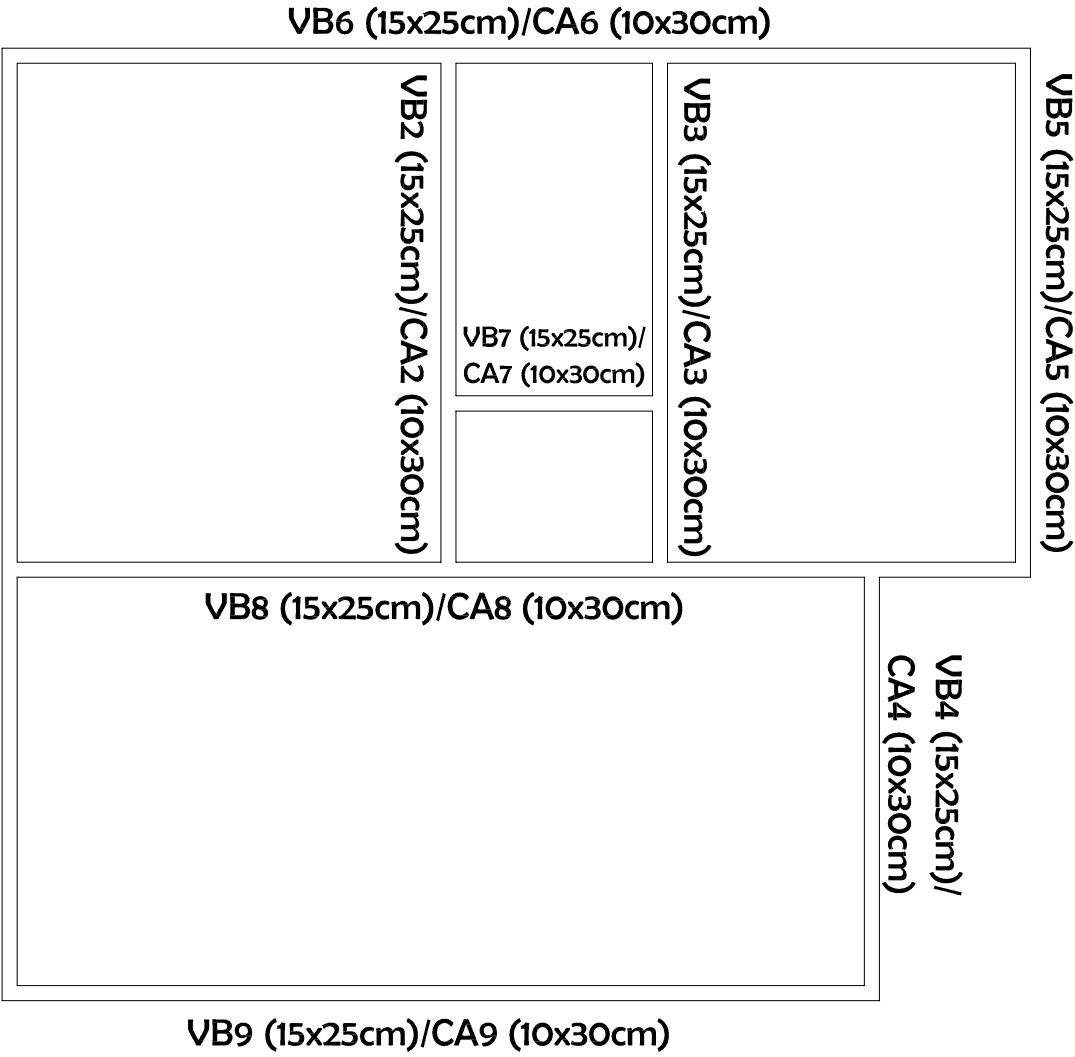


ESTRUTURAL
Escala 1/50


Vigas Baldrame (Infraestrutura)

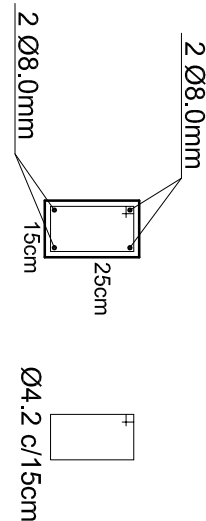

Cintas de Amarração (Supraestrutura)

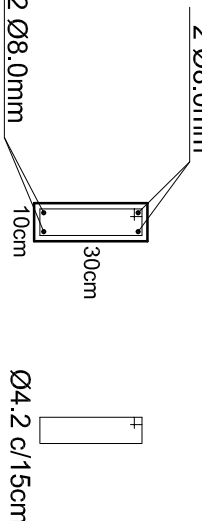

DETALHAMENTO DAS ARMADURAS
Escala 1/20

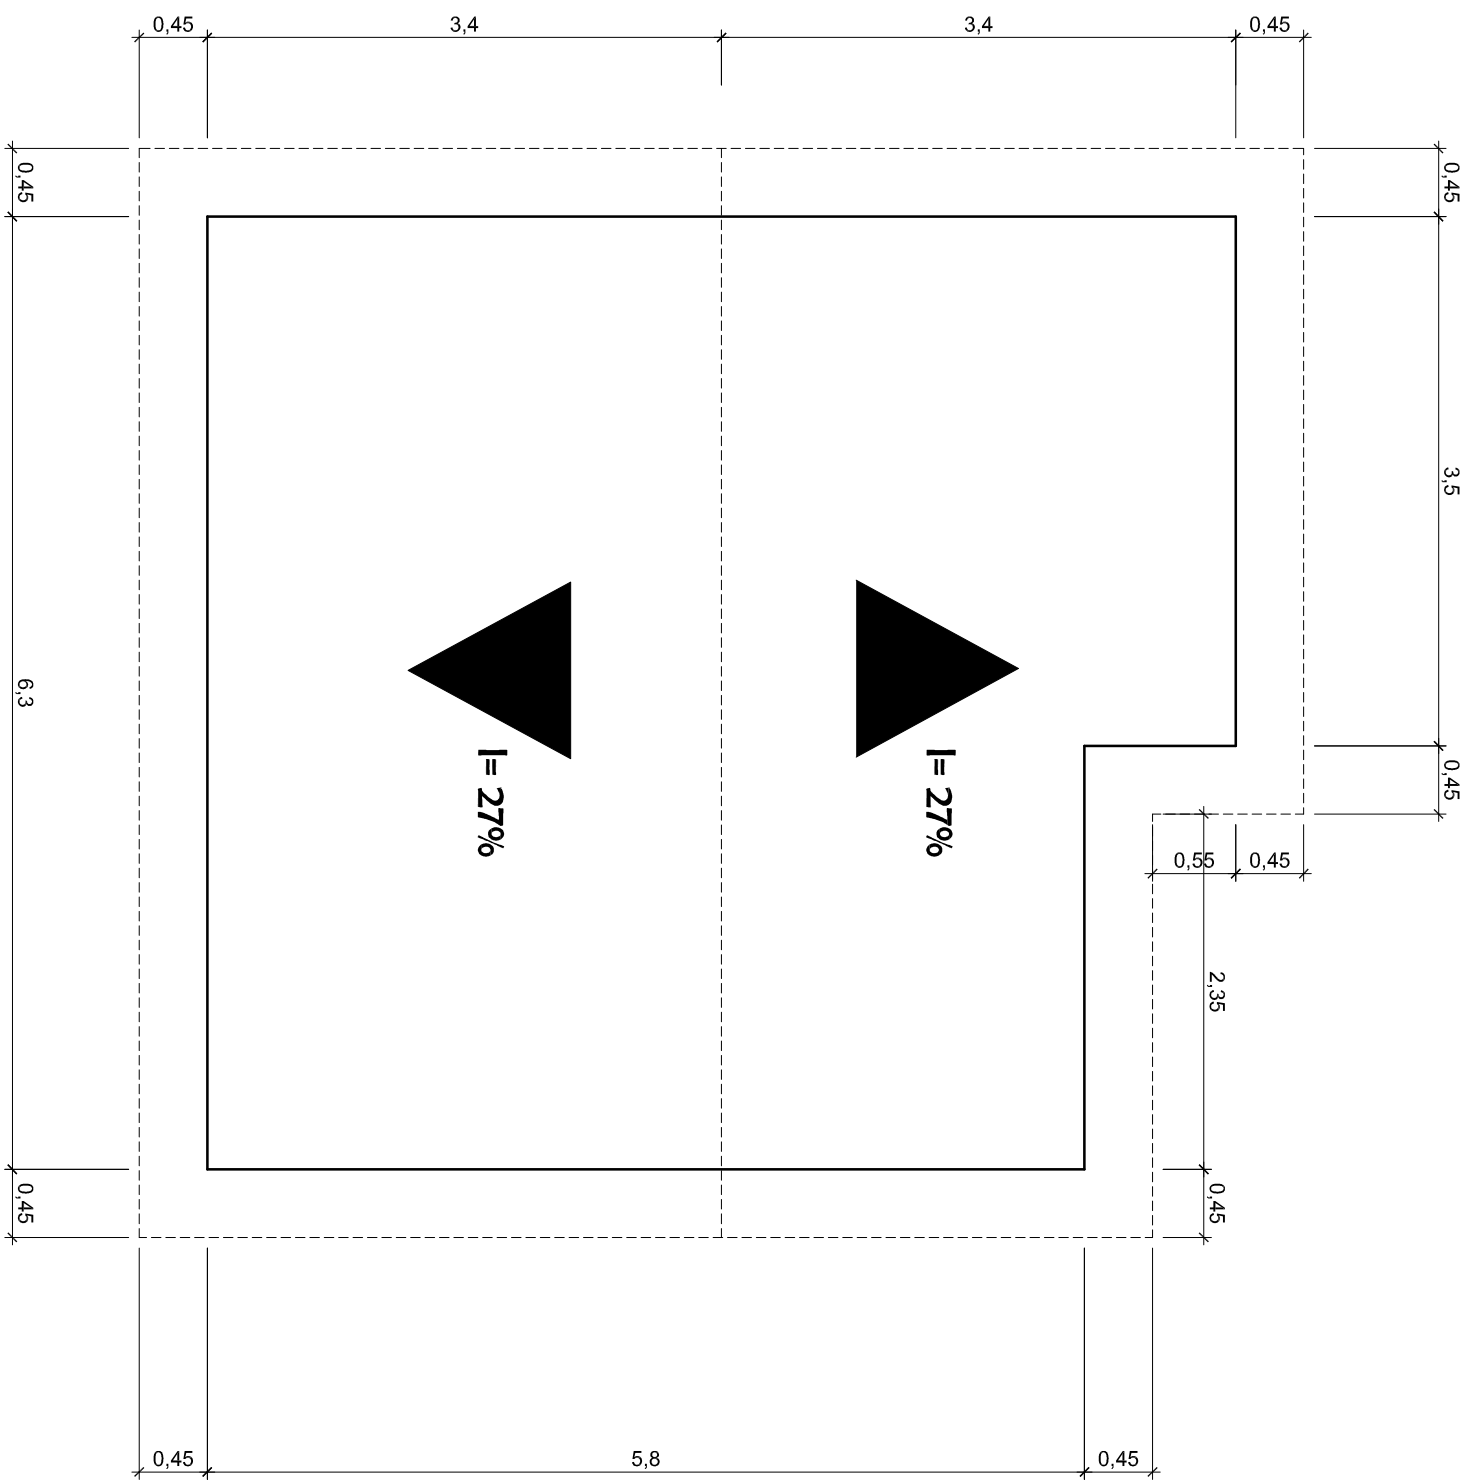

COBERTURA
Escala 1/50

- LEGENDA HIDROSSANITÁRIA:
- Projeção da edificação
 - Projeção da cobertura
 - Sentido do escoamento pluvial

PREFEITURA MUNICIPAL DE JARI	
Rua Barão do Trunfo, n° 193, Jari/RS	
CEP 98.173-000	
CNPJ 01.609.402/0001-50	
FONE: (55) 3272.9030	

Assunto:	PLANTA BAIXA/PLANTA BAIXA MOBILIADA, FACHADA FRONTAL, CORTE AA, CORTE BB, INSTALAÇÕES ELÉTRICAS, INSTALAÇÕES HIDROSSANITÁRIAS, COBERTURA e ESTRUTURAL		
Obra:	EDIFICAÇÃO RESIDENCIAL UNIFAMILIAR		
Proprietário(a):	Secretaria Municipal de Assistência Social e Habitação		
Prefeitura Municipal de Jari	Teresa A. Moreira - CPF: 008.410.150/40		
Resp. Técnico:	Johnatan Felipe do Cas - CREA/RS 193.772		
Localização:	Rincão de Santo Antônio, interior do município de Jari/RS		
Área:	40,04m²		
Prancha:	01		