



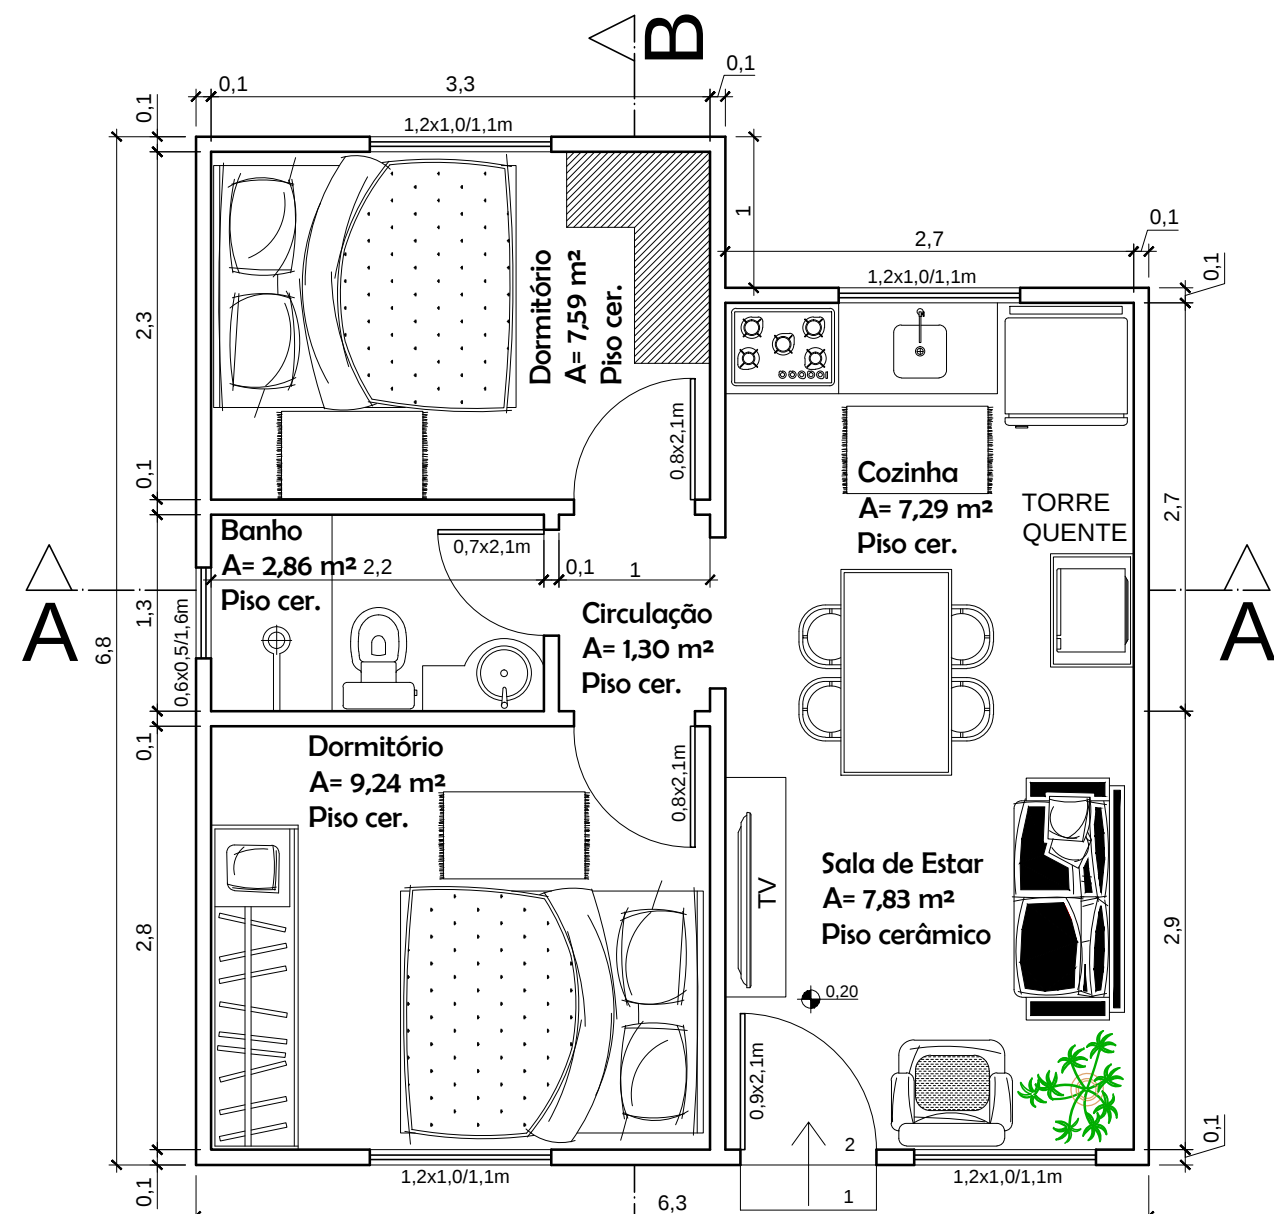


PLANTA BAIXA/
PLANTA BAIXA MOBILIADA
A= 40,04m²
Escala 1/50

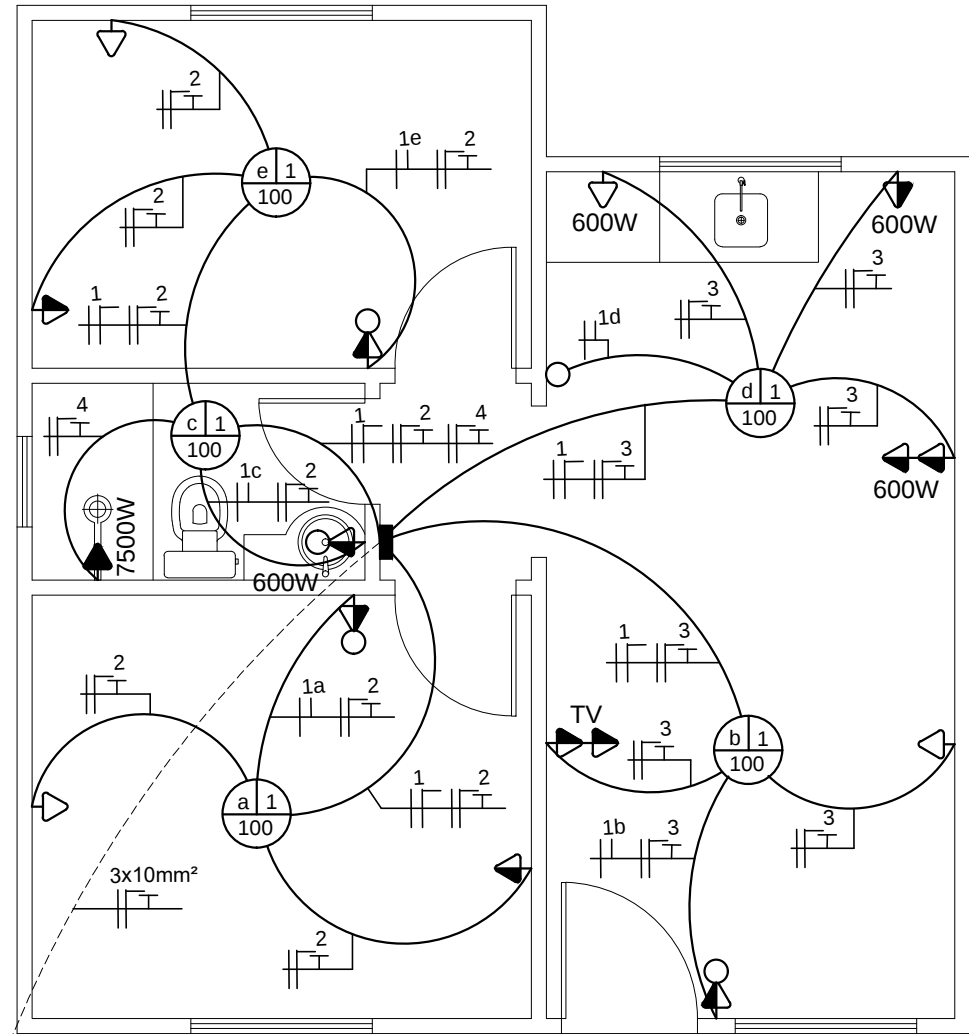

- LEGENDA ELÉTRICA:
- LUMINÁRIA (C=CIRC.,R=RETORNO, P=POT.)
 - CENTRO DE DISTRIBUIÇÃO (h= 1,50m)
 - TOMADA ALTA (h= 2,20m)
 - TOMADA MÉDIA (h= 1,20m)
 - TOMADA MÉDIA DUPLA (h= 1,20m)
 - TOMADA BAIXA (h= 0,30m)
 - INTERRUPTOR SIMPLES (h= 1,20m)
 - CONDUTOR FASE, NEUTRO, RETORNO E TERRA
 - ELETRODUTO CORRUGADO FLEXÍVEL
 - QUADRO DE MEDIÇÃO


INSTALAÇÕES ELÉTRICAS
Escala 1/50

QUADRO DE CARGAS – FORNECIMENTO MONOFÁSICO							
CIRC./FASE	ILUMINAÇÃO	TOMADAS	CHUVEIRO	AR. COND.	CARGA	FIO	D.S.J.
	100w	100w/600w	7500w	950/2500w	W	mm²	A
1-1	5	-	-	-	500	1,5	10
2-1	-	7	-	-	1200	2,5	10
3-1	-	8	-	-	2800	2,5	15
4-1	-	-	1	-	7500	6,0	35
POTÊNCIA INSTALADA=					12000	10,0	50

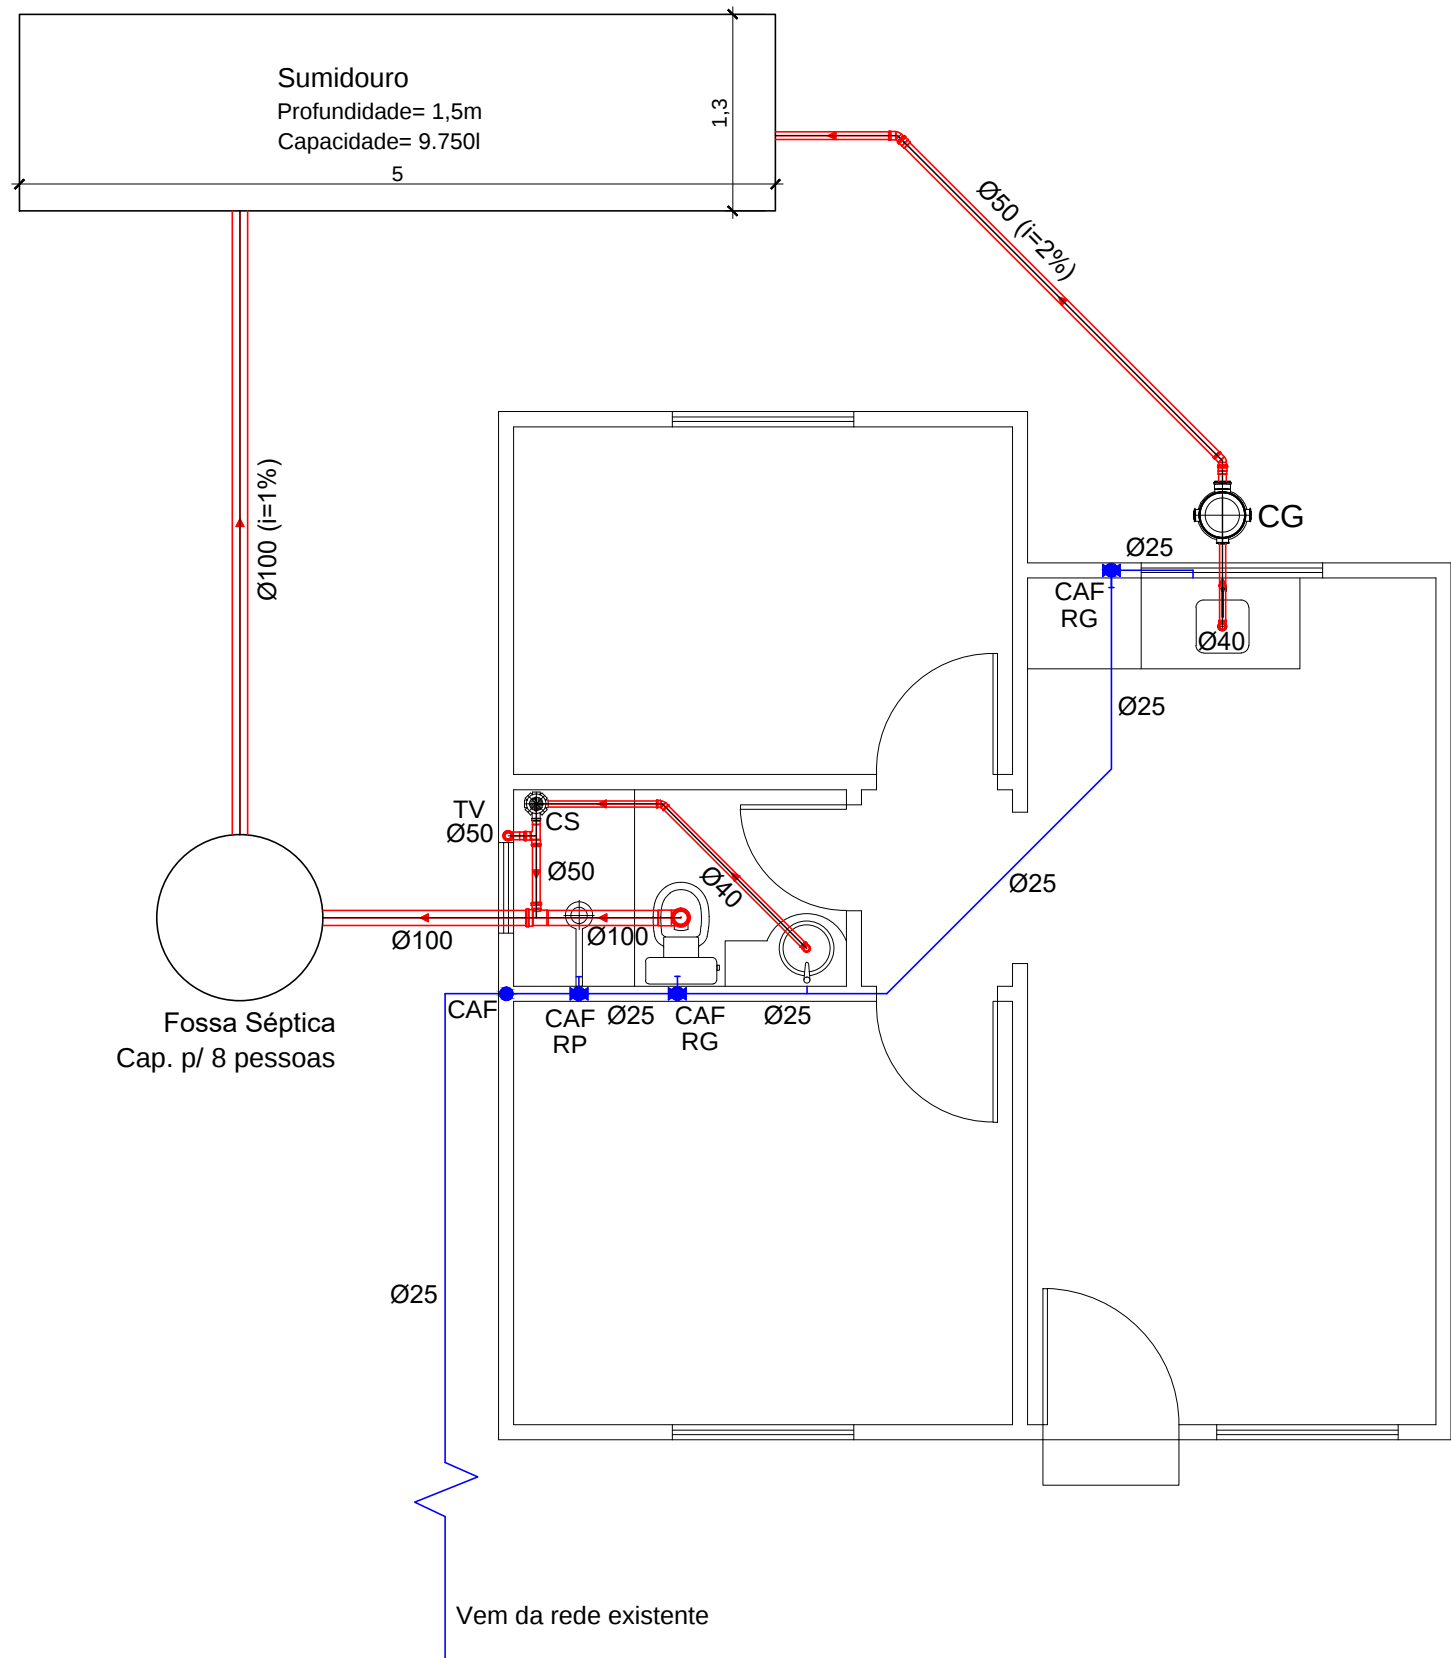


- LEGENDA HIDROSSANITÁRIA:
- Rede de Esgoto
 - CG Caixa de Gordura 250mm
 - TV Tubo de Ventilação 50mm
 - CS Caixa Sifonada 150mm
 - Rede de Água Fria
 - Coluna de Água Fria (CAF)
 - Registro Gaveta/Registro Pressão (RG/RP)


INSTALAÇÕES HIDROSSANITÁRIAS
Escala 1/50

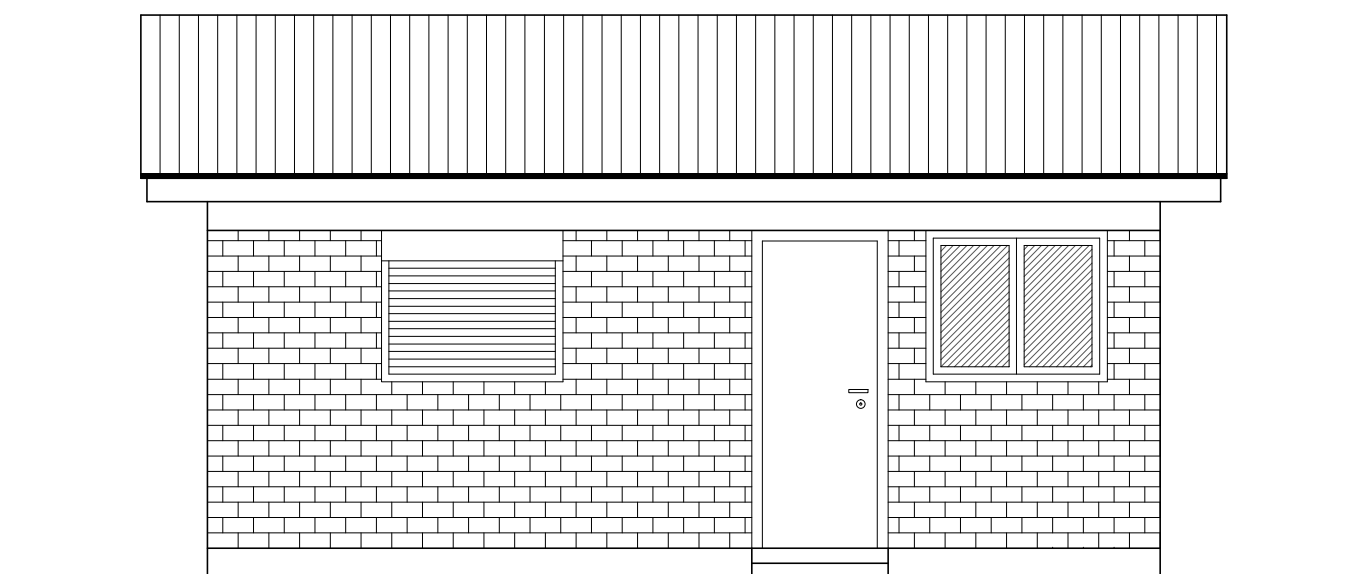


FACHADA FRONTAL
Escala 1/50

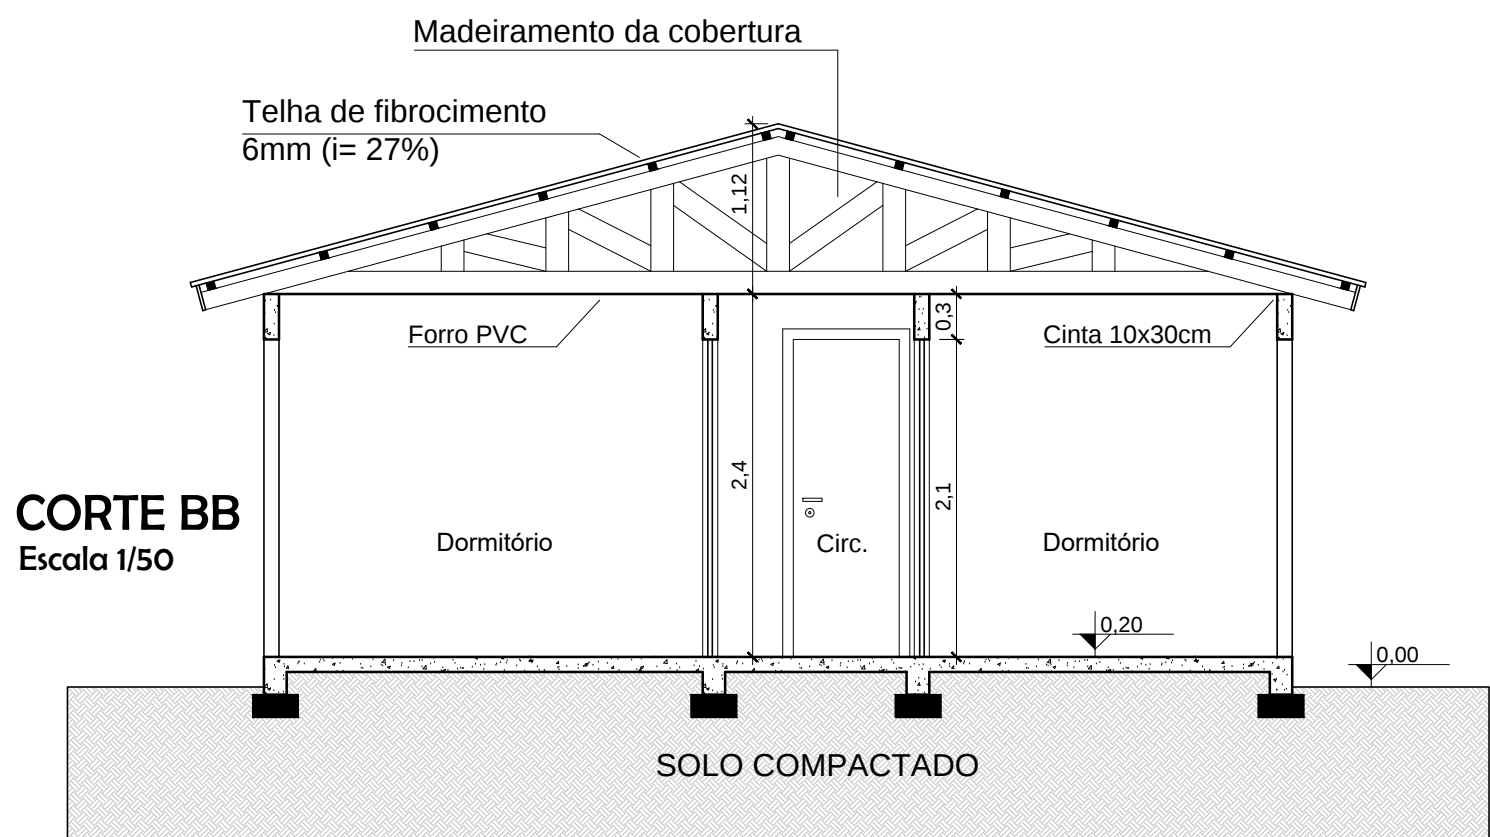

CORTE BB
Escala 1/50

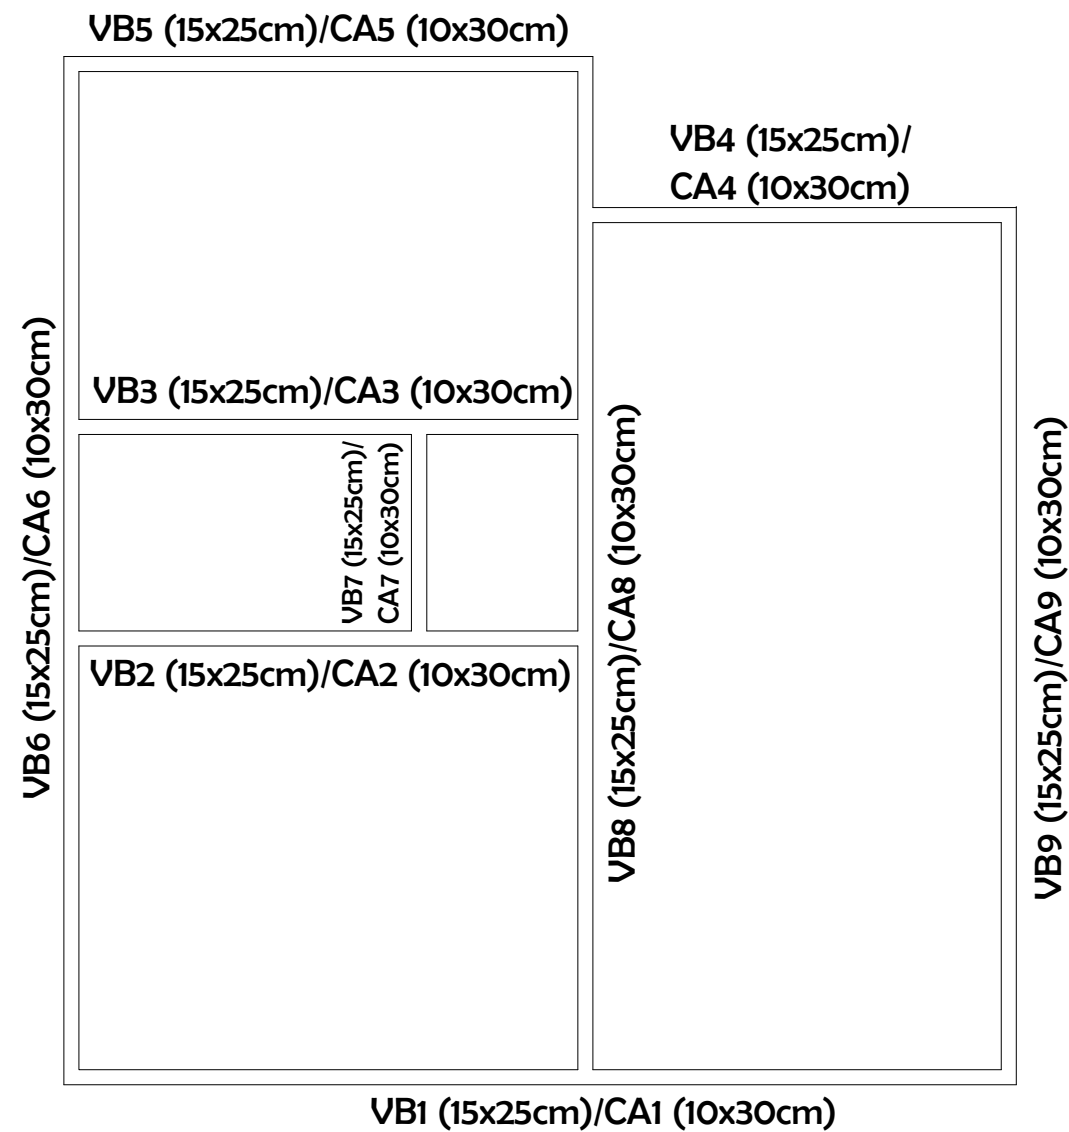


ESTRUTURAL
Escala 1/50

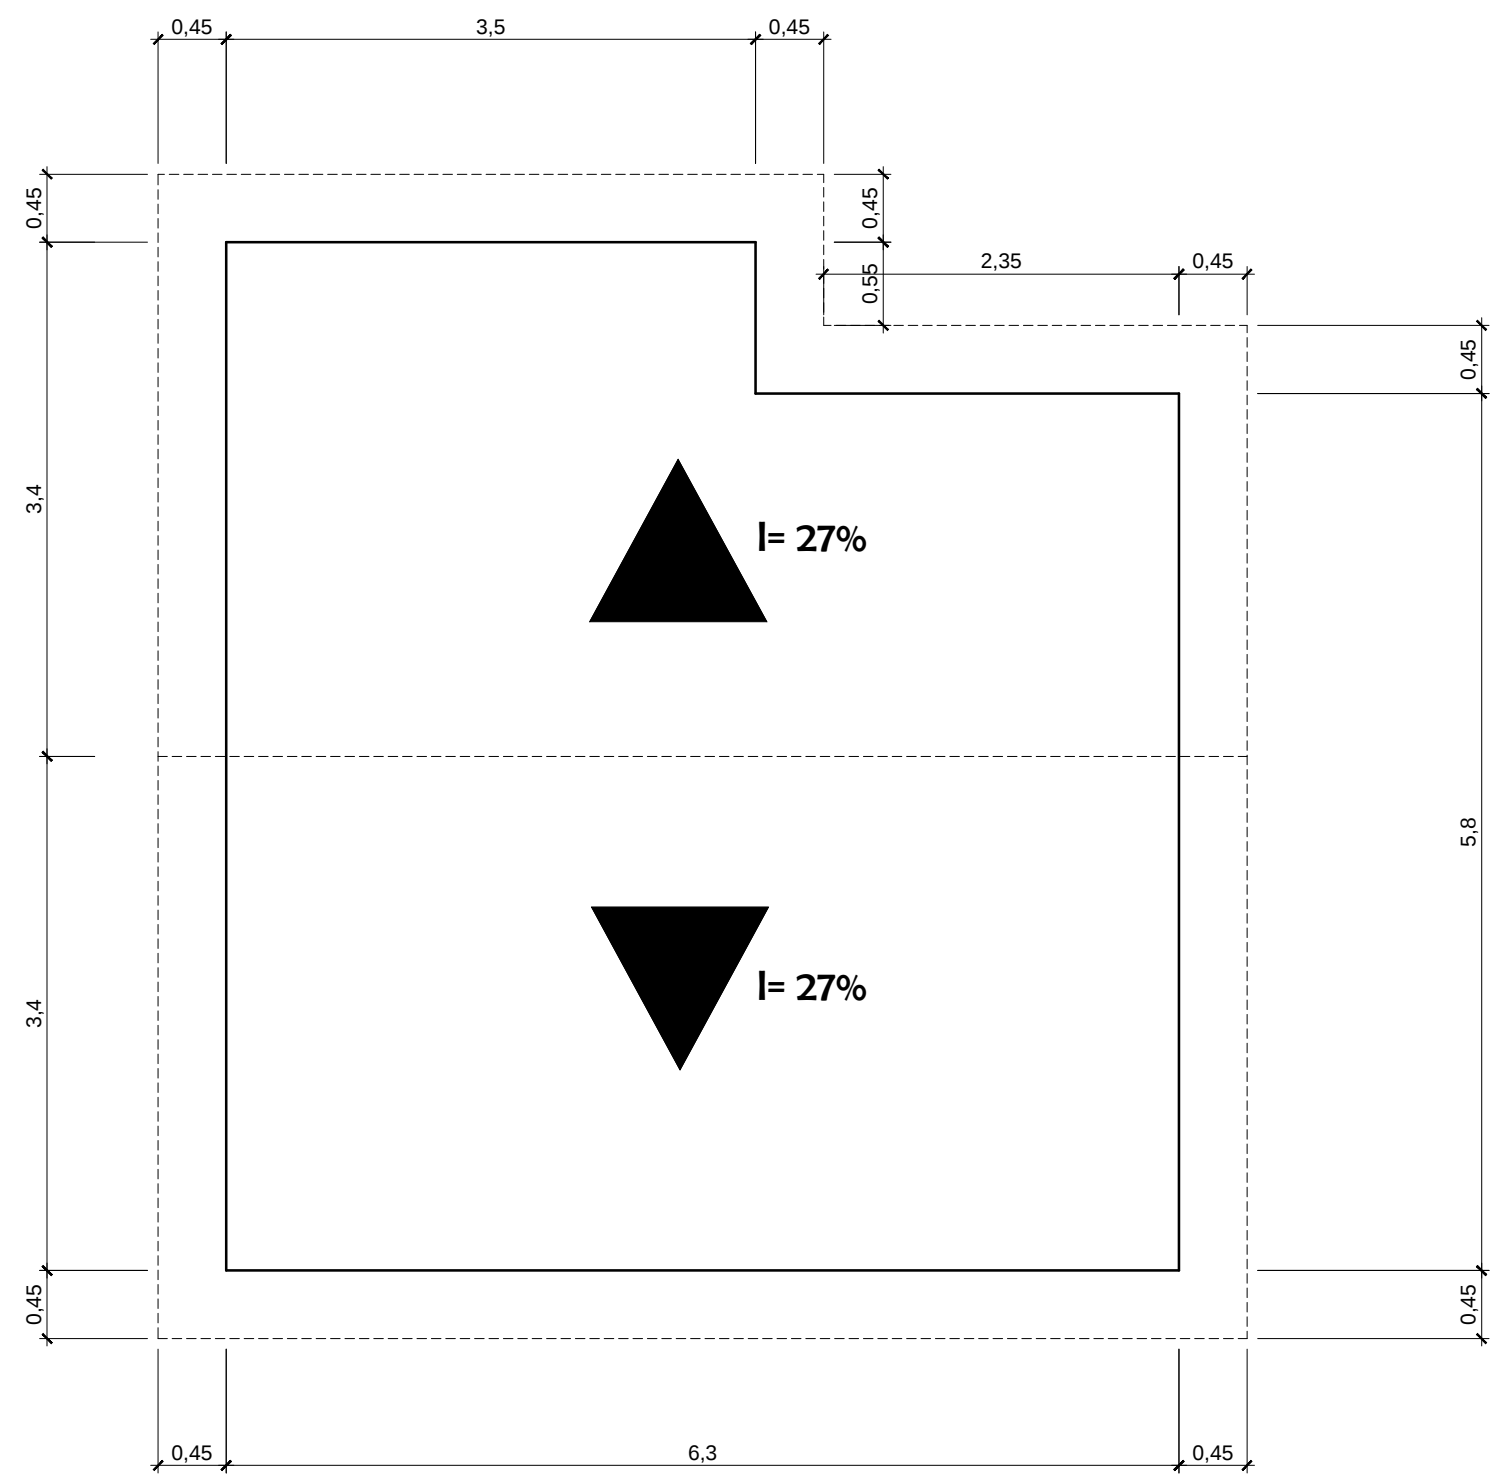


COBERTURA
Escala 1/50

- LEGENDA HIDROSSANITÁRIA:
- Projeção da edificação
 - Projeção da cobertura
 - Sentido do escoamento pluvial

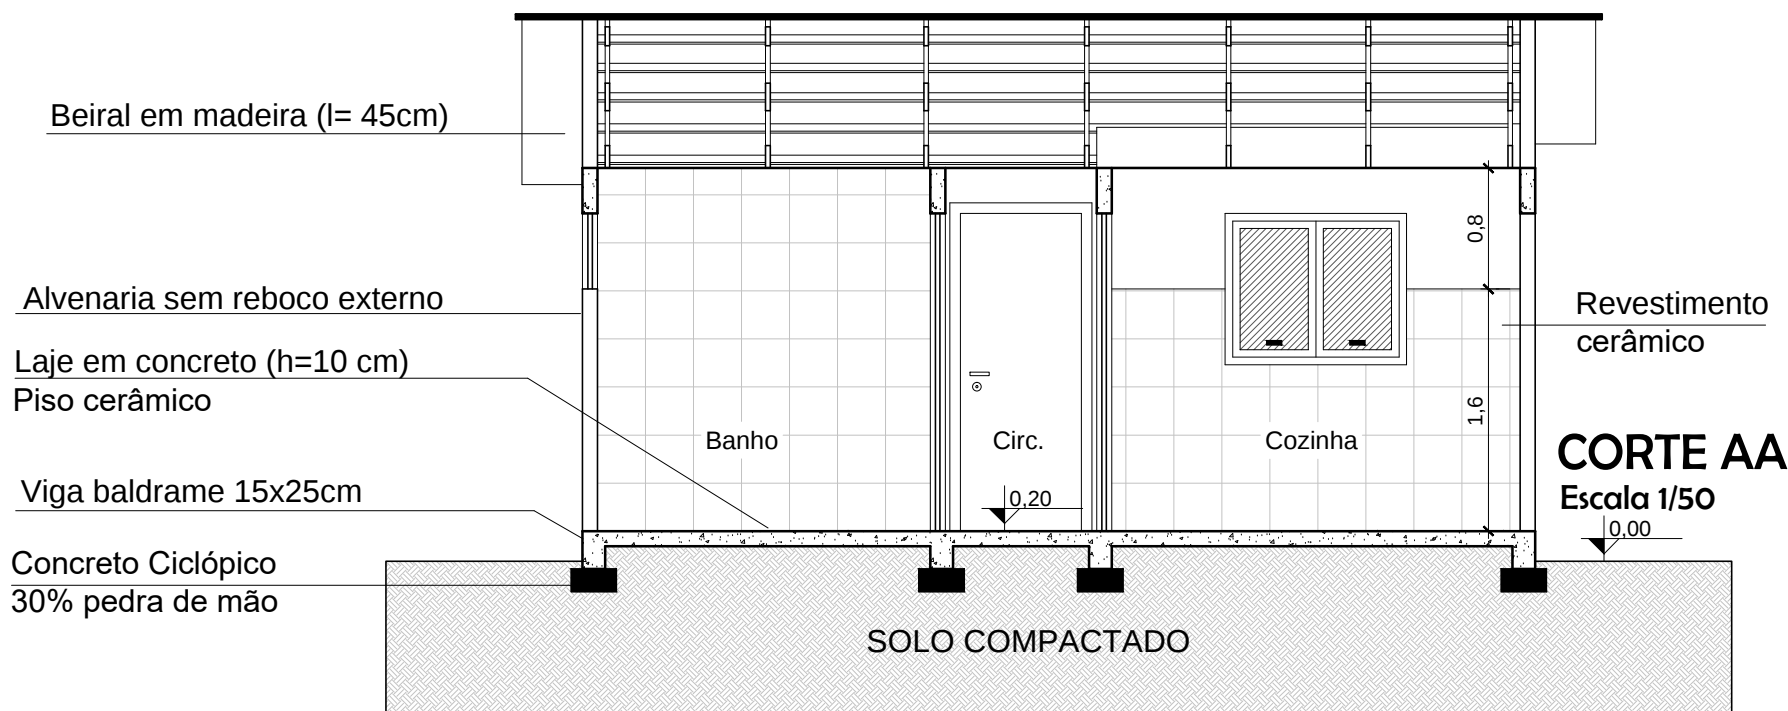


CORTE AA
Escala 1/50

Vigas Baldrame (Infraestrutura)

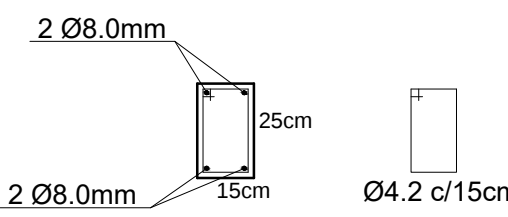

Cintas de Amarração (Supraestrutura)

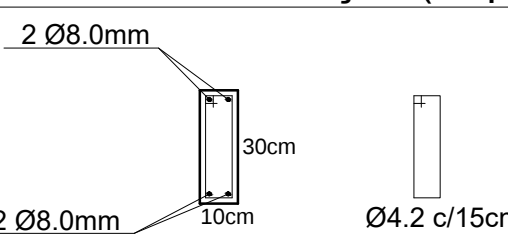

DETALHAMENTO DAS ARMADURAS
Escala 1/20

		PREFEITURA MUNICIPAL DE JARI	
		Rua Barão do Triunfo, nº 193, Jari/RS	
		CEP 98.175-000	
		CNPJ 01.609.402/0001-50	
		FONE: (55) 3272 9030	
Assunto:			
PLANTA BAIXA/PLANTA BAIXA MOBILIADA, FACHADA FRONTAL, CORTE AA, CORTE BB, INSTALAÇÕES ELÉTRICAS, INSTALAÇÕES HIDROSSANITÁRIAS, COBERTURA e ESTRUTURAL			
Obra:		Data:	
EDIFICAÇÃO RESIDENCIAL UNIFAMILIAR		MAI/2022	
Secretaria Municipal de Assistência Social e Habitação		Escala:	
Proprietário(a):		Indicada	
Prefeitura Municipal de Jari		Teresa A. Moreira - CPF: 008.410.150/40	
Resp. Técnico:		Áreal:	
Johnatan Felipe da Cas - CREA/RS 193.772		40,04m²	
Localização:		Prancha:	
Rincão de Santo Antônio, interior do município de Jari/RS		01	