


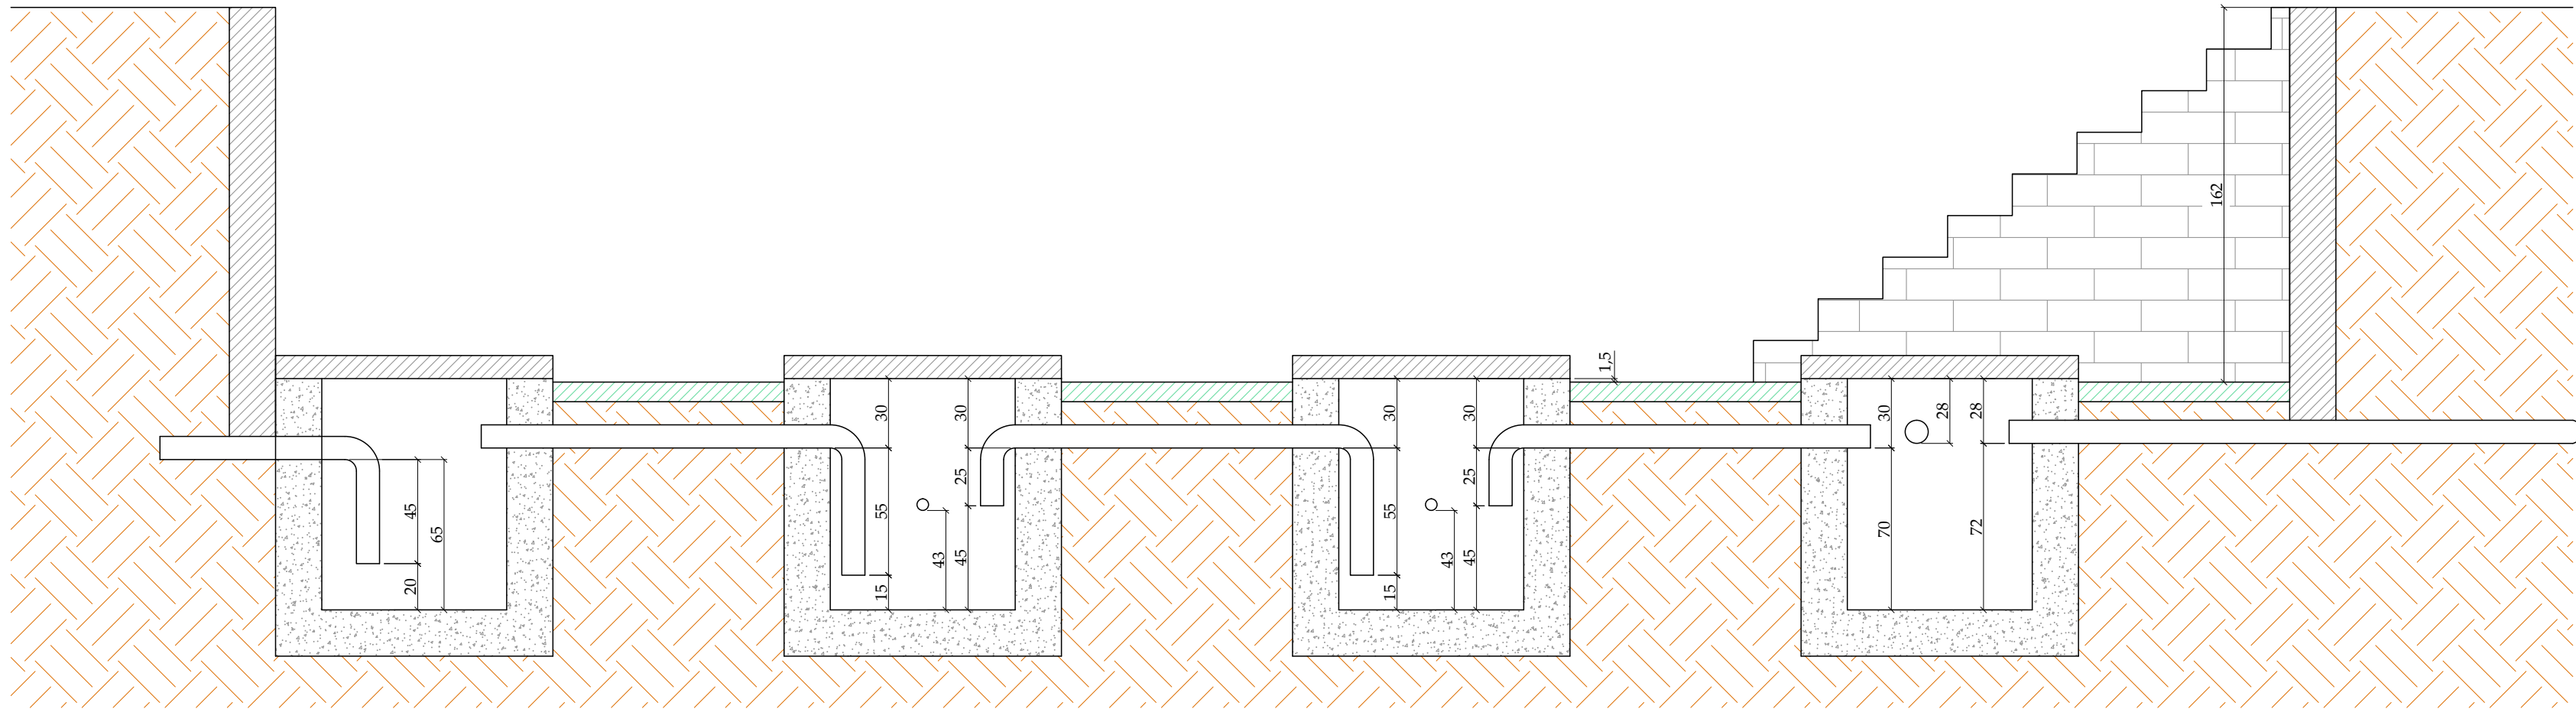


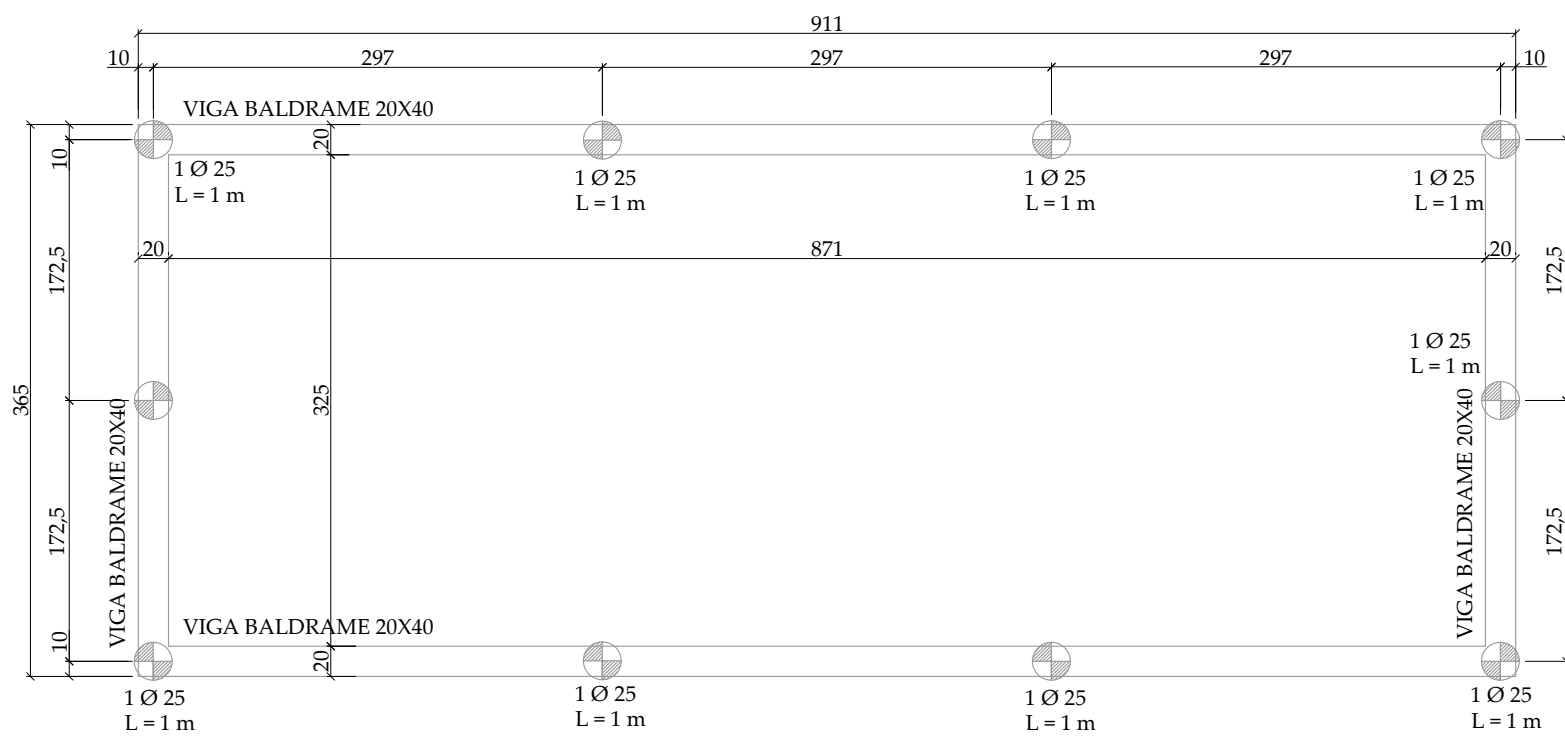


CORTE AA - SISTEMA DE SEPARAÇÃO DE ÓLEO
ESCALA: 1/25

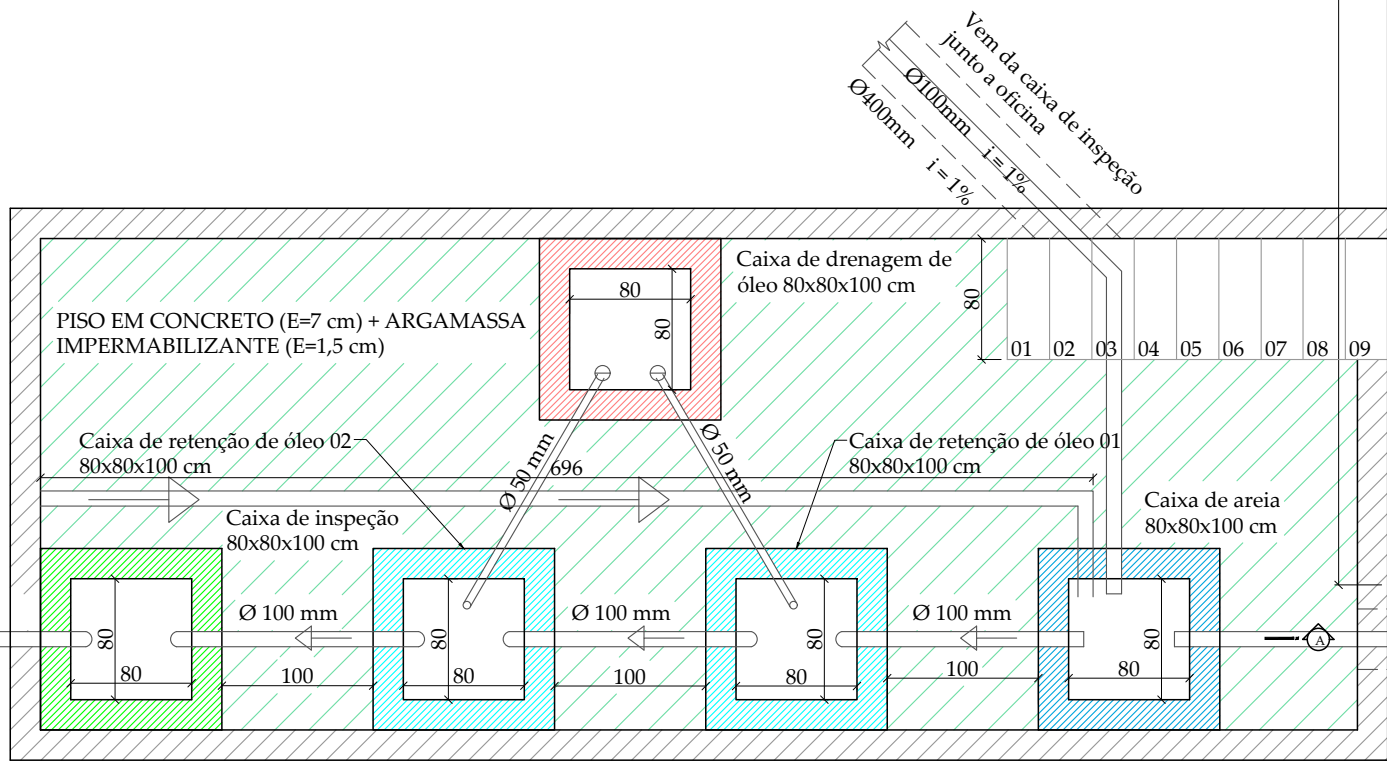


PLANTA DE FUNDAÇÕES - SISTEMA DE SEPARAÇÃO DE ÓLEO
ESCALA: 1/50

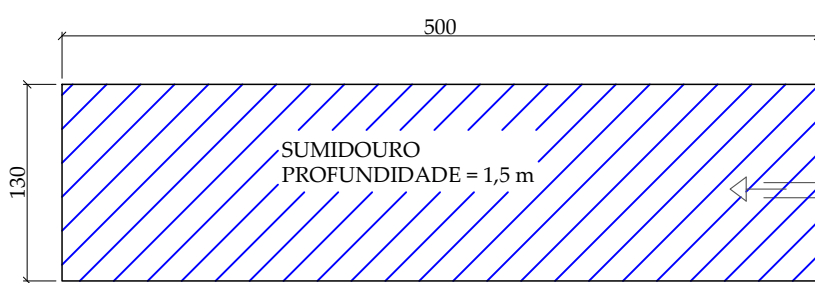

PLANTA BAIXA - SISTEMA DE SEPARAÇÃO DE ÓLEO
ESCALA: 1/50

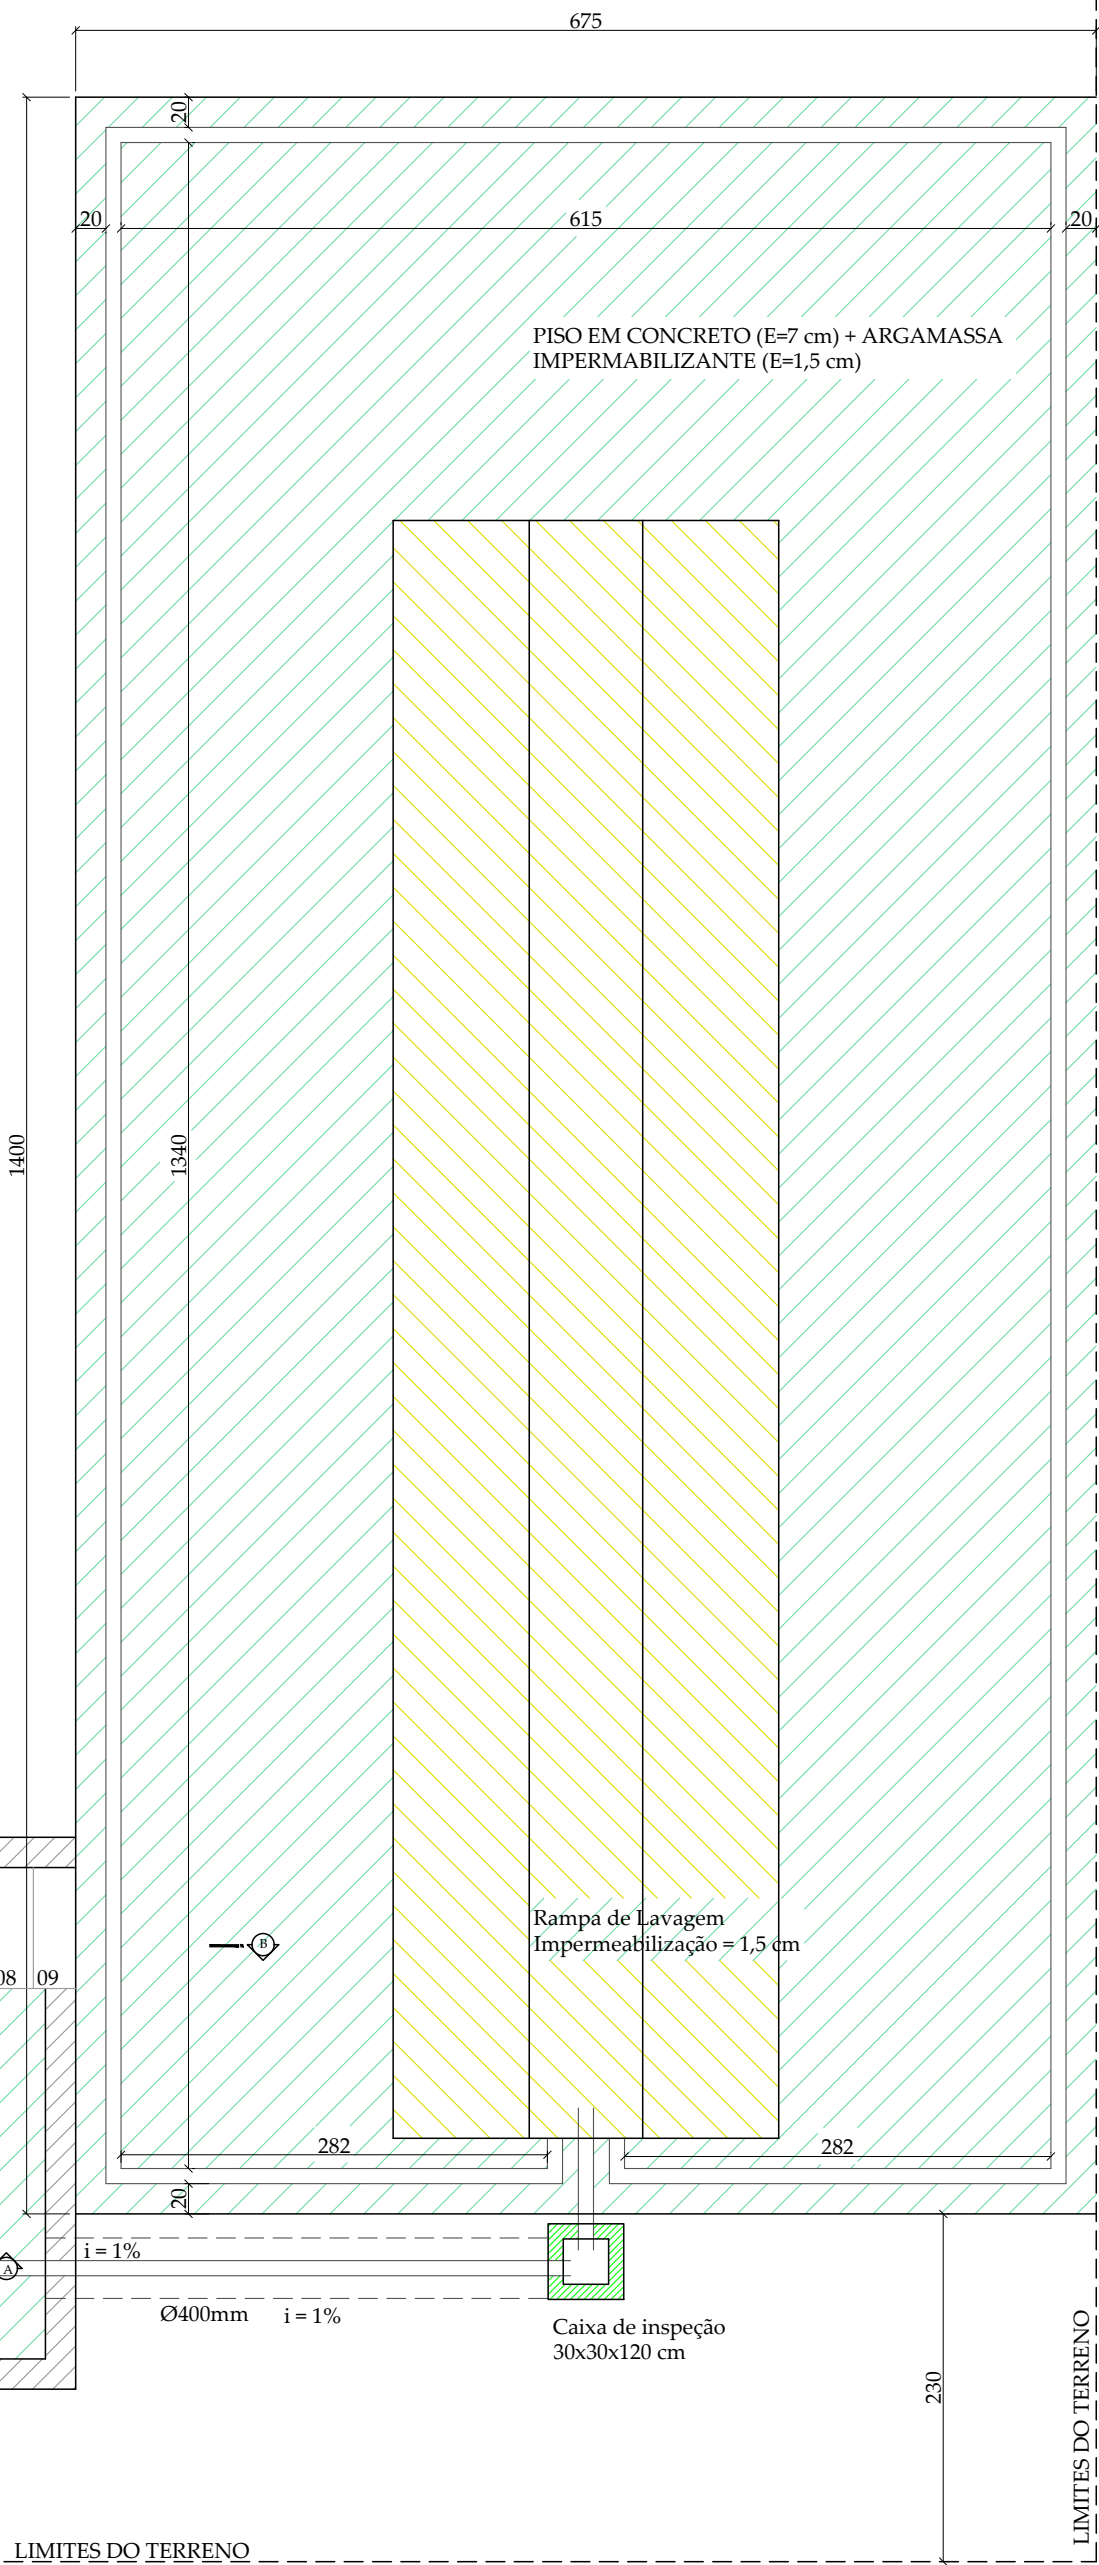

- LEGENDA:
- CAIXA DE AREIA;
 - CAIXA DE DRENAGEM DE ÓLEO;
 - CAIXA DE INSPEÇÃO;
 - CAIXA DE RETENÇÃO ÓLEO;
 - CALHA/TUBULAÇÃO;
 - PISO EM CONCRETO (E=7 cm) + ARGAMASSA IMPERMEABILIZANTE (E=1,5 cm);
 - ARGAMASSA IMPERMEABILIZANTE (E=1,5 cm);
 - SUMIDOURO.
 - MURO.

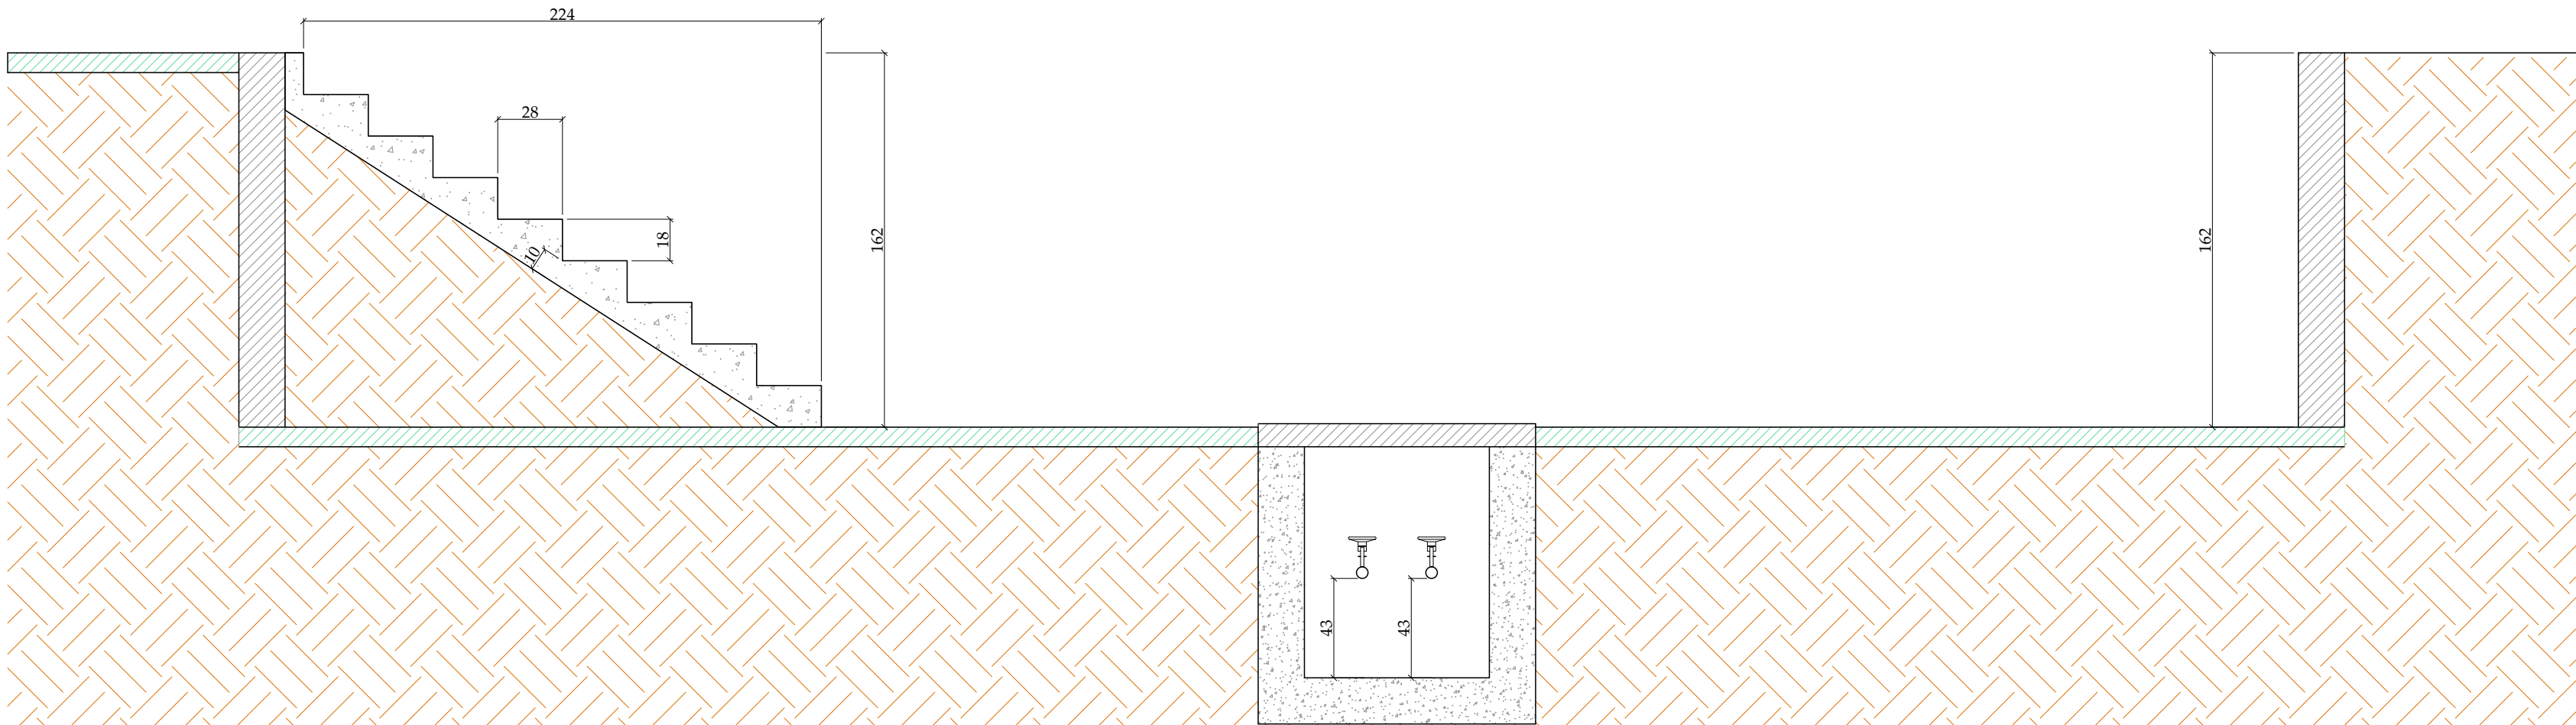

CORTE BB - SISTEMA DE SEPARAÇÃO DE ÓLEO
ESCALA: 1/25



PREFEITURA MUNICIPAL DE JARI

Rua Barão do Triunfo, nº 193, Jari/RS
CEP 98.175-000
CNPJ 01.609.402/0001-50
FONE: (55) 3272 9030

Assunto: PLANTA BAIXA - SISTEMA DE SEPARAÇÃO DE ÓLEO
CORTES AA e BB; PLANTA DE FUNDAÇÕES

Obra: 13/2024 – Adequação Oficina Parque de Máquinas

Data:
18/09/2025

Proprietário(a):
Prefeitura Municipal de Jari

Escala:
INDICADA

Resp. Técnico:
Anderson Kopioleski - CREA/RS 261.756

Área :

Localização:
Rua Tenente Coronel Gomes, Bairro Centro, S/N, Jari/RS.

Prancha:
02/02