
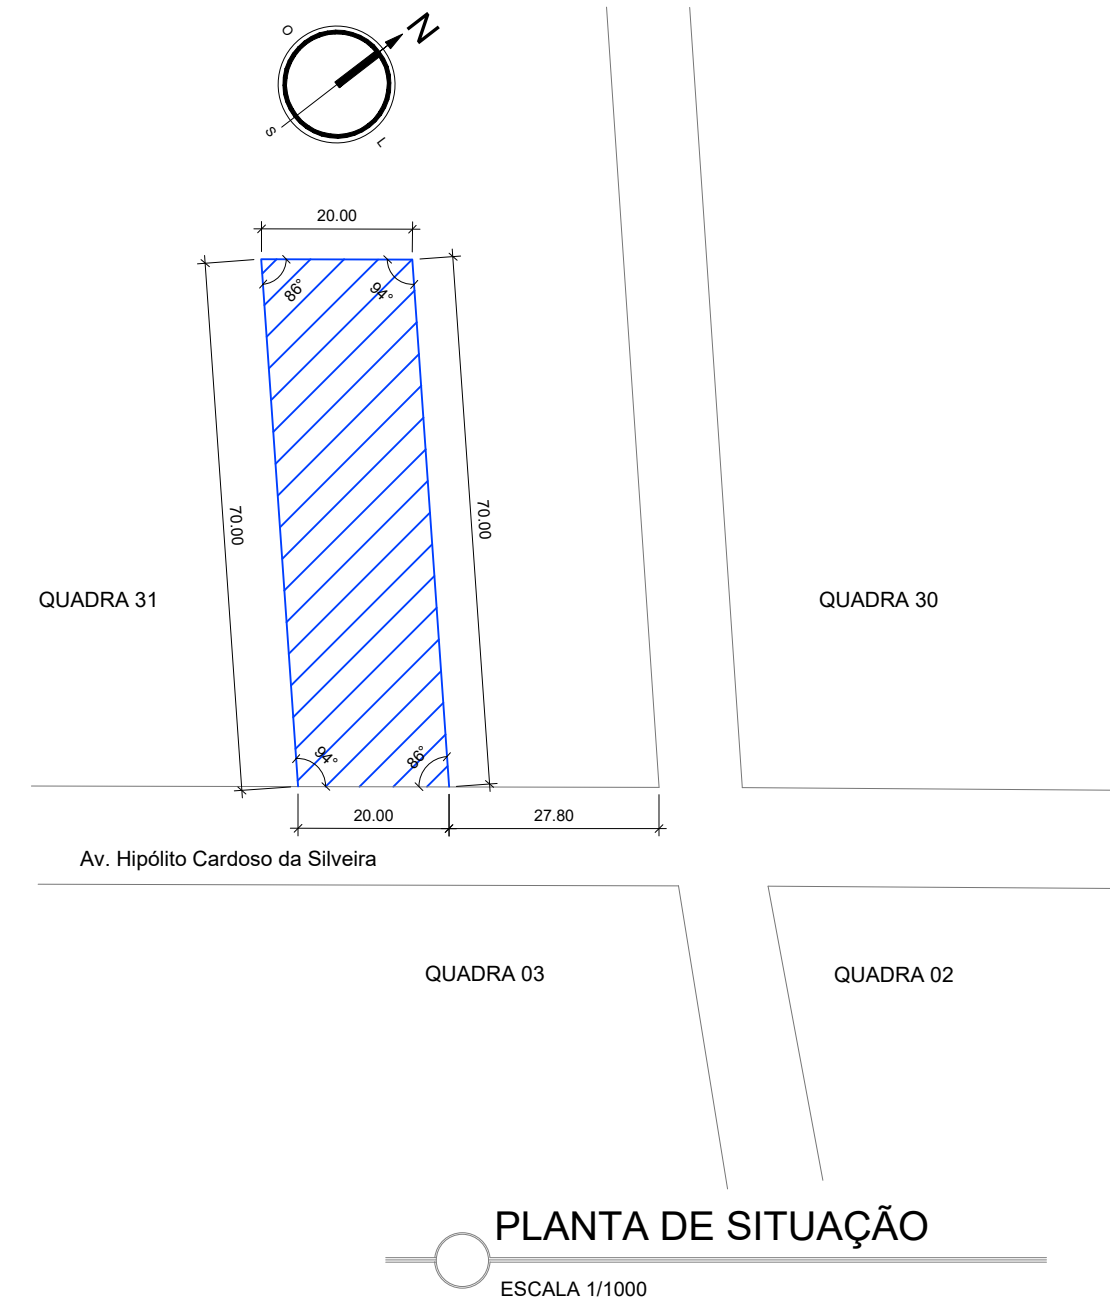
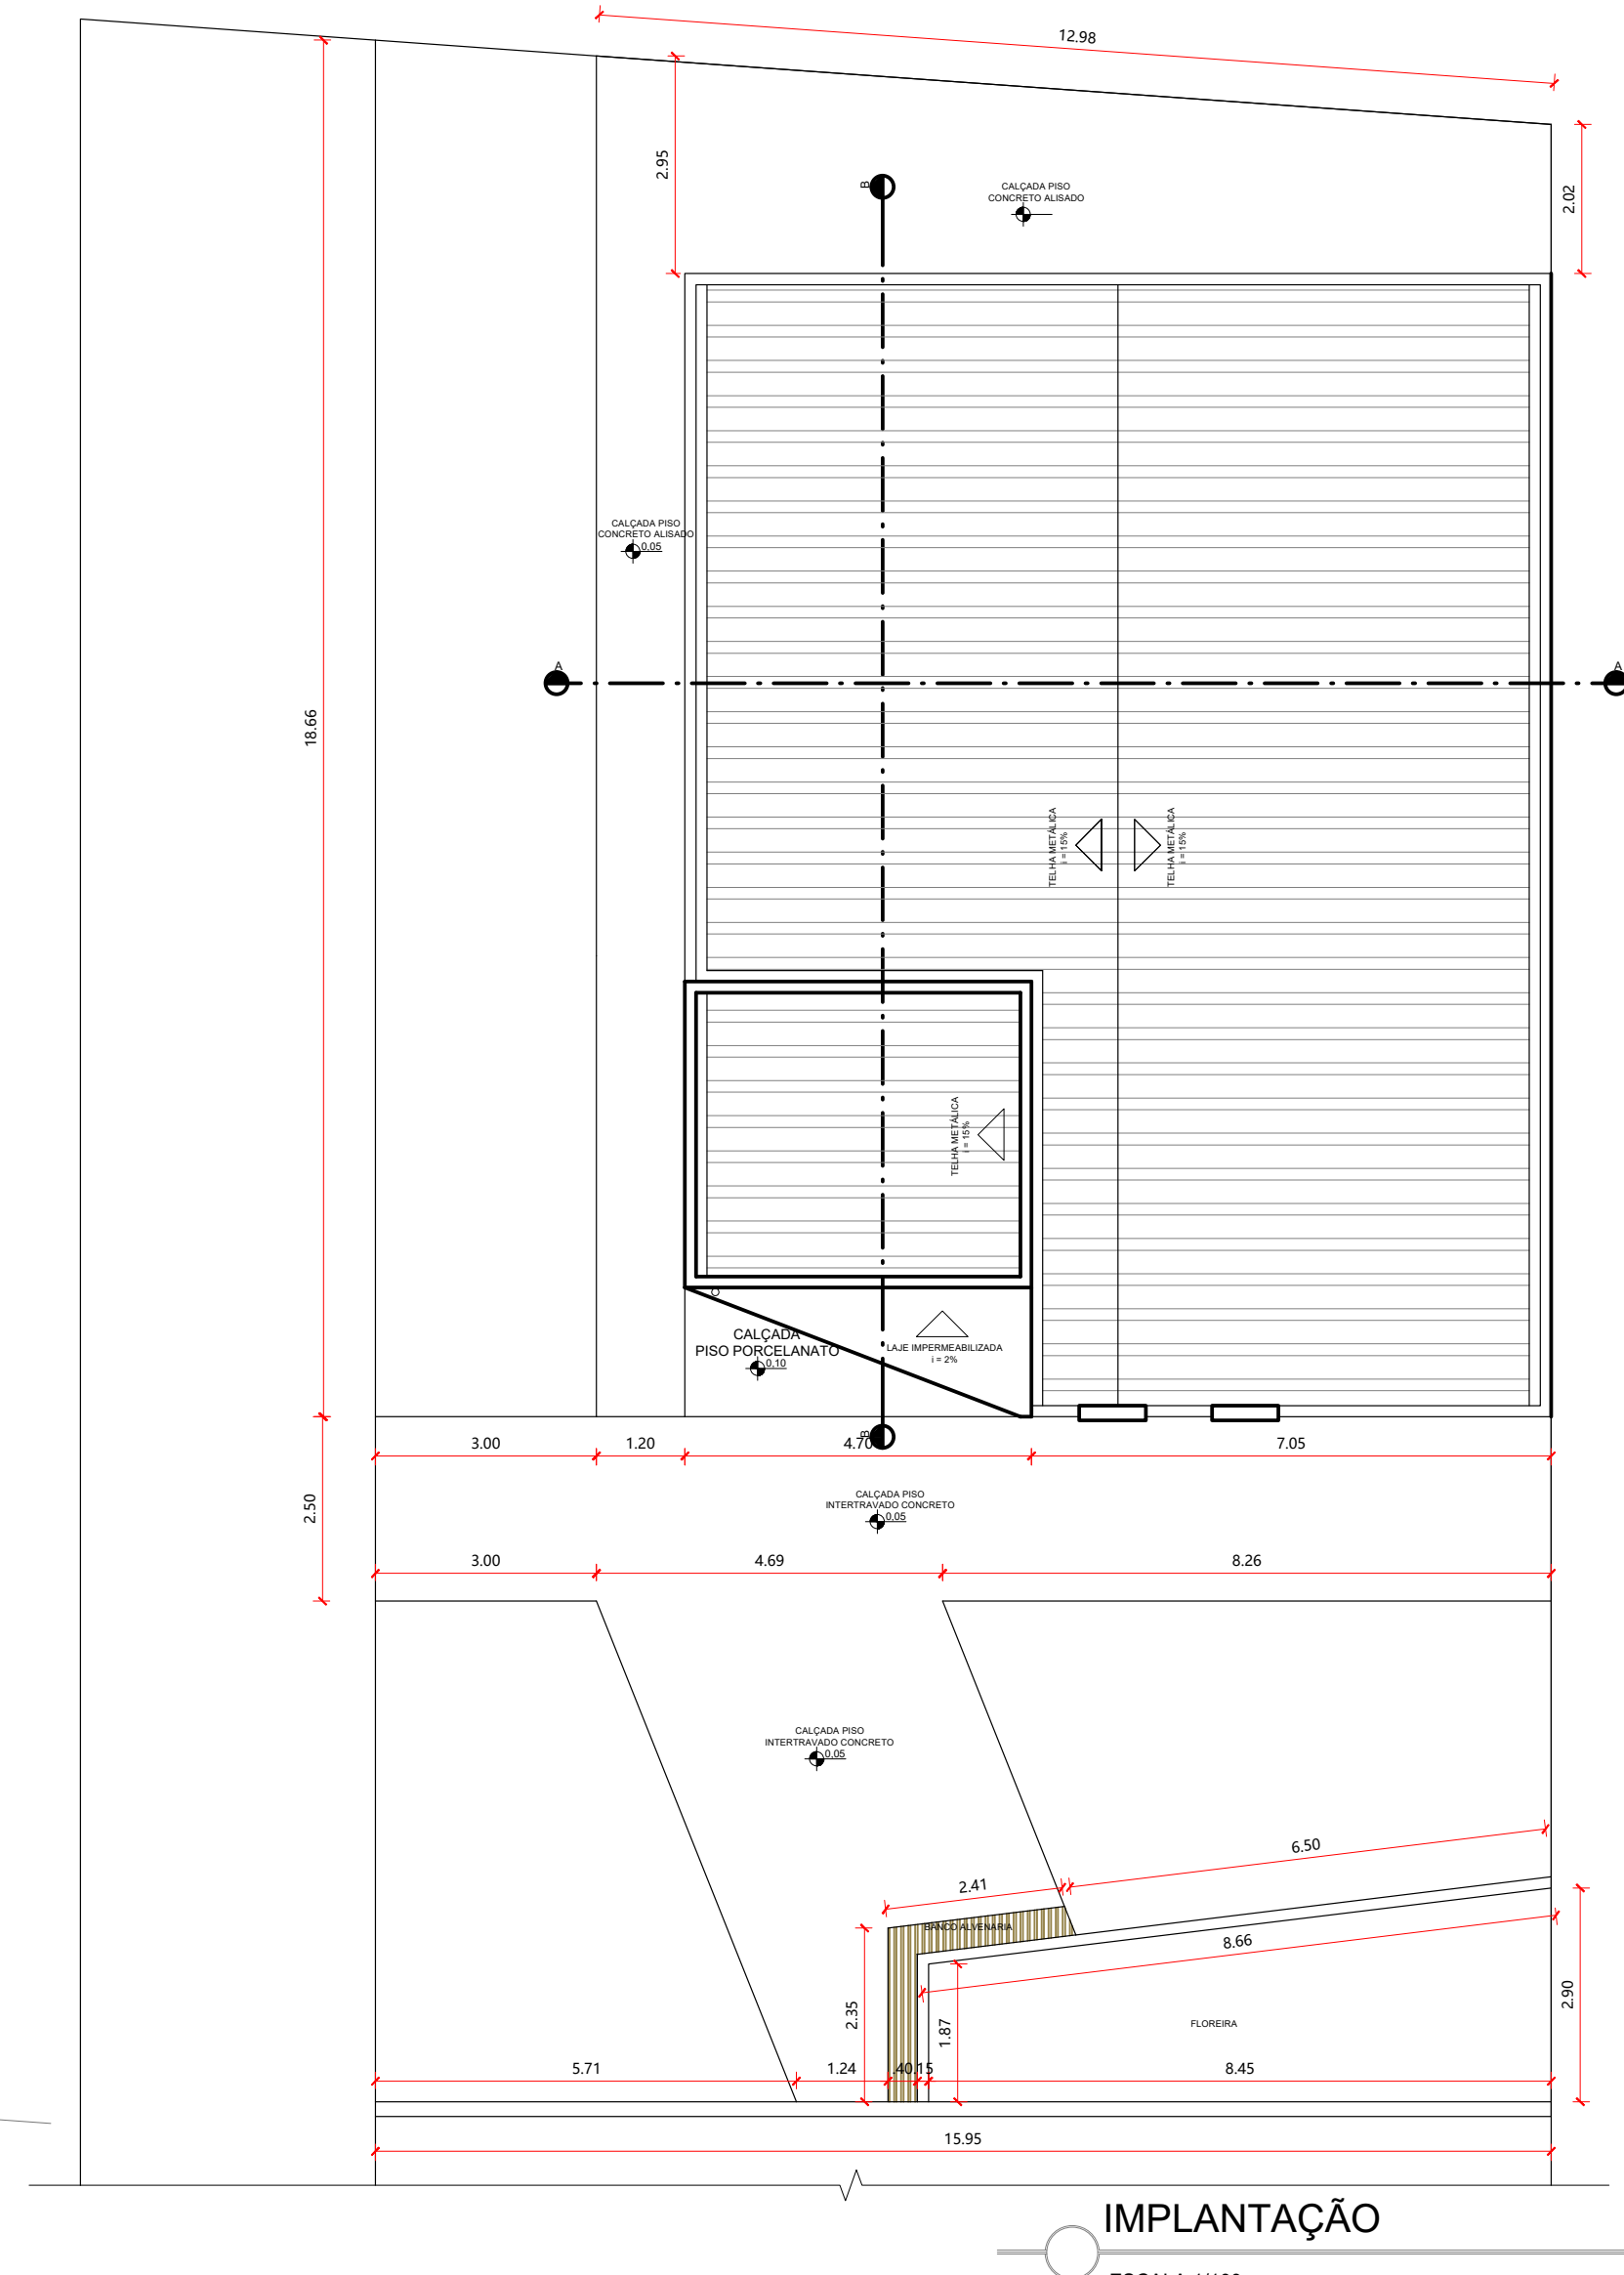
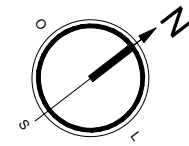
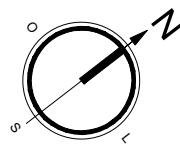


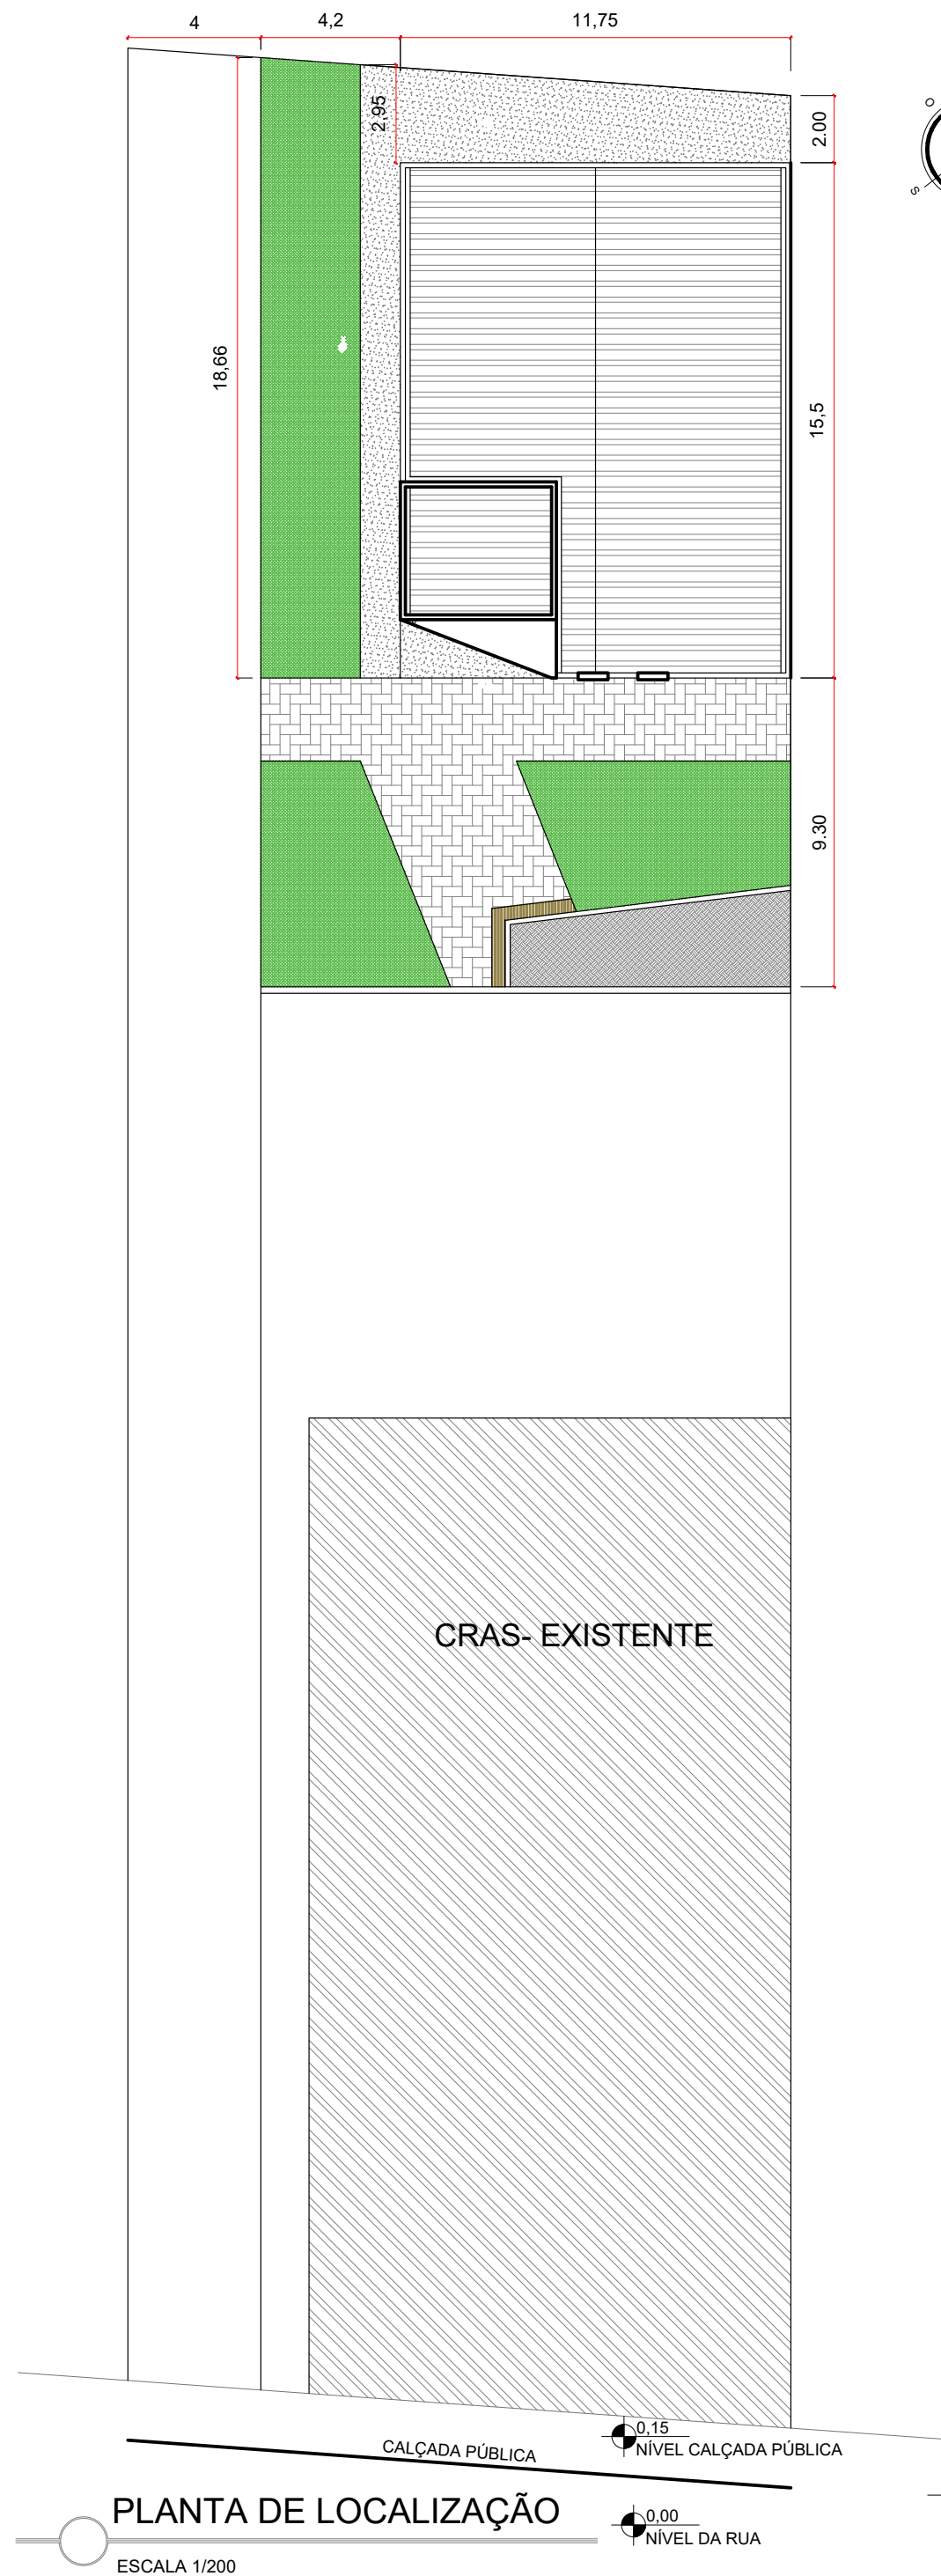

ESTADO DO RIO GRANDE DO SUL

MUNICÍPIO DE JARI

Secretaria Municipal de Administração e Planejamento

CNPJ: 01.609.402/0001-50

Nome do Projeto:

PROJETO EXECUTIVO CENTRO DE REFERÊNCIA

Local:

RUA HIPOLITO CARDOSO DA SILVEIRA

Título:

SITUAÇÃO, LOCALIZAÇÃO, IMPLANTAÇÃO

Responsável Técnico:

Alessandra Blum e Anderson Kopioleski

Desenho:

Alessandra Blum

Data:

Abril/2026

Escala:

INDICADA

Município de Jari:

Responsáveis Técnicos:

Prancha nº.:

Osnei dos Santos Azeredo

Prefeito Municipal

Alessandra Andressa Blum

Arquiteta e Urbanista

CAU A184470-9

Anderson Kopioleski

Engenheiro Civil

CREA 261756

01/08


gov.br

Documento assinado digitalmente

ANDERSON KOPIOLESKI


Data: 16/04/2026 14:25:20-0300

Verifique em <https://validar.iti.gov.br>

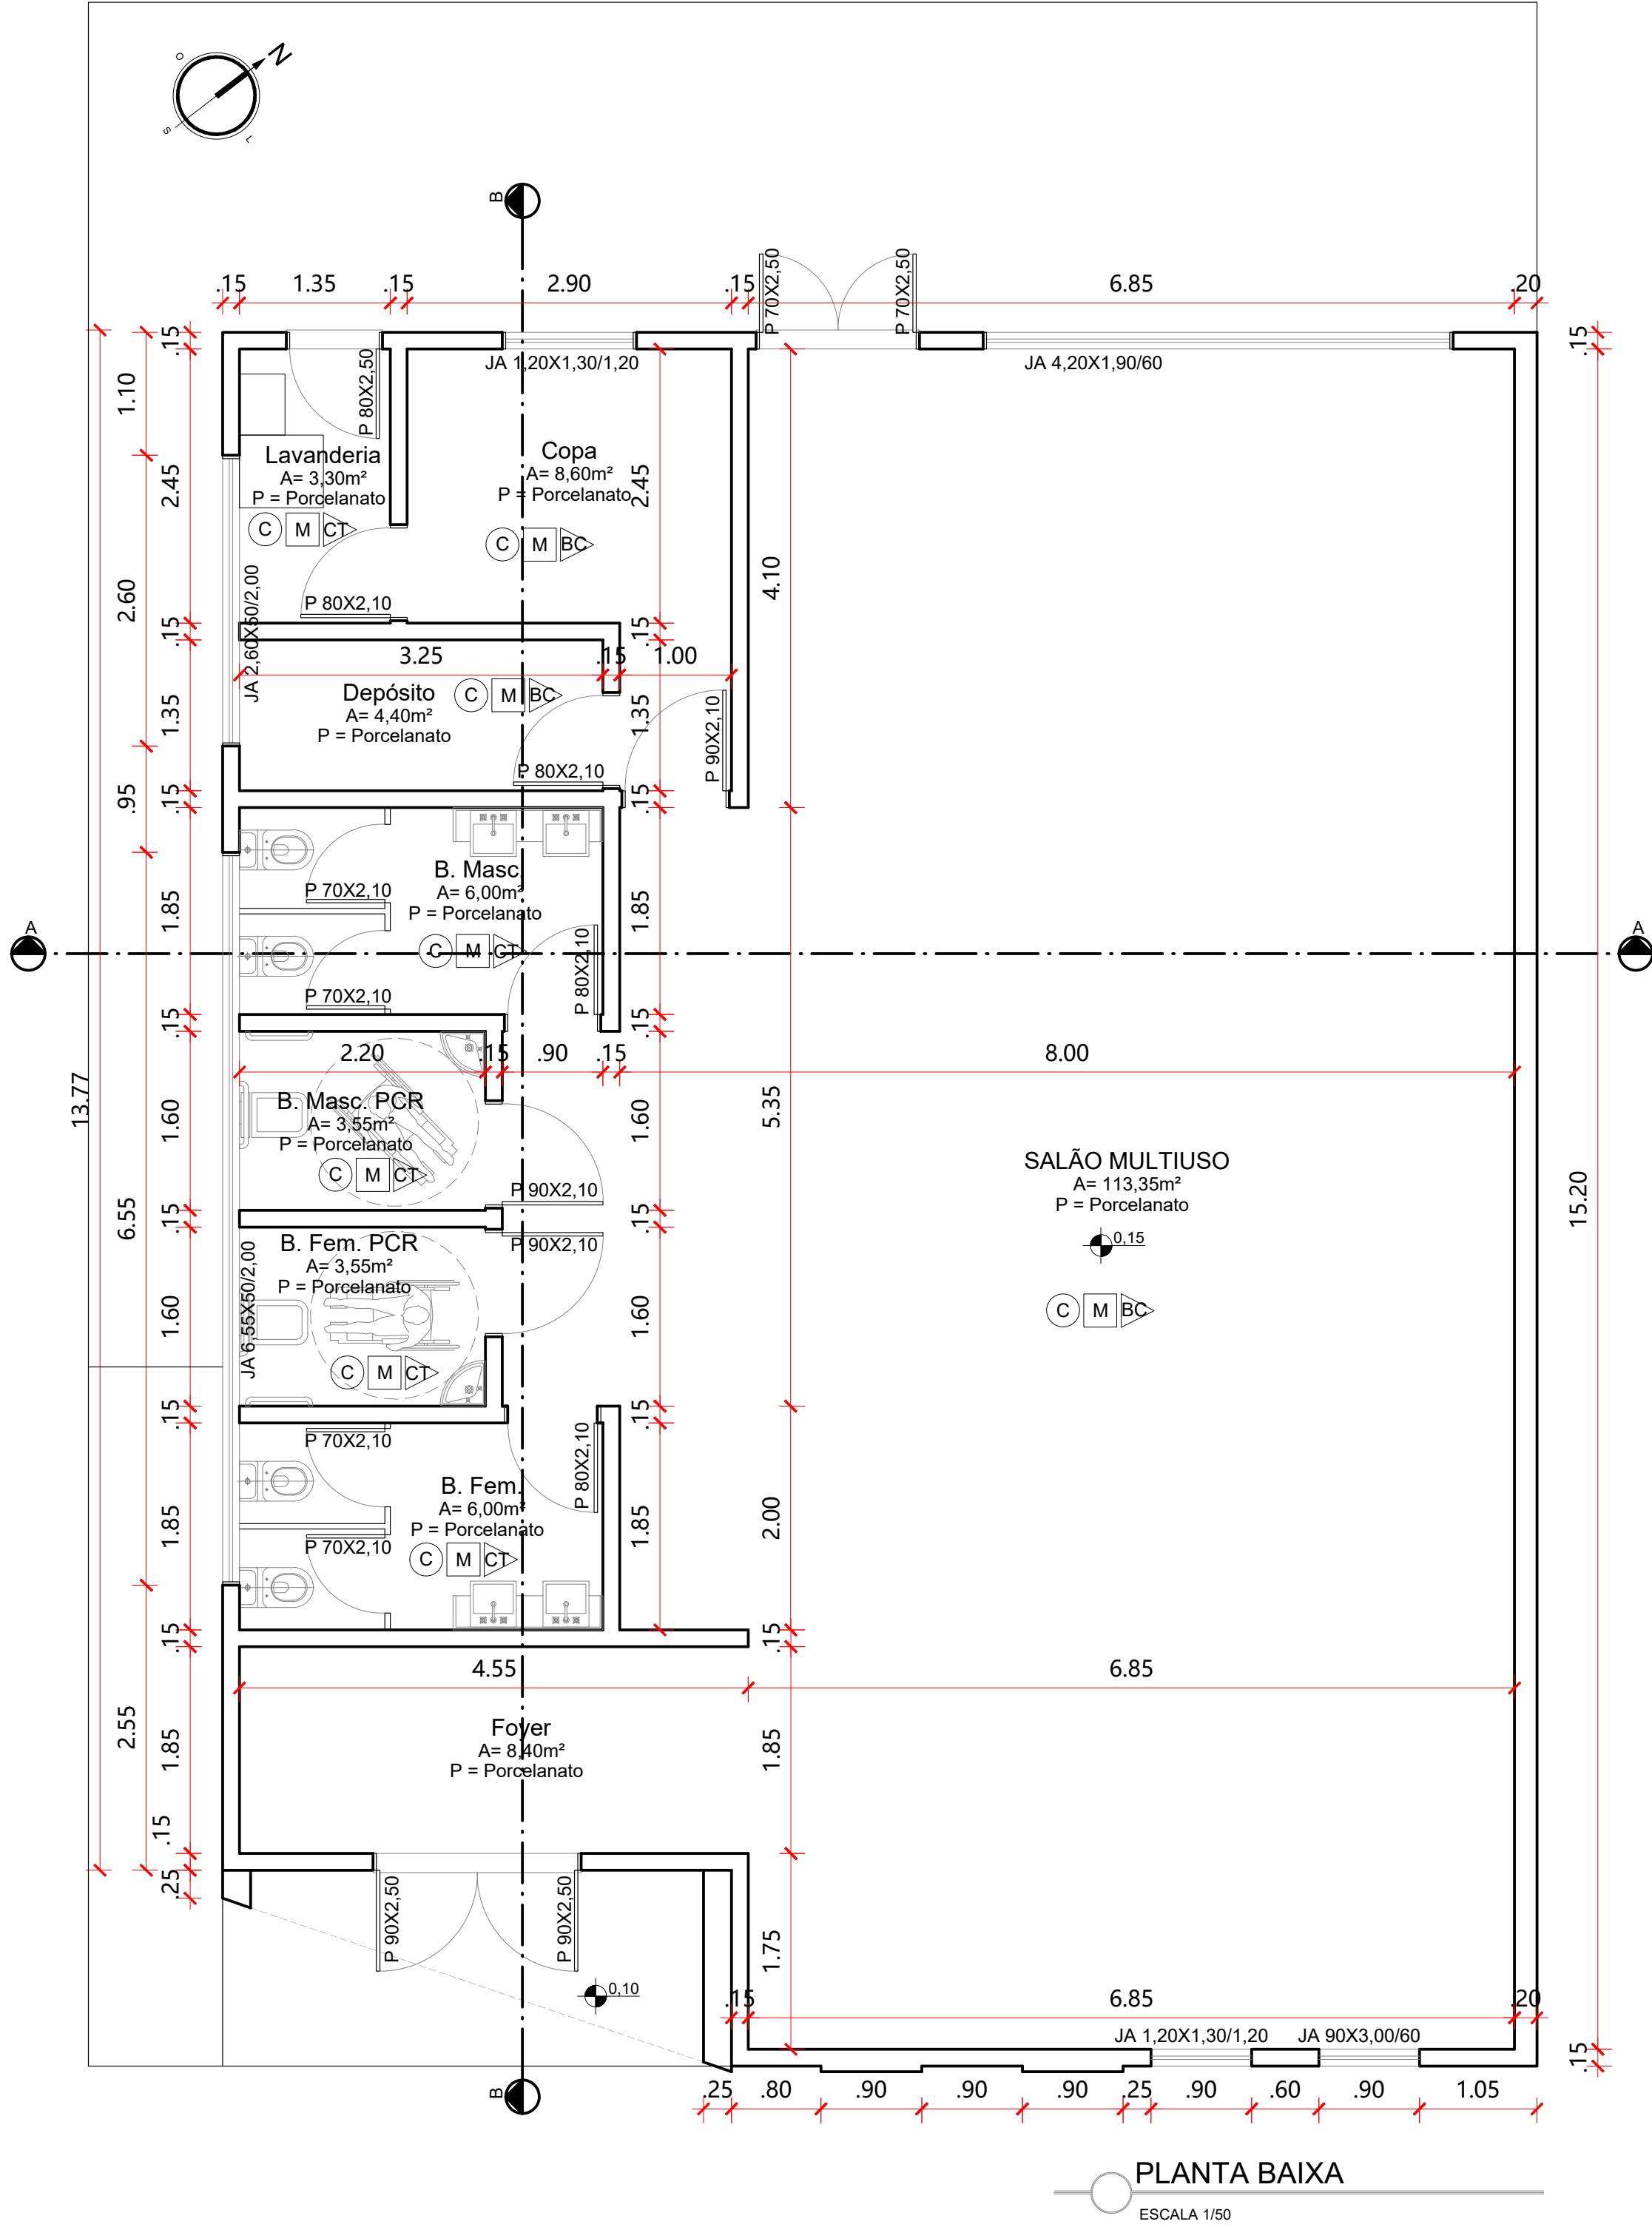

PLANTA BAIXA

ESCALA 1/50

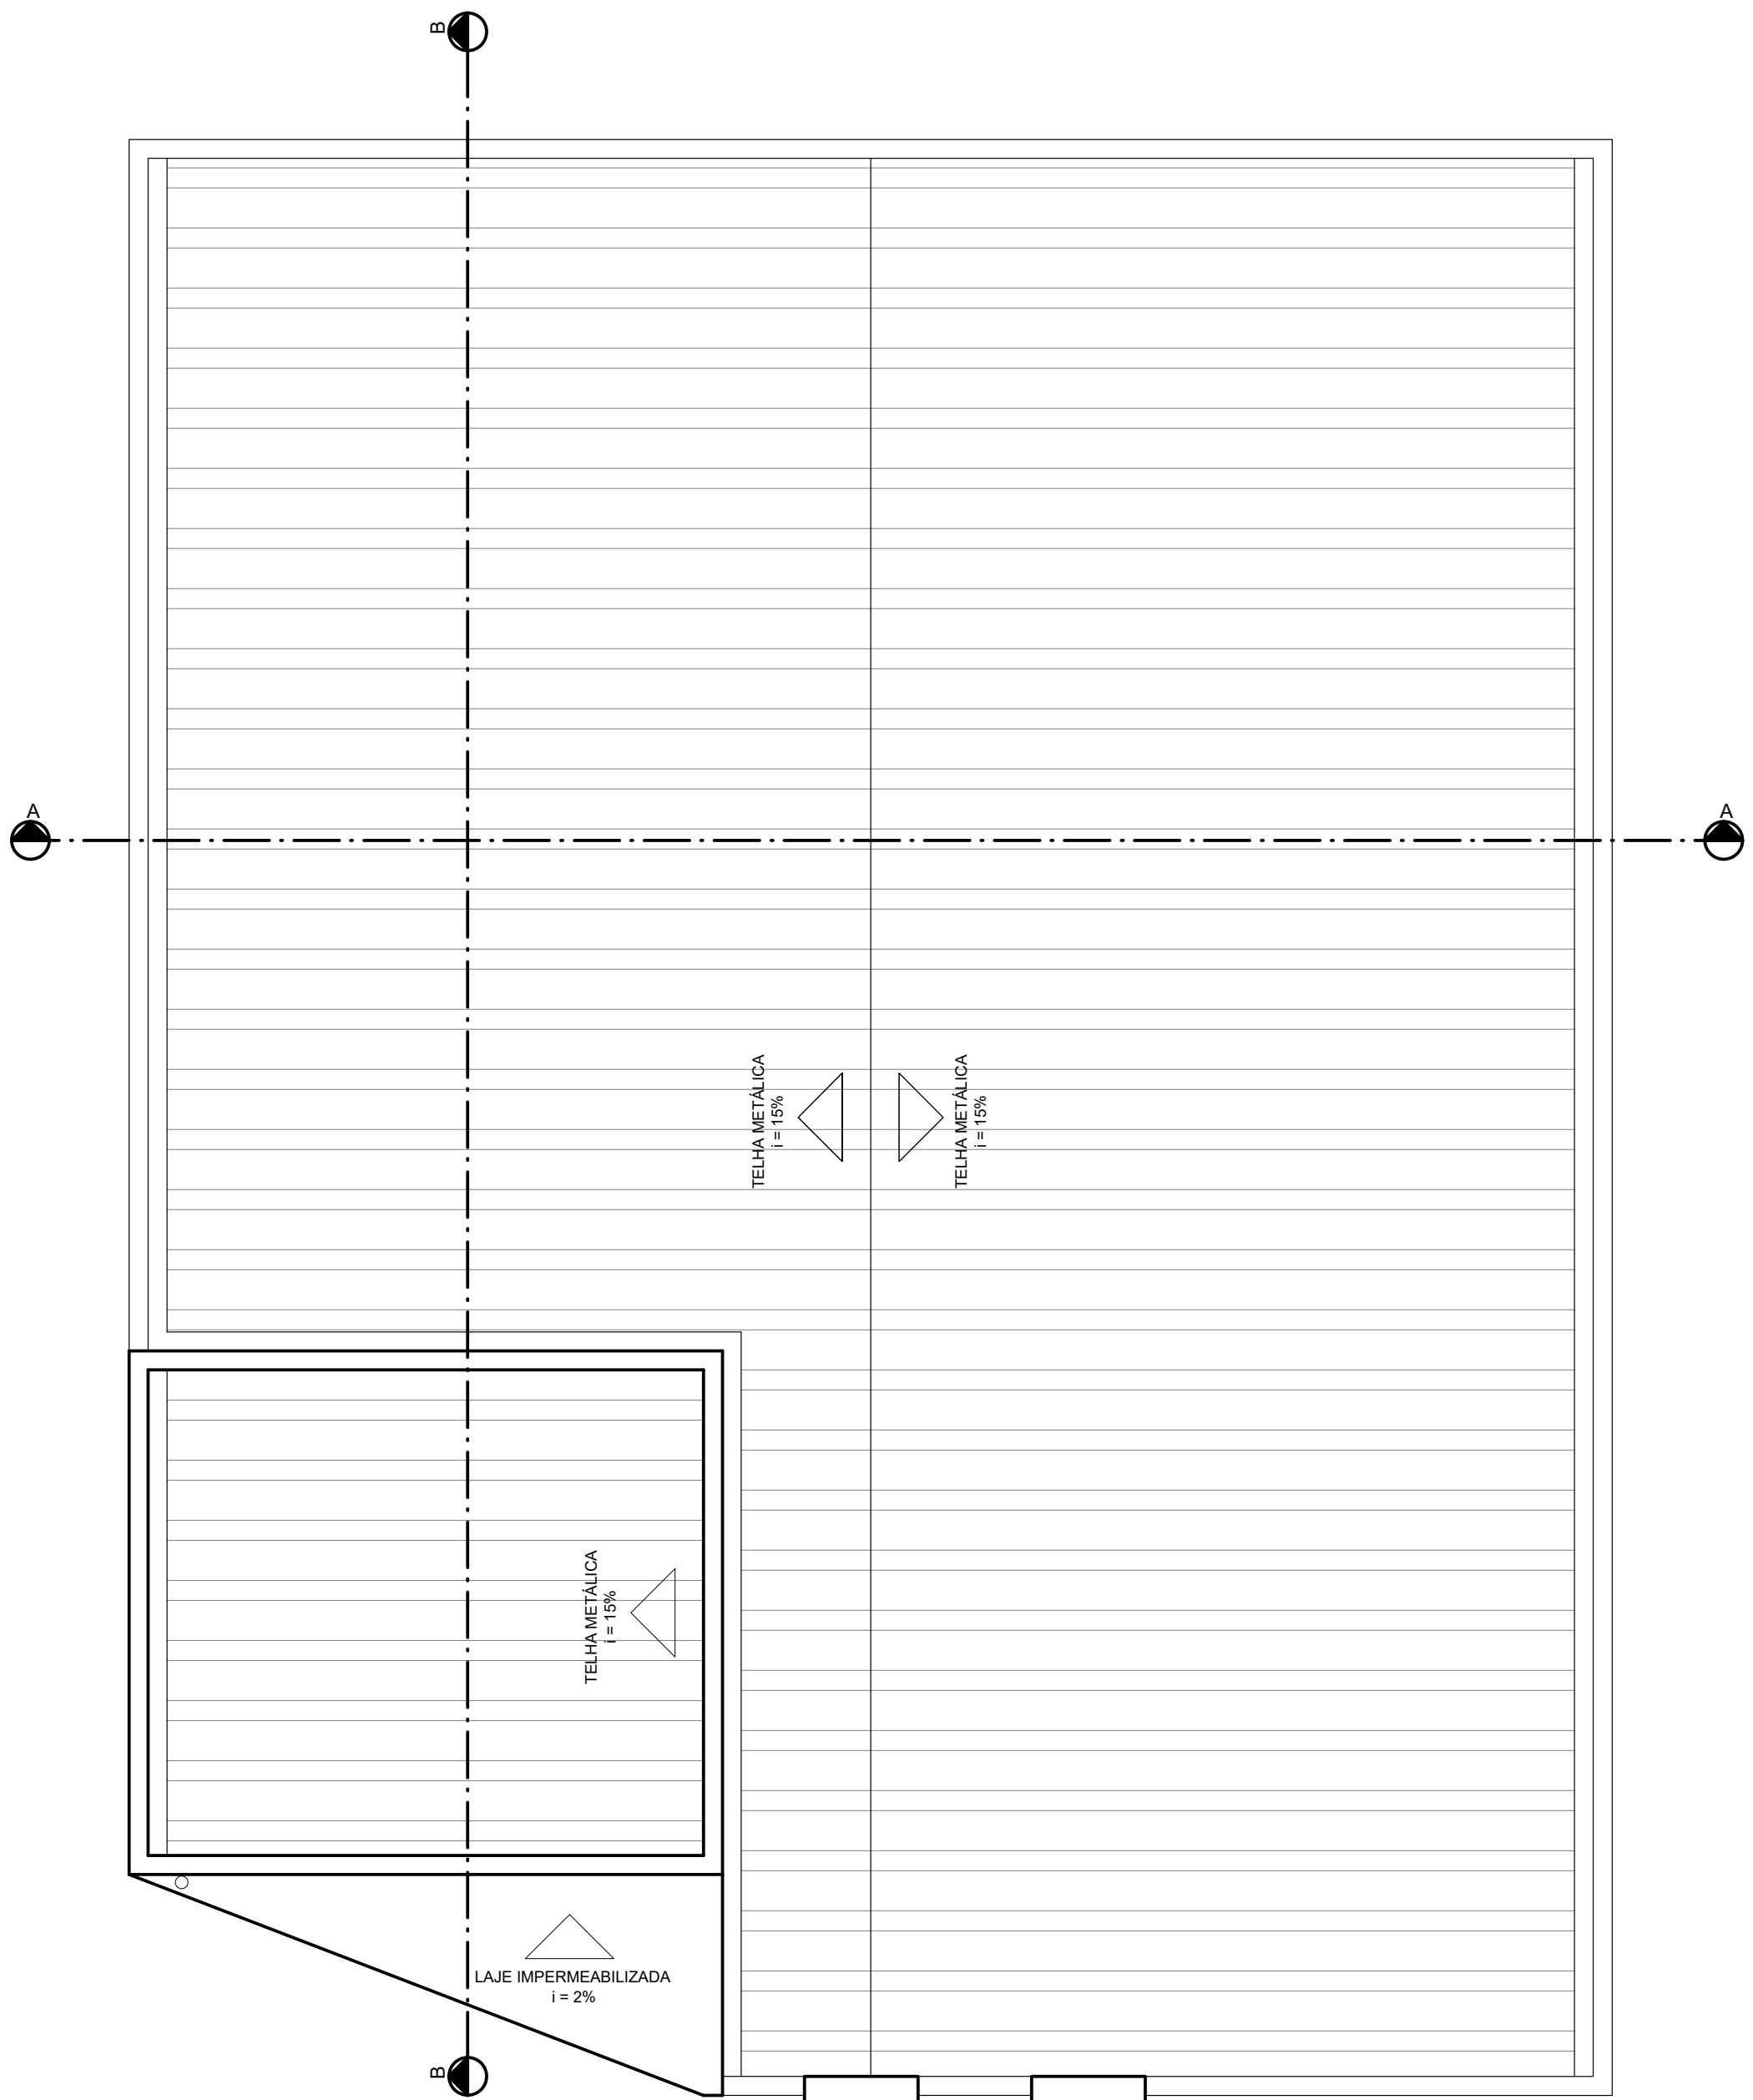

PLANTA COBERTURA

ESCALA 1/50

LEGENDA ACABAMENTOS

PISO:	
L	- PISO CONCRETO LAMINADO, 7CM
C	- PISO CERÂMICO, PORCELANATO RETIFICADO ACETINADO LISO, COR CIMENTO QUEIMADO, 90X90
FORRO	
S	- SEM FORRO
M	- FORRO DE FIBRA MINERAL
L	- LAJE, ACABAMENTO EM GESSO CORRIDO E PINTURA LÁTEX PVA COR BRANCO NEVE
PAREDE	
BC	- PINTURA: SELADOR E PINTURA LÁTEX PVA COR PAPEL PICADO
CT	- REVESTIMENTO : PORCELANATO RETIFICADO ACETINADO 30X60CM LISO, COR BRANCO OU OFF WHITE, ALTURA - ATÉ A TETO
BANCADA	
B1	- BANCADA EM GRANITO BRANCO SIENA, COM RODAMÃO, H=10CM E MOLDURA - H=10CM.

ESTADO DO RIO GRANDE DO SUL

MUNICÍPIO DE JARI

Secretaria Municipal de Administração e Planejamento
CNPJ: 01.609.402/0001-50

Nome do Projeto:
PROJETO EXECUTIVO CENTRO DE REFERÊNCIA

Local:
RUA HIPOLITO CARDOSO DA SILVEIRA

Título:
SITUAÇÃO, LOCALIZAÇÃO, IMPLANTAÇÃO

Responsável Técnico:
Alessandra Blum e Anderson Kopioleski

Desenho:
Alessandra Blum

Data:
Abril/2026

Escala:
INDICADA

Município de Jari:

Responsáveis Técnicos:

Prancha nº:







Documento assinado digitalmente
ANDERSON KOPIOLESKI
Data: 16/04/2026 14:25:21 -0300
Verifique em <https://validar.dig.br>

Osnei dos Santos Azeredo
Prefeito Municipal


Alessandra Andressa Blum
Arquiteta e Urbanista
CAU A184470-9

Anderson Kopioleski
Engenheiro Civil
CREA 261756

02/08

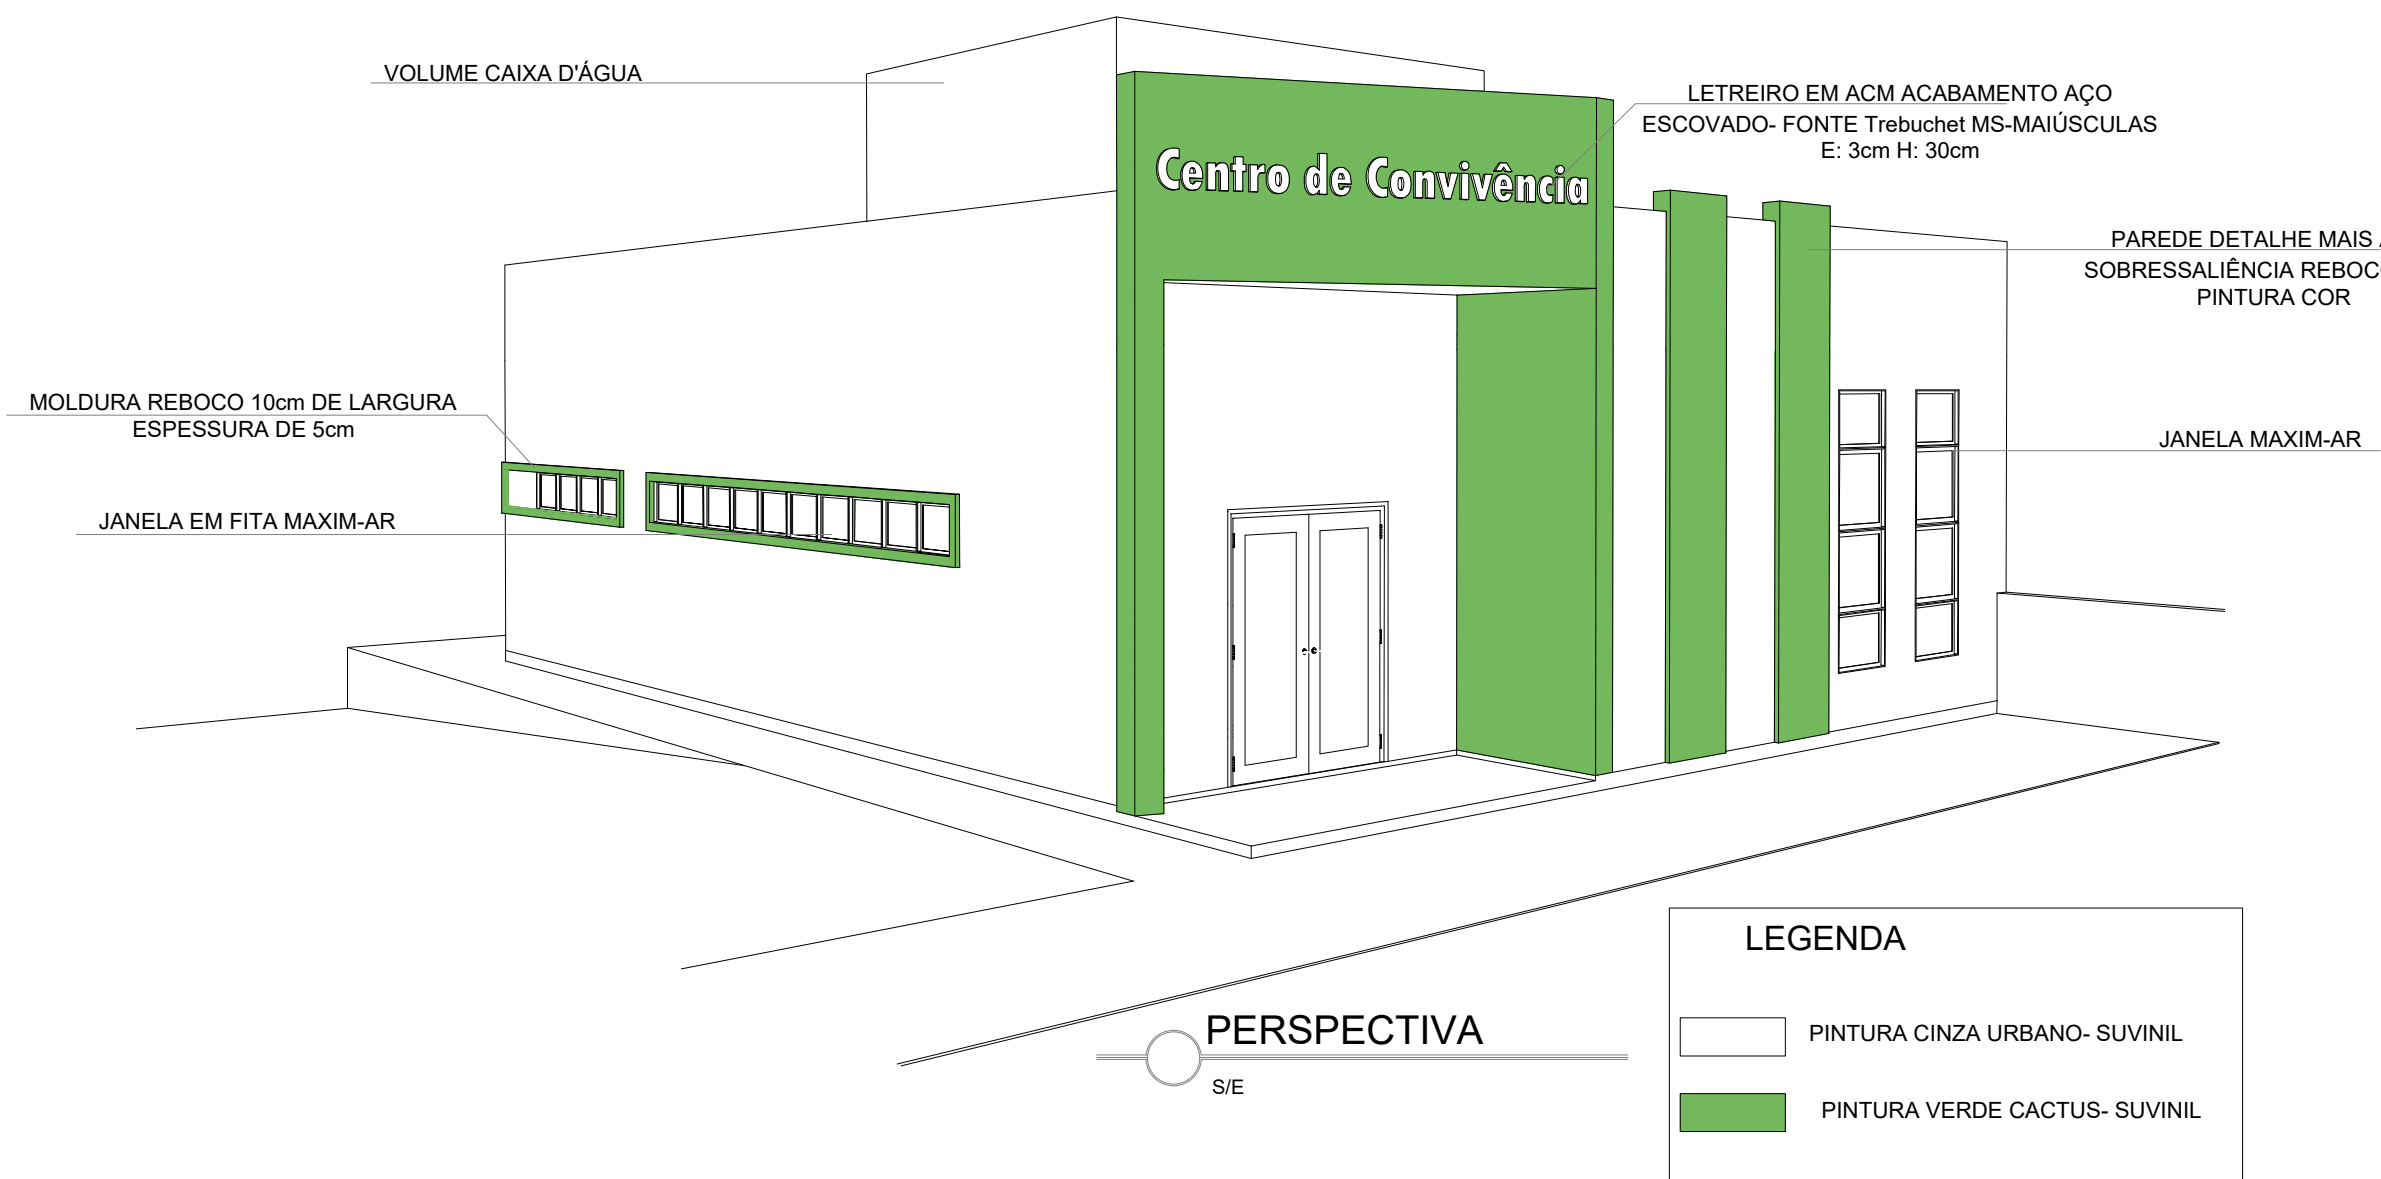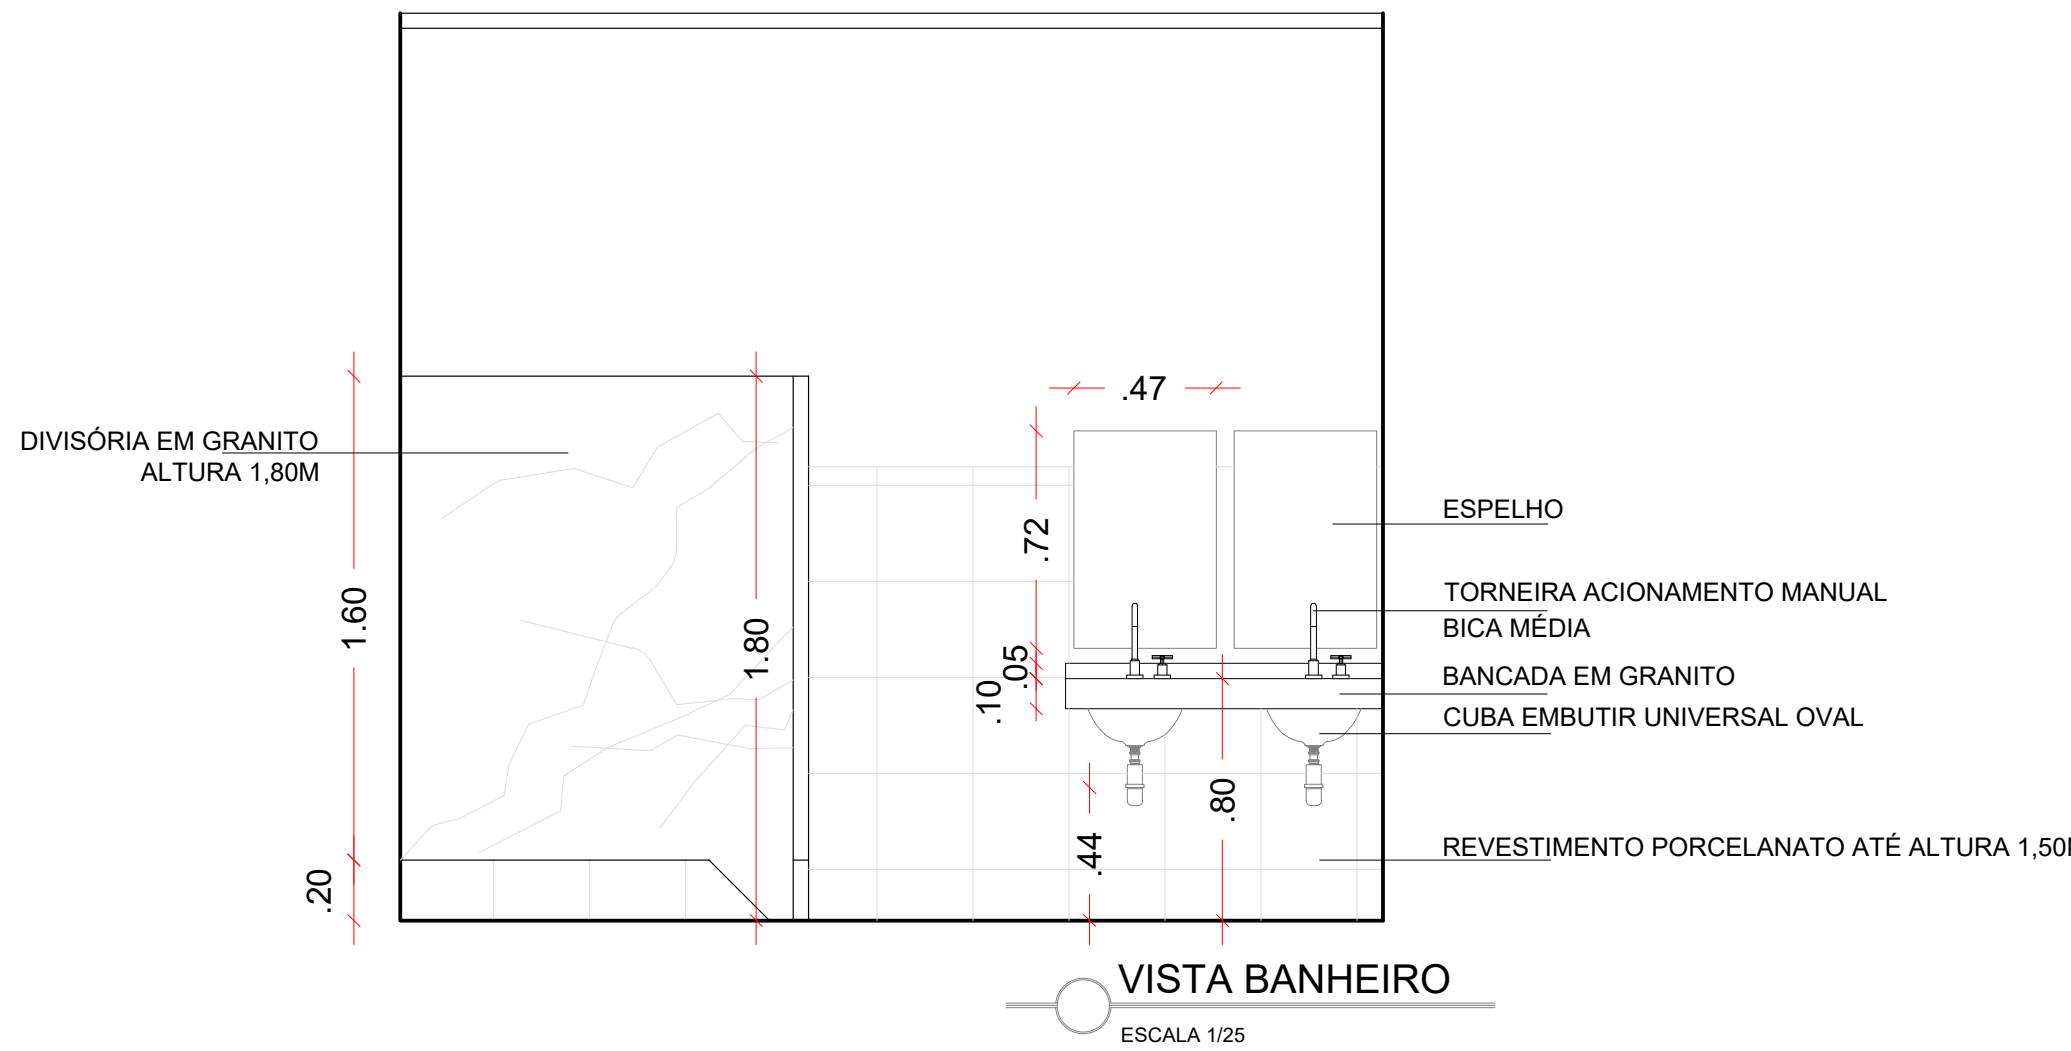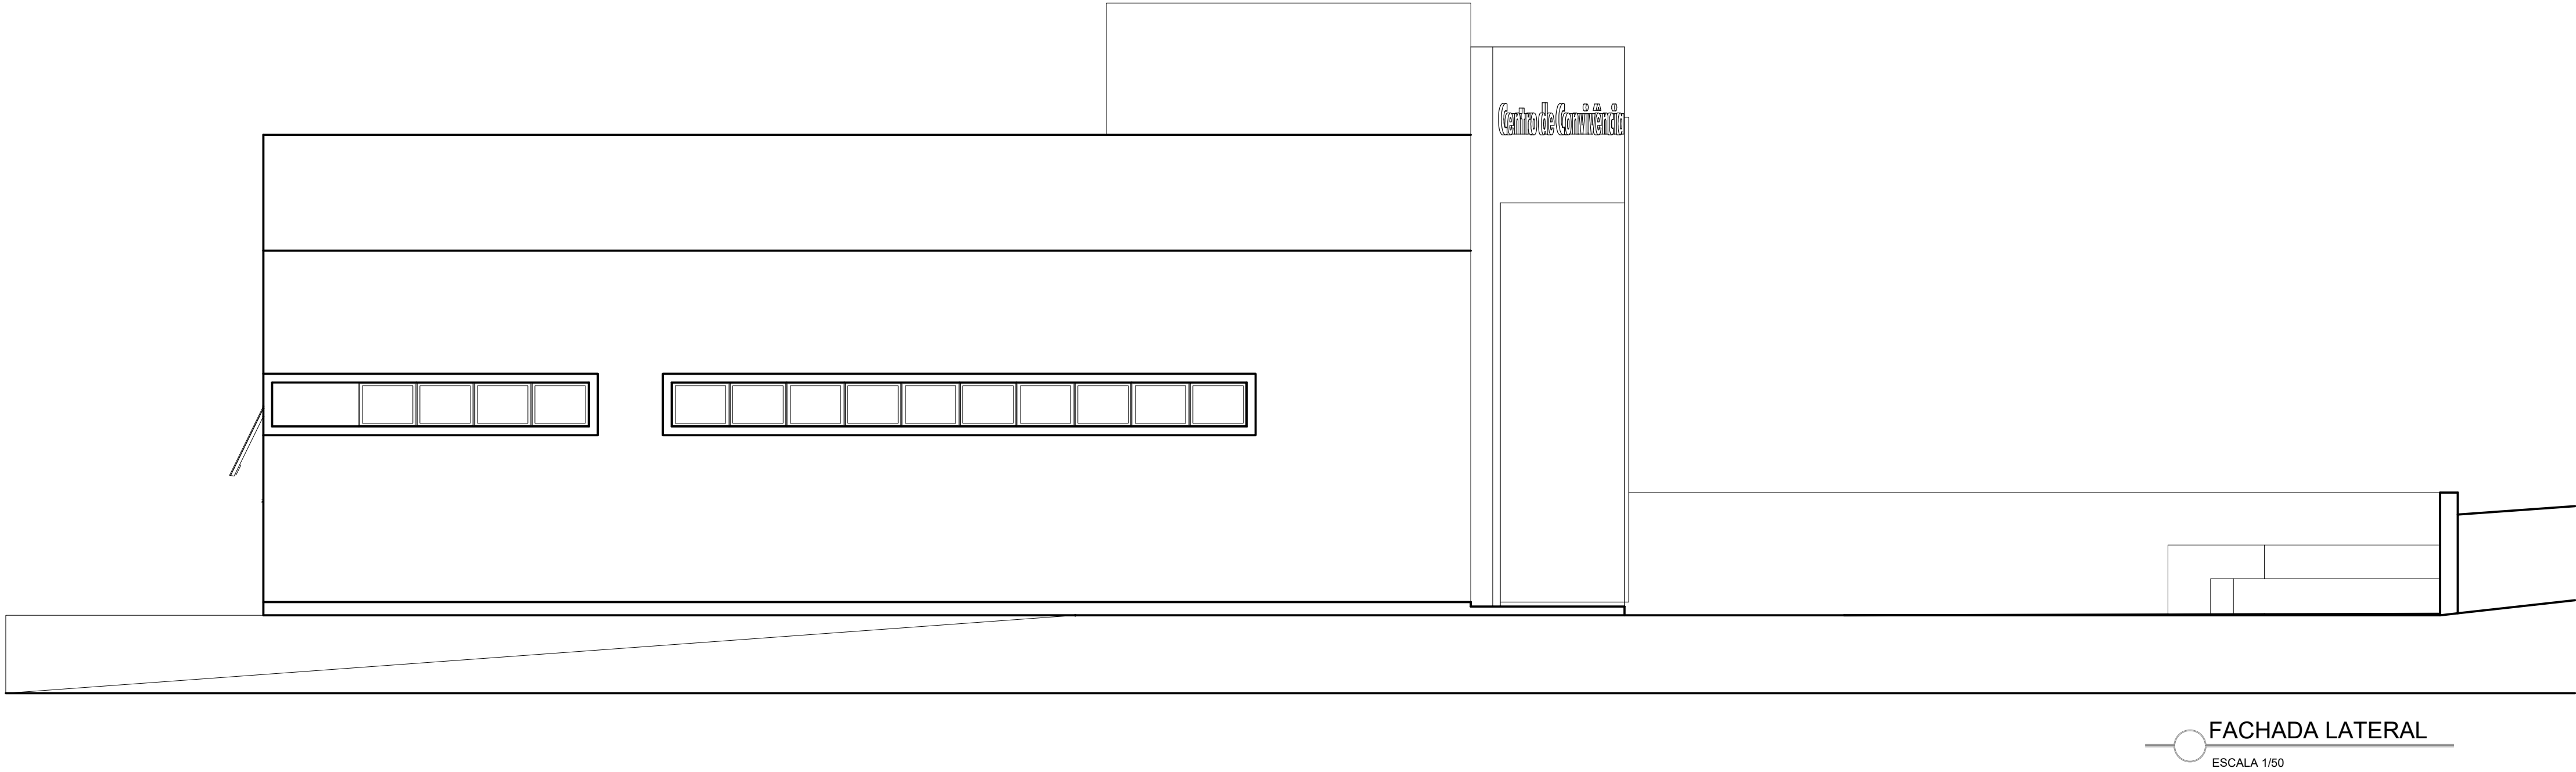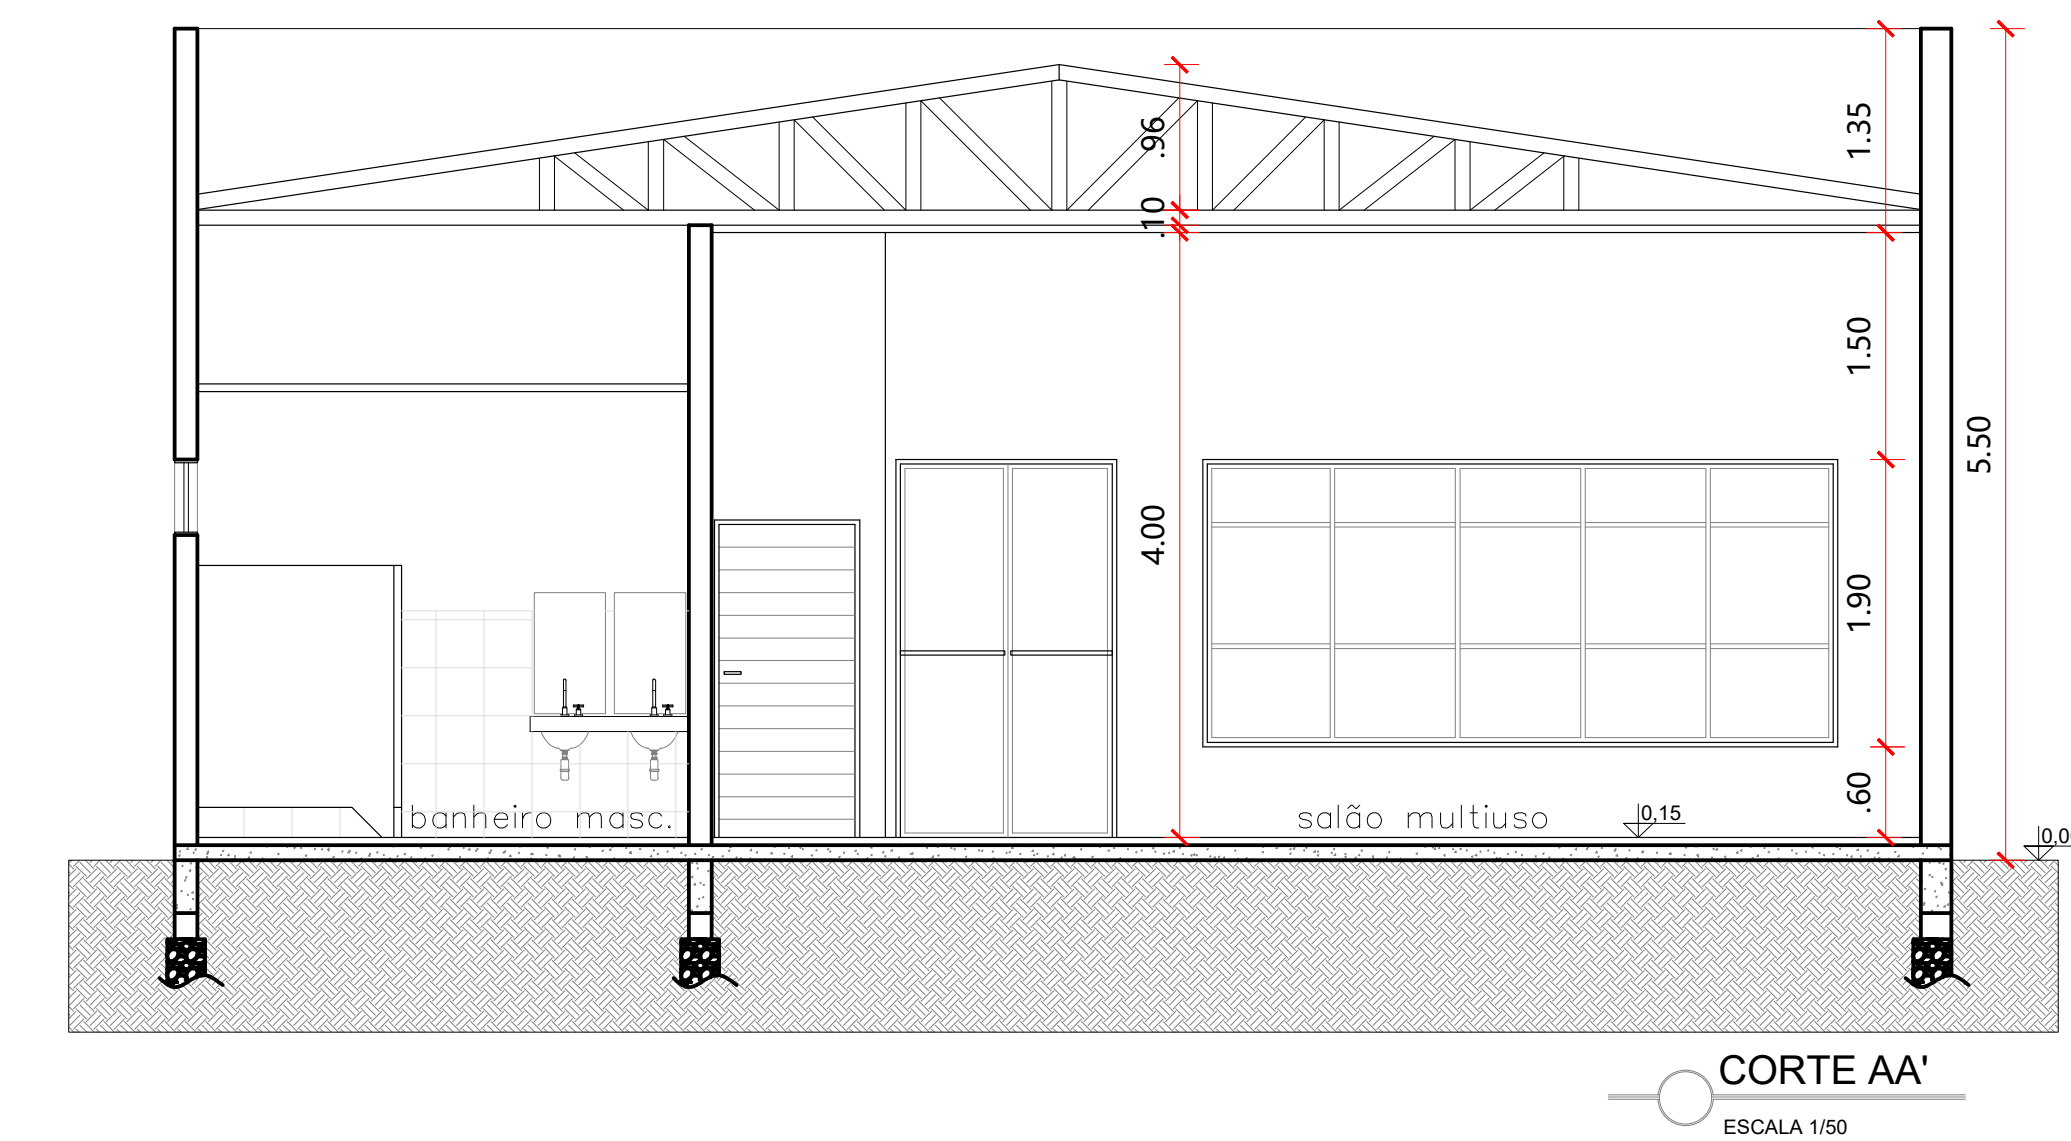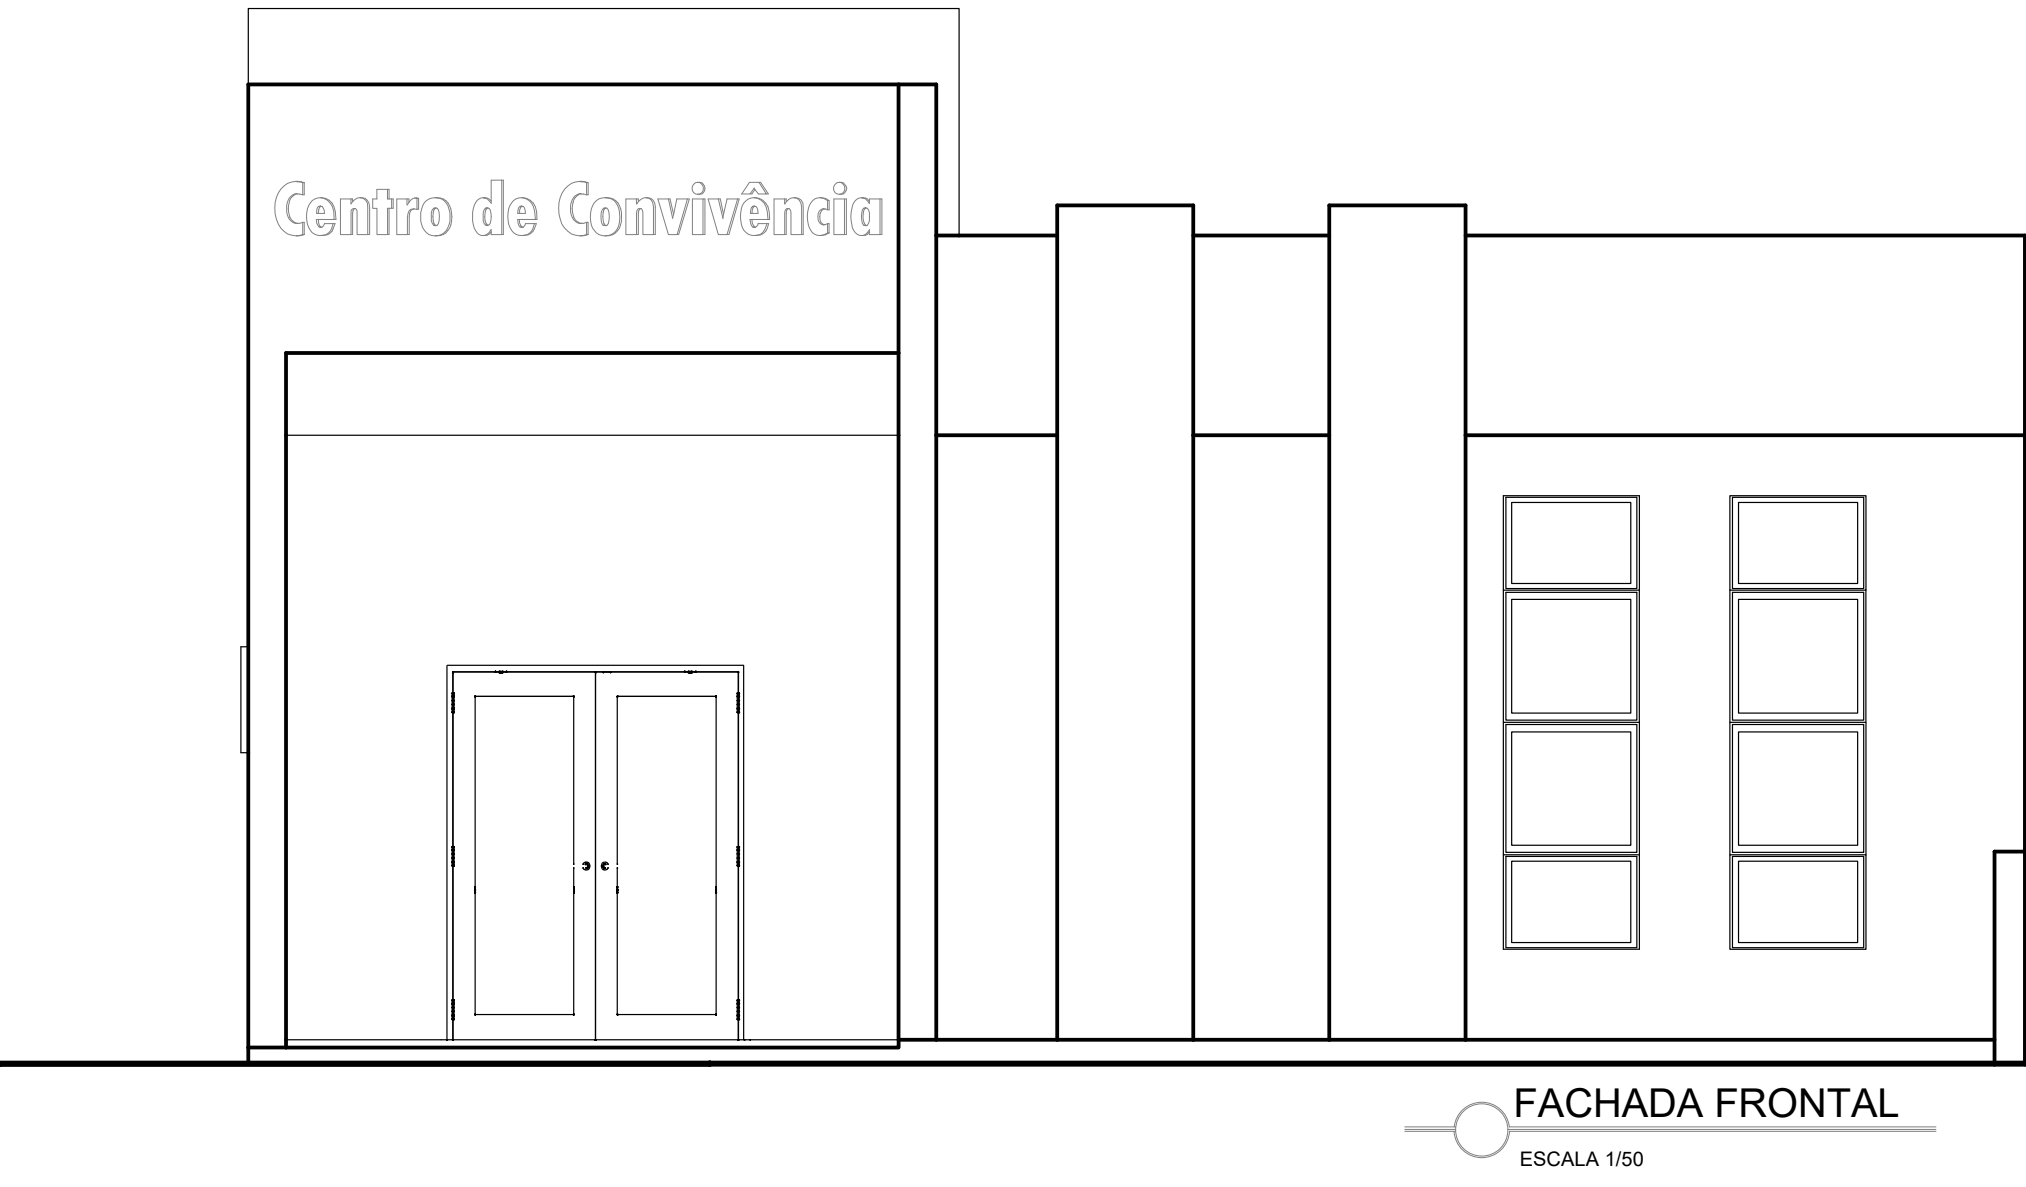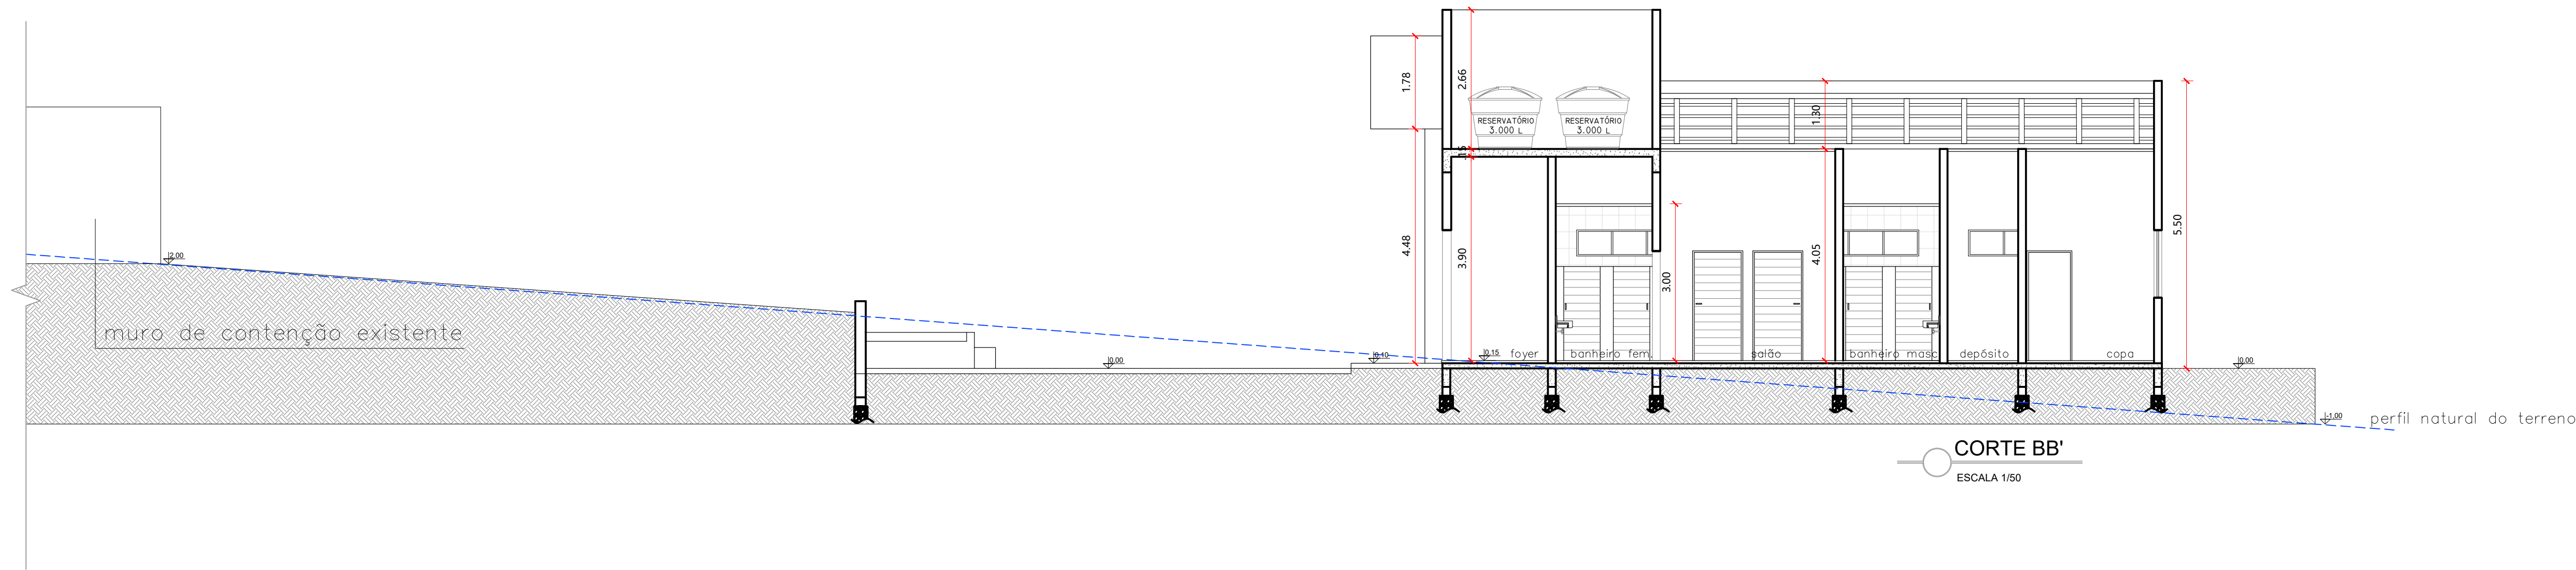

ESTADO DO RIO GRANDE DO SUL			
MUNICÍPIO DE JARI			
Secretaria Municipal de Administração e Planejamento			
CNPJ: 01.609.402/0001-50			
Nome do Projeto:			
PROJETO EXECUTIVO CENTRO DE REFERÊNCIA			
Local:			
RUA HIPOLITO CARDOSO DA SILVEIRA			
Título:			
SITUAÇÃO, LOCALIZAÇÃO, IMPLANTAÇÃO			
Responsável Técnico:		Desenho:	
Alessandra Blum e Anderson Kopioleski		Alessandra Blum	
Data:		Escala:	
Abril/2026		INDICADA	
Município de Jari:	Responsáveis Técnicos:		Prancha nº.:
 Documento assinado digitalmente ANDERSON KOPIOLESKI Data: 16/04/2024 14:25:13 -0300 Verifique em https://verificador.br.gov.br			
Osnei dos Santos Azeredo Prefeito Municipal	Alessandra Andressa Blum Arquiteta e Urbanista CAU A184470-9	Anderson Kopioleski Engenheiro Civil CREA 261756	03/08

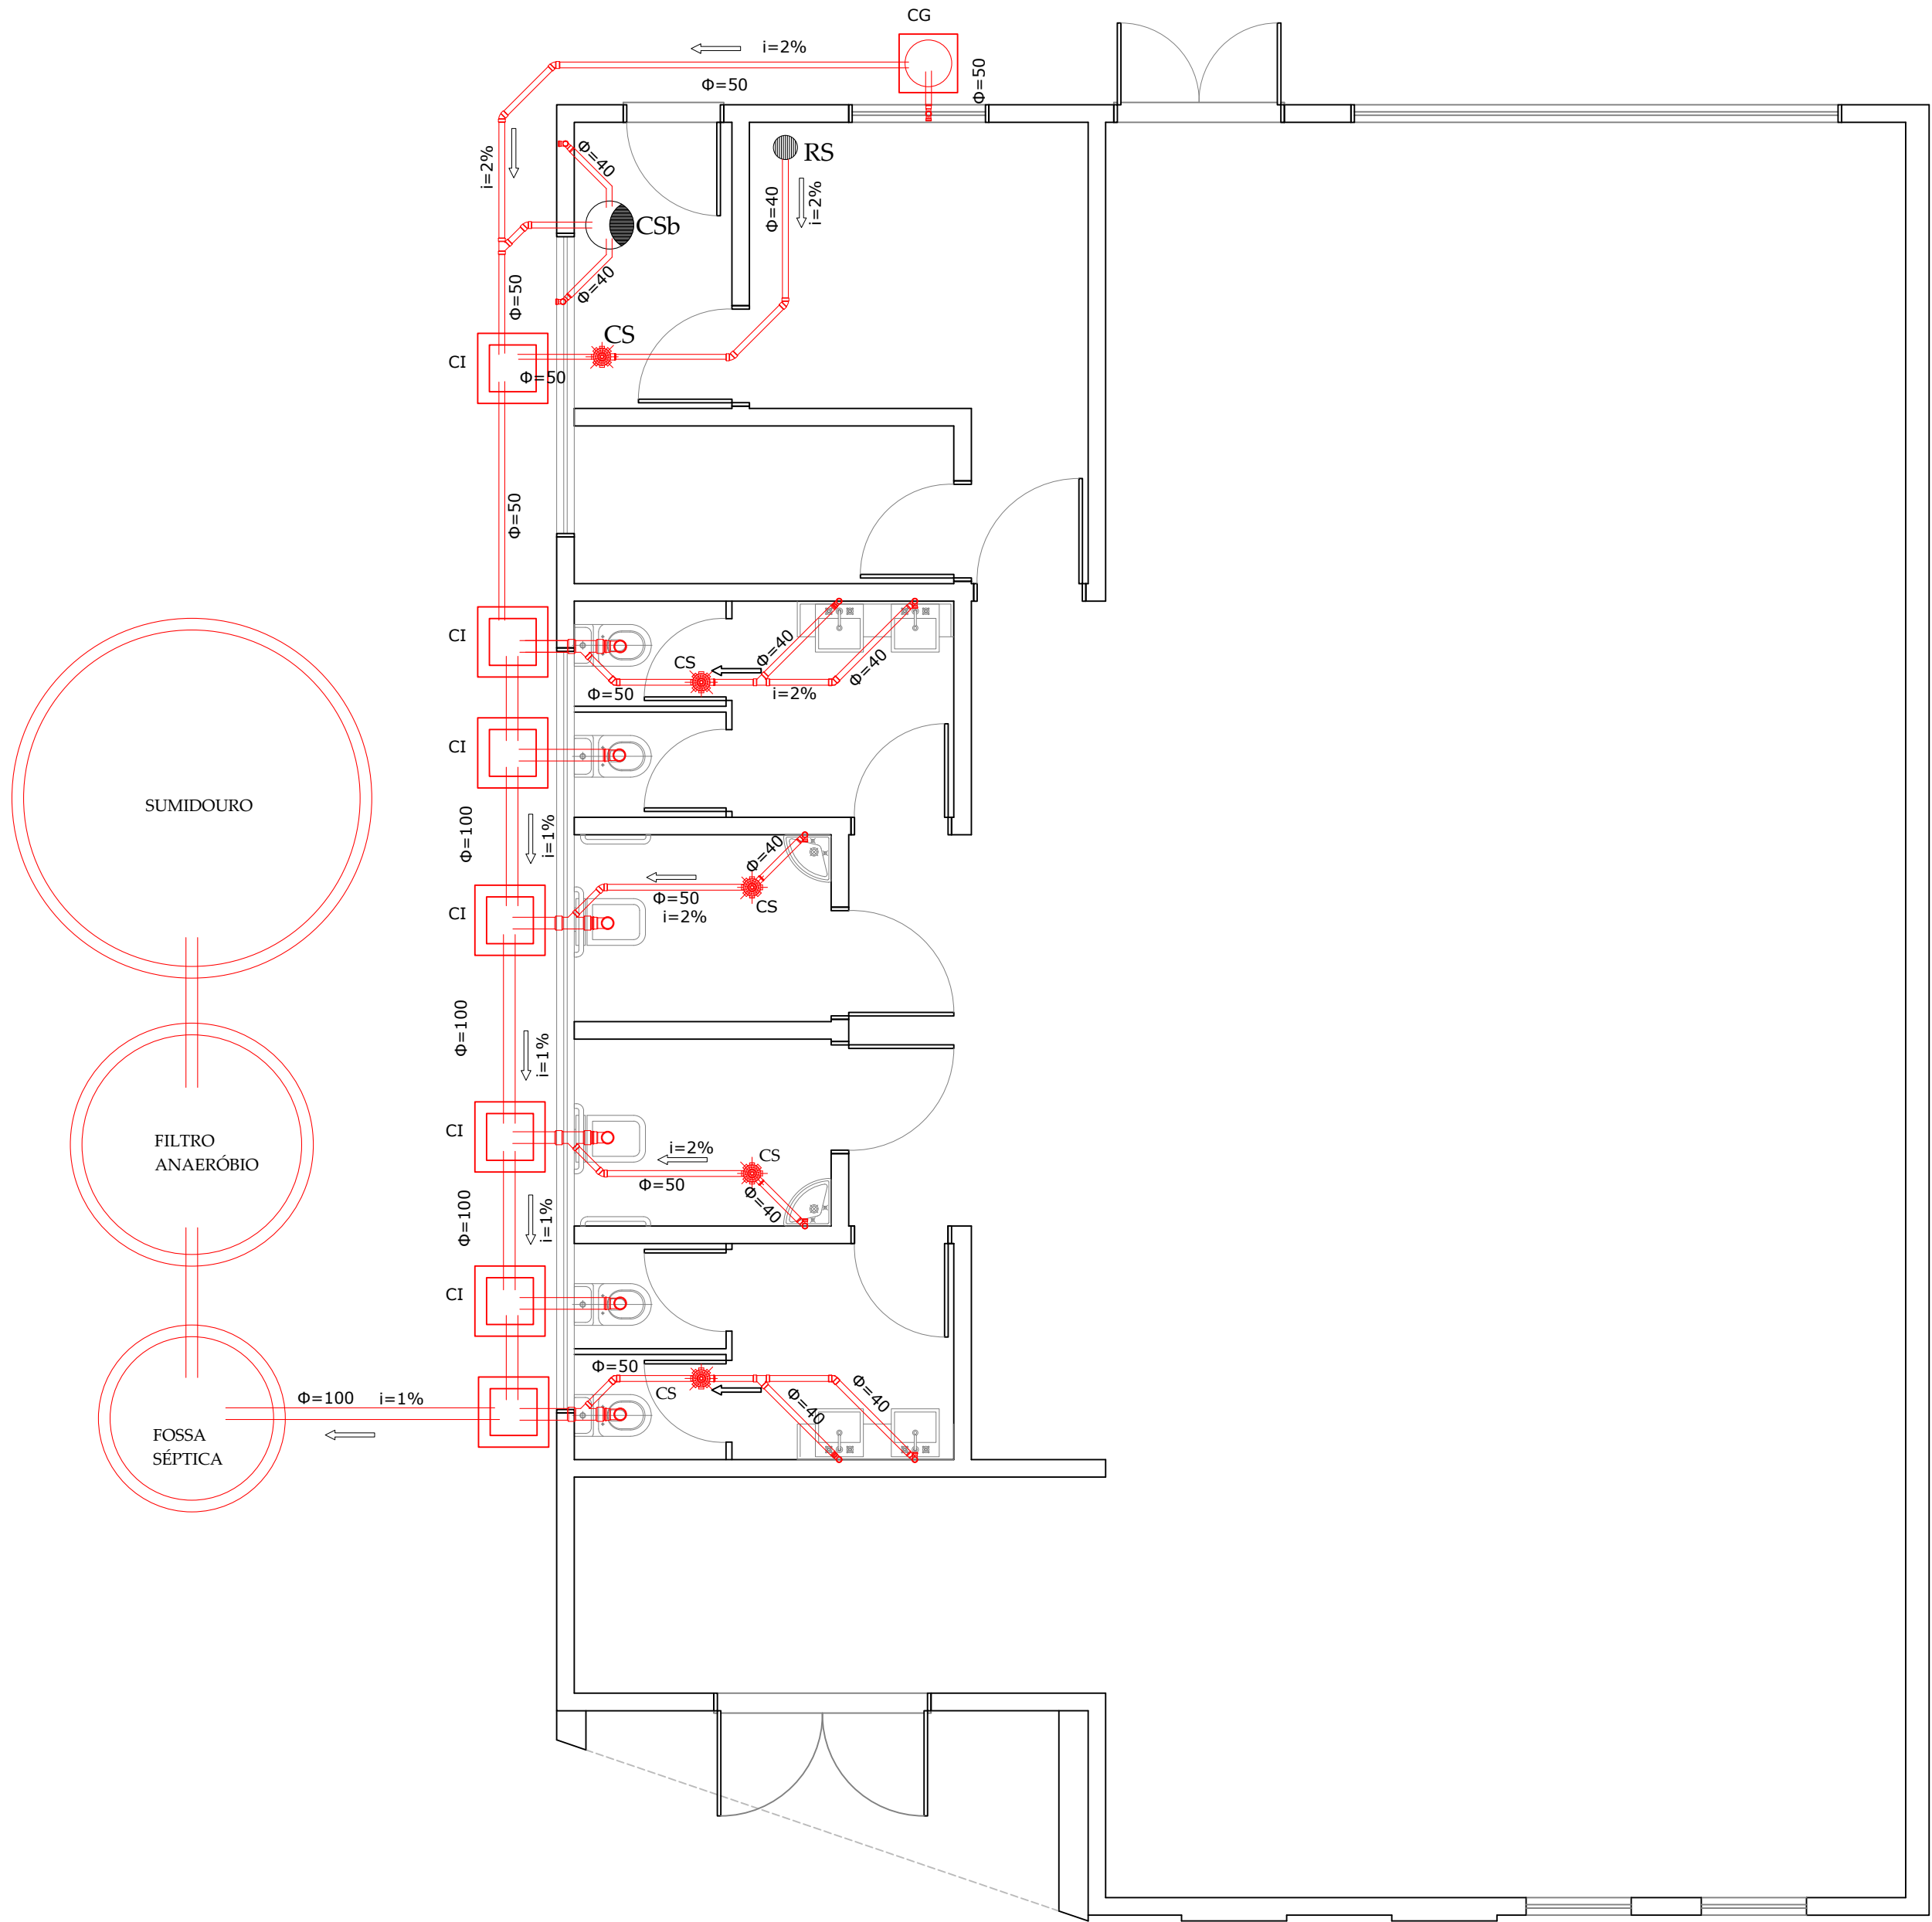


PROJETO SANITÁRIO
ESCALA 1/50

LEGENDA

C.S	CAIXA SIFONADA
C.Sb	CAIXA DE SABÃO
C.G	CAIXA DE GORDURA
C.I	CAIXA DE INSPEÇÃO
R.S	RAIO SIFONADO
	SENTIDO DO ESCOAMENTO
i	INCLINAÇÃO DA TUBULAÇÃO EM %


Notas:
1. Os tubos e conexões devem ser de PVC rígido, resistentes, duráveis e ótima estanqueidade.
2. Os tubos e conexões deverão ser soldados com adesivo plástico ou anel de borracha para a sua vedação.
3. A tubulação com diâmetro de 75mm ou inferior deverá ter declividade mínima de 2% e, para as de diâmetro de 100mm ou maior, deverá ter declividade mínima de 1%.

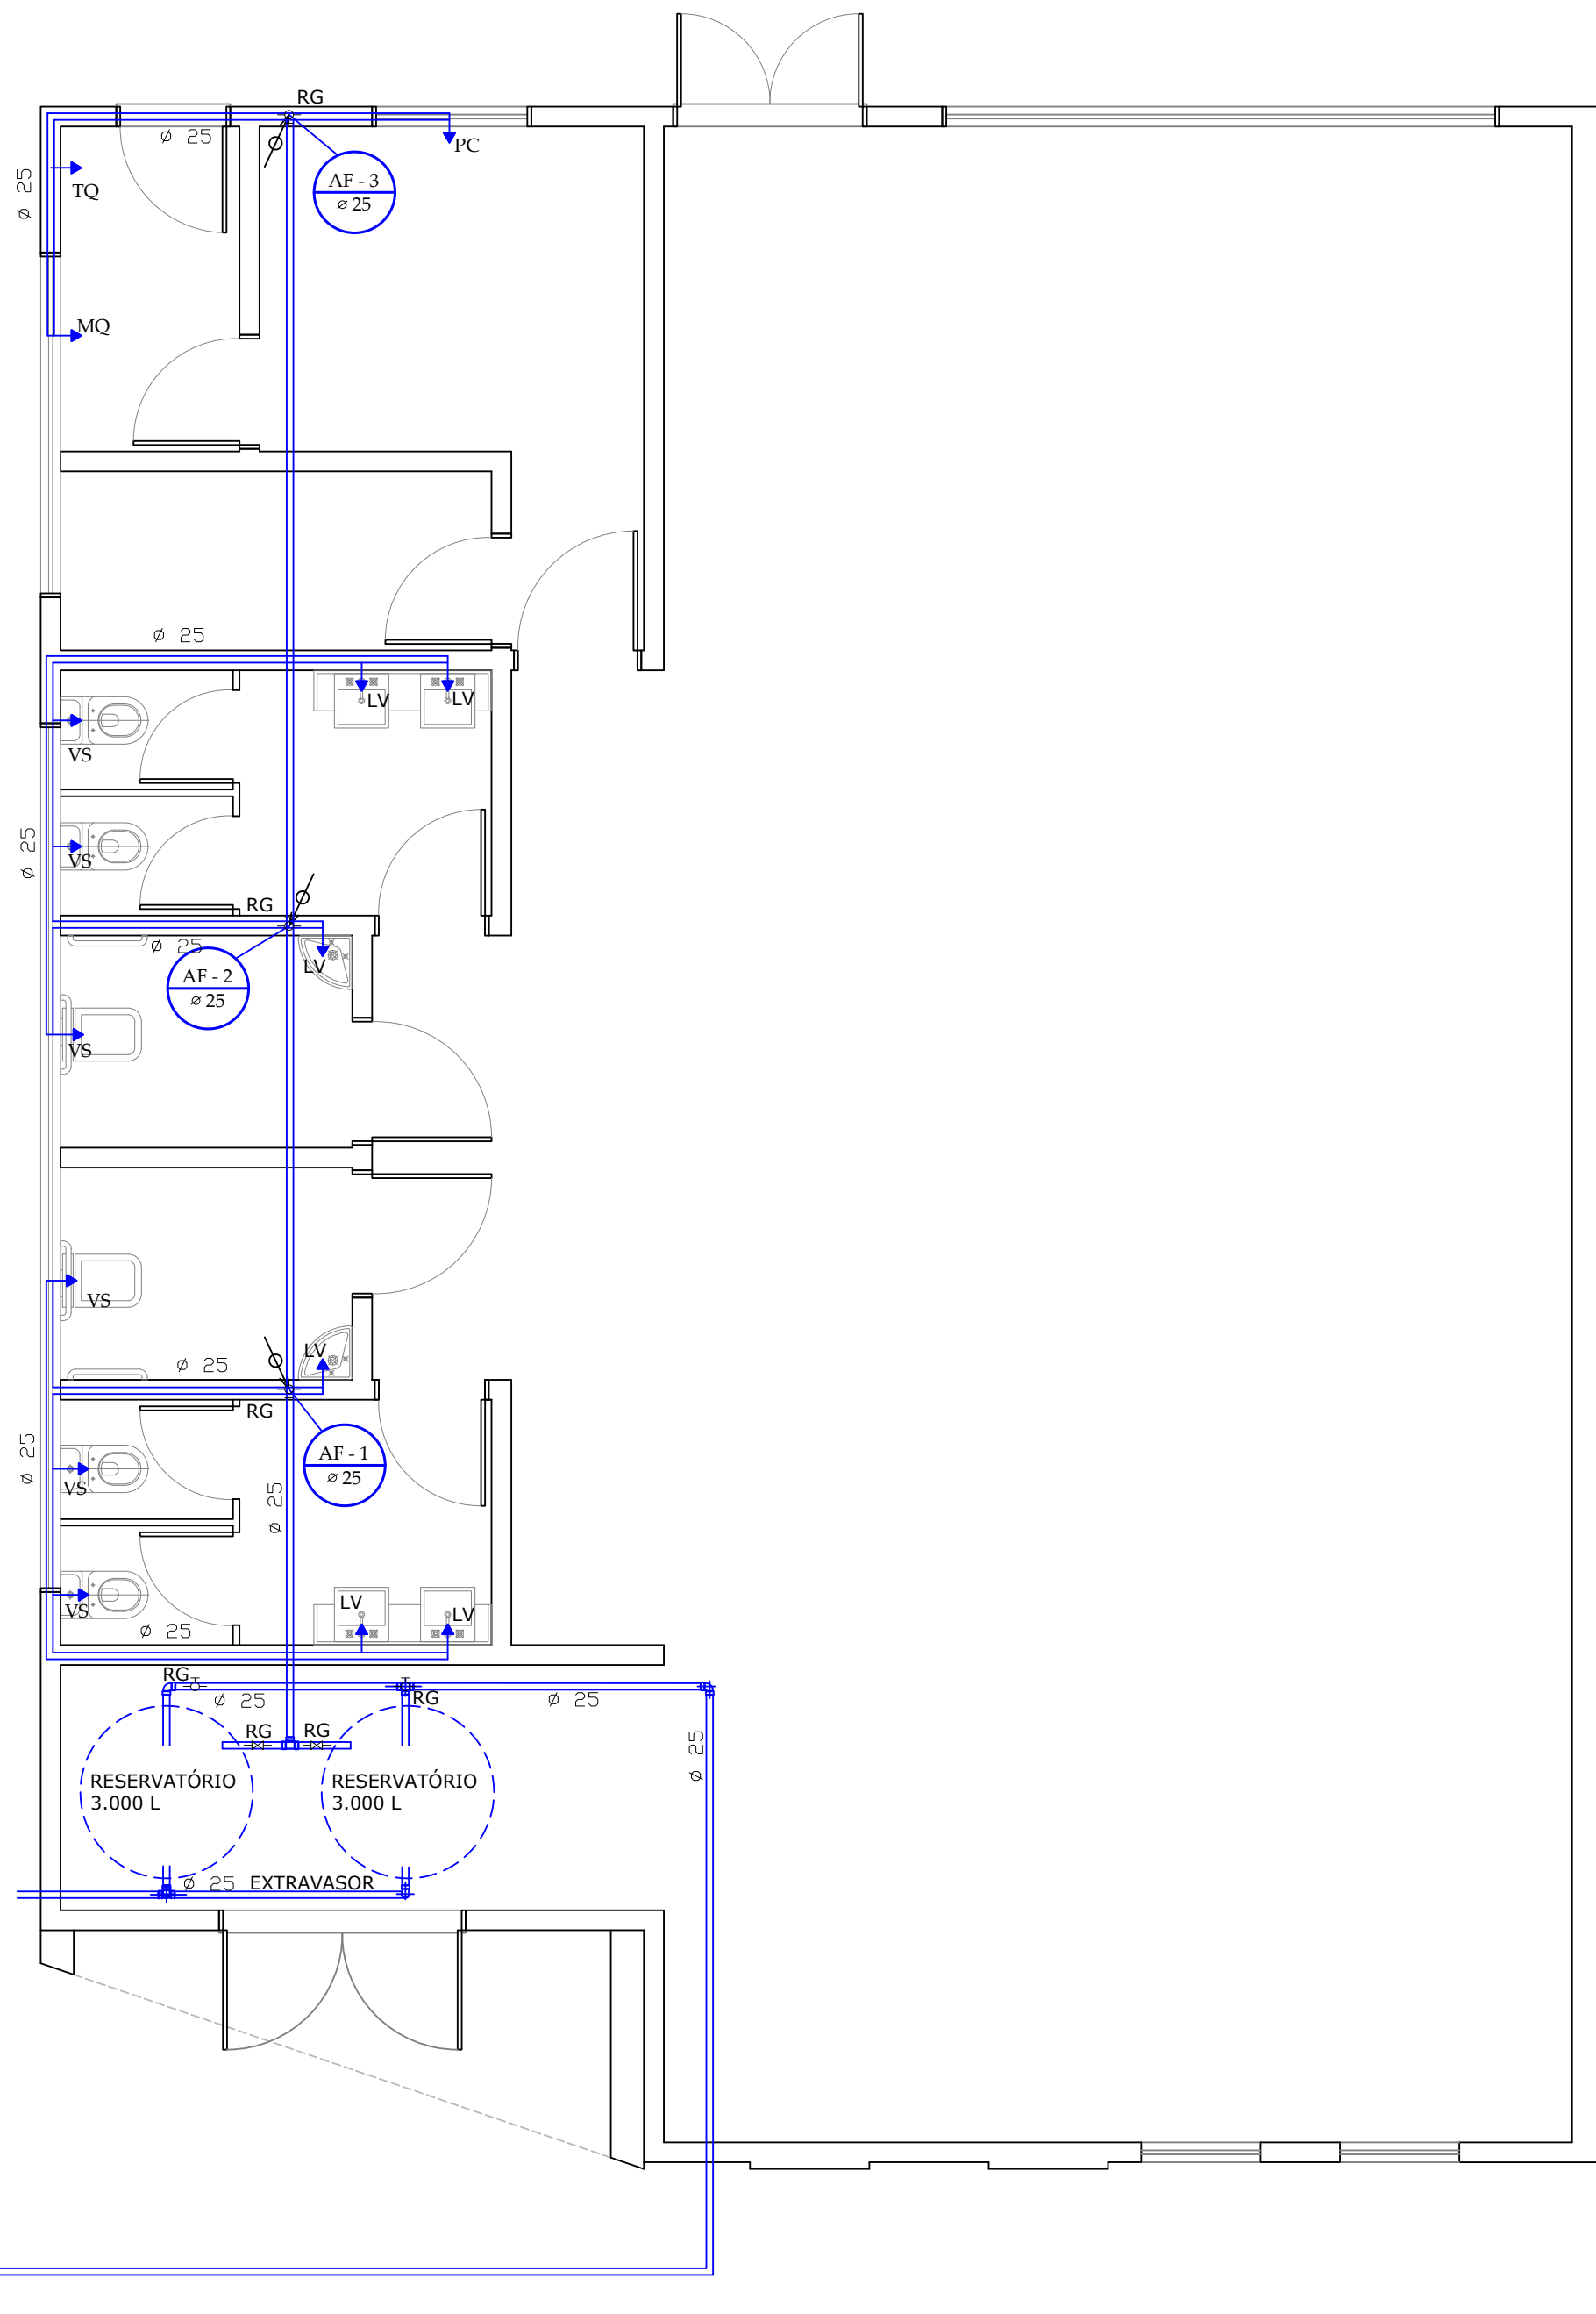

LEGENDA

AF	ÁGUA FRIA
BBD	BEBEDOURO
DH	DUCHA HIGIÊNICA
FI	FILTRO
HD	HIDRÔMETRO
LV	LAVATÓRIO
MQ	MÁQUINA DE LAVAR
PC	PIA DE COZINHA
RG	REGISTRO DE GAVETA
TQ	TANQUE
VS	VASO SANITÁRIO
VR	VÁLVULA DE RETENÇÃO
	TUBULAÇÃO QUE DESCE
	TUBULAÇÃO QUE SOBE

Notas:
1. Os tubos e conexões devem ser de PVC rígido, resistentes, duráveis e ótima estanqueidade.
2. Os tubos e conexões deverão ser soldados entre si com adesivo plástico e não poderão ser aquecidos ao fogo.

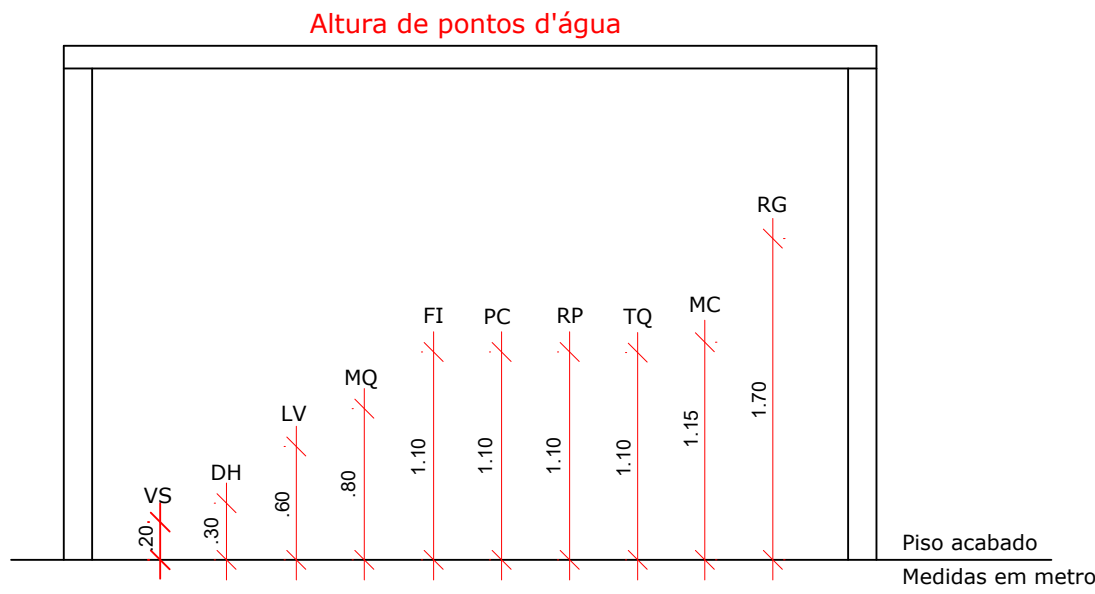

PROJETO HIDRÁULICO
ESCALA 1/50

ESTADO DO RIO GRANDE DO SUL

MUNICÍPIO DE JARI

Secretaria Municipal de Administração e Planejamento
CNPJ: 01.609.402/0001-50

Nome do Projeto:
PROJETO EXECUTIVO CENTRO DE REFERÊNCIA

Local:
RUA HIPOLITO CARDOSO DA SILVEIRA

Título:
SANITÁRIO E HIDROSSANITÁRIO

Responsável Técnico:
Alessandra Blum e Anderson Kopioleski

Desenho:
Anderson Kopioleski

Data:
Abril/2026

Escala:
INDICADA

Município de Jari: Responsáveis Técnicos: Prancha nº: .


Osnei dos Santos Azere do
Prefeito Municipal

Alessandra Andressa Blum
Arquiteta e Urbanista
CAU A184470-9


Anderson Kopioleski
Engenheiro Civil
CREA 261756

04/08

Documento assinado digitalmente
ANDERSON KOPIOLESKI
Data: 16/04/2026 14:25:21 -0300
Verifique em <https://validar.dl.gov.br>

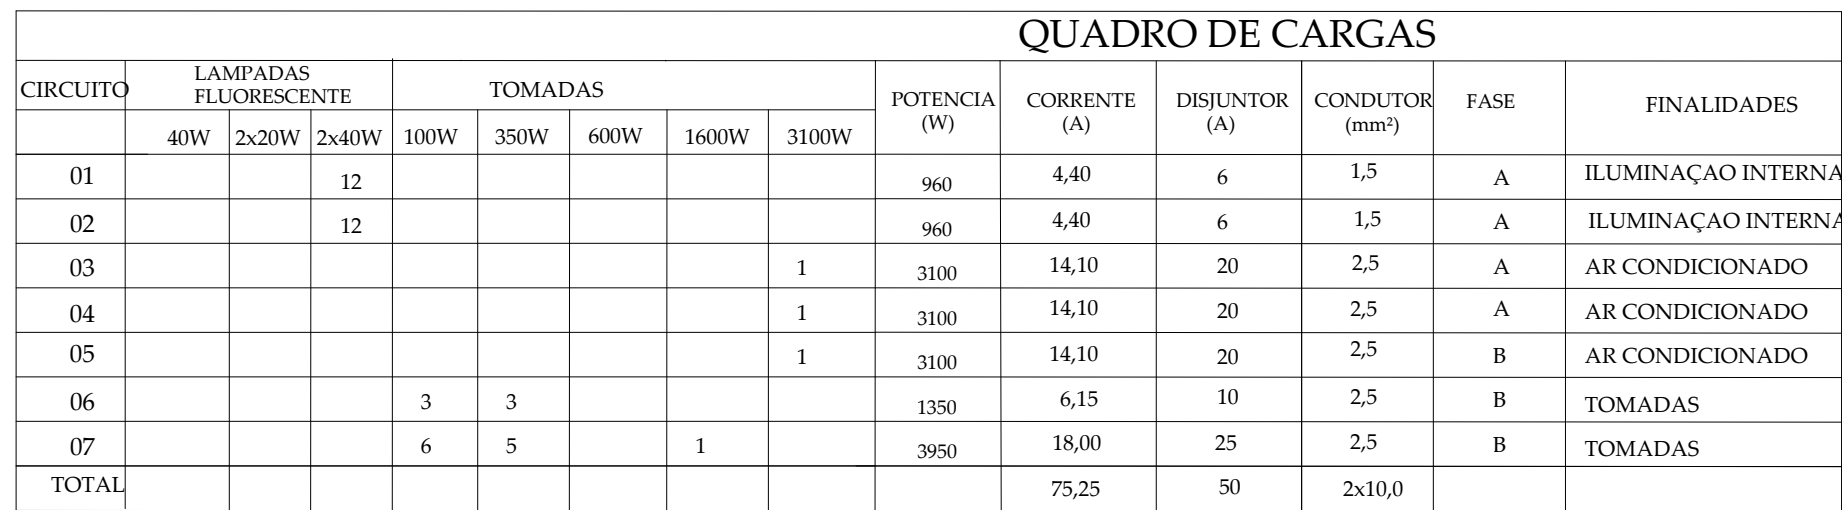

POSTE DE CONCRETO ARMADO
RECOMENDADO PELA CONCESSIONÁRIA

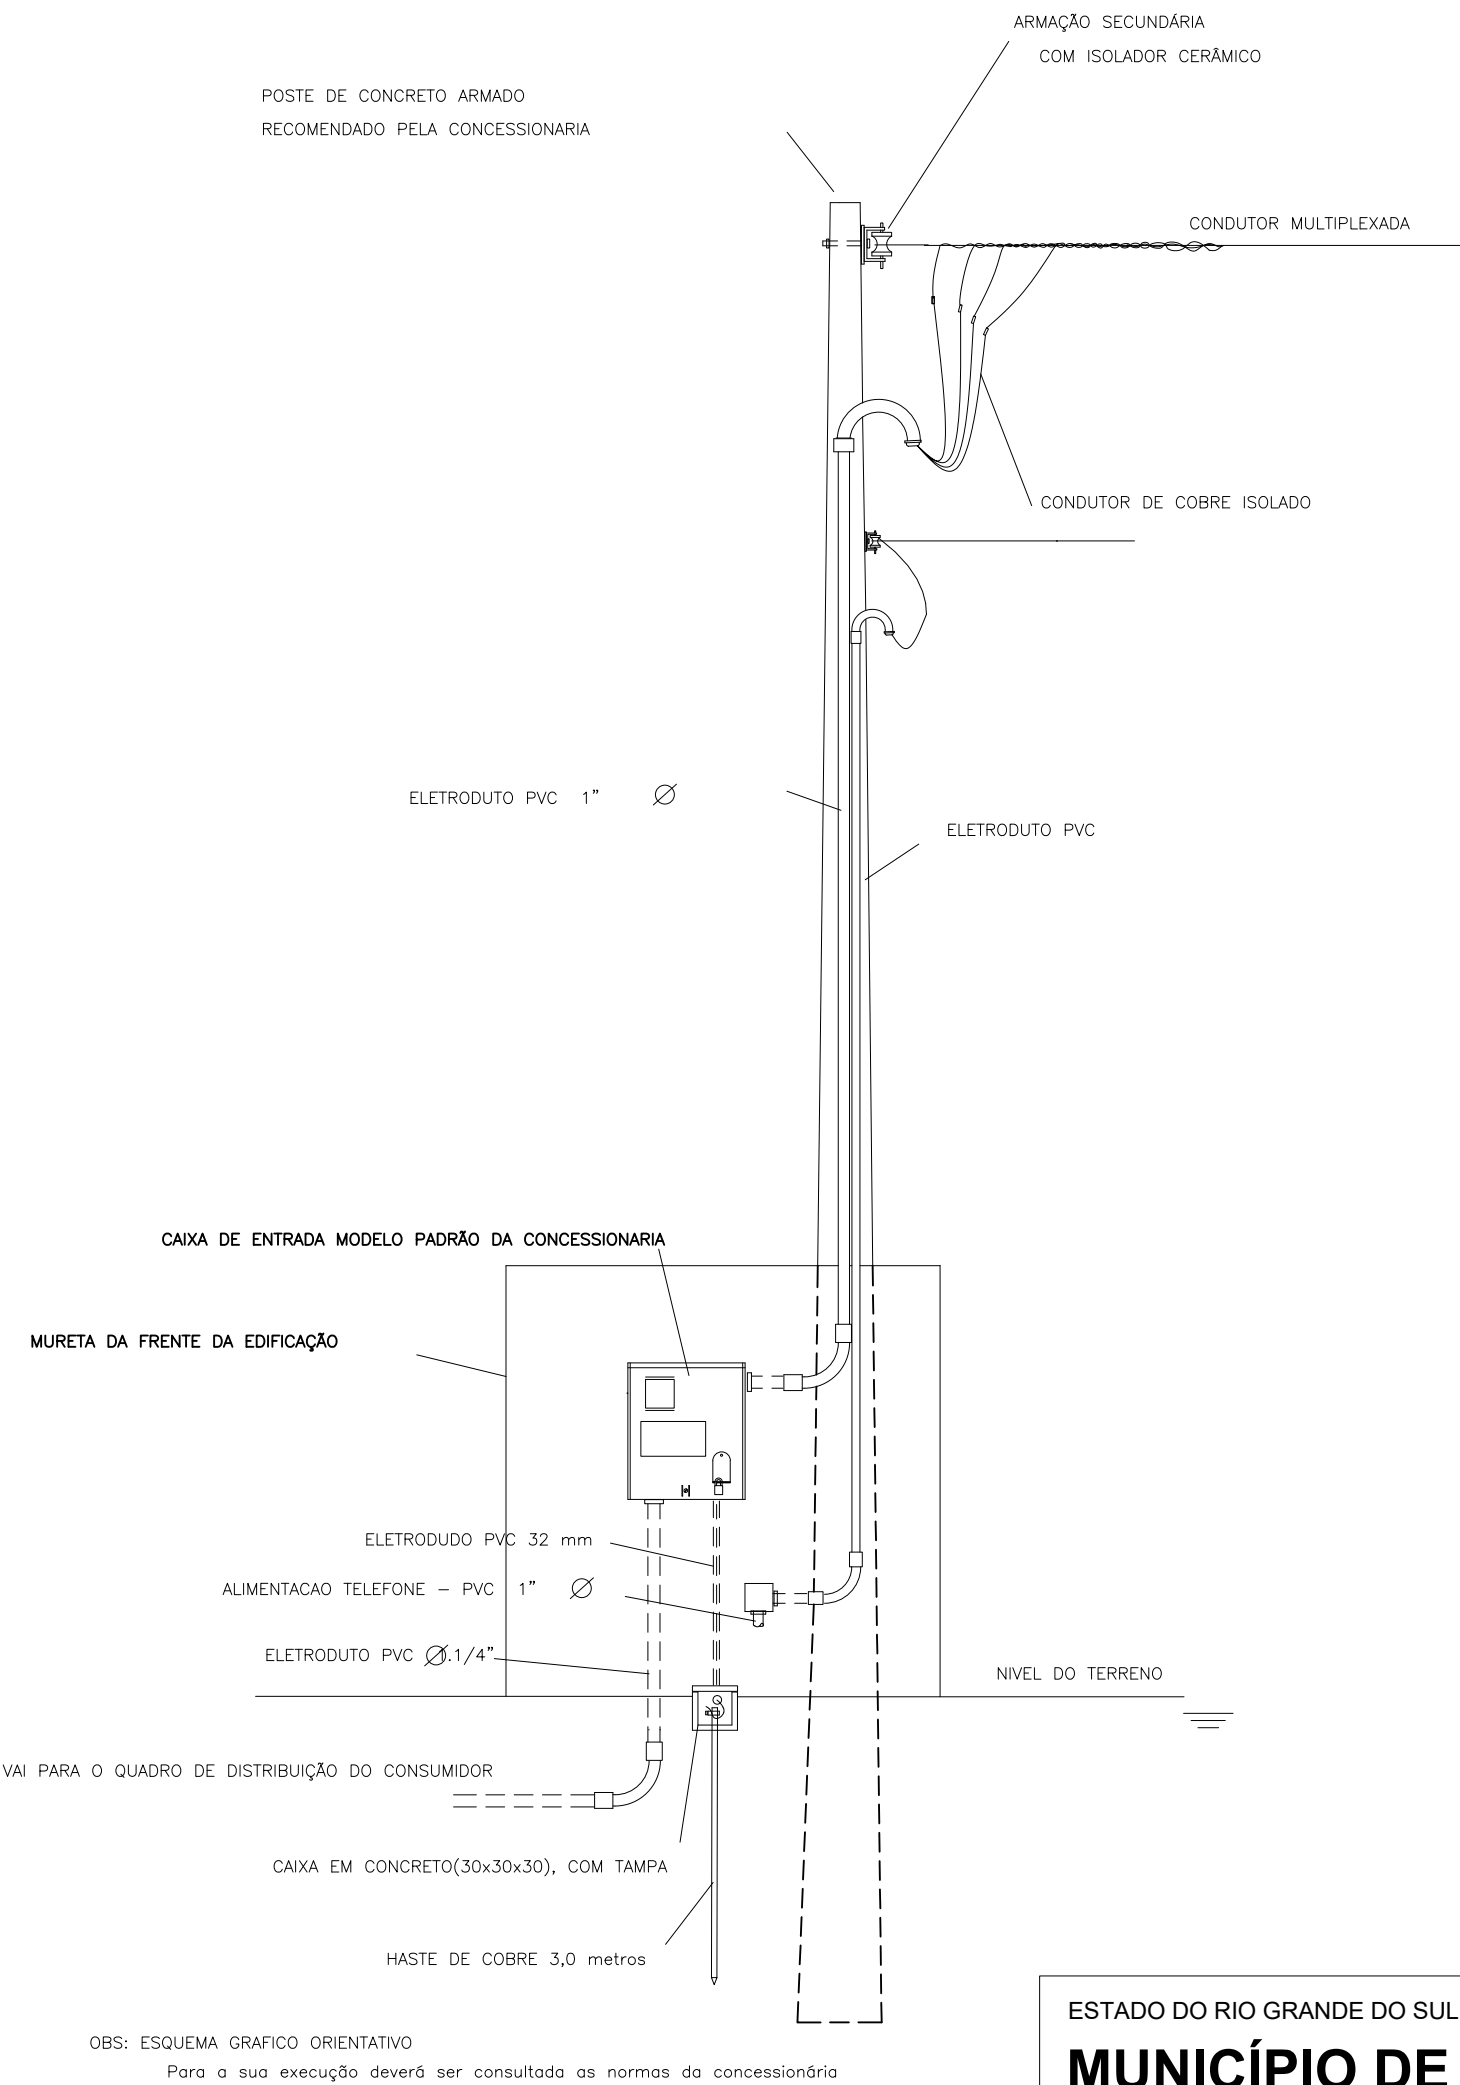

SIMBOLIA	DESCRIÇÃO
	CAIXA DE DISTRIBUIÇÃO GERAL
	TOMADA BAIXA INST. Á 0,40 m DO PISO ACABADO
	TOMADA MÉDIA INST. Á 1,00 m DO PISO ACABADO
	TOMADA ALTA INST. 2,20 m DO PISO ACABADO
	TOMADA P/ AR CONDICIONADO
	INTERRUPTOR DE UMA SEÇÃO INST. Á 1,00 m DO PISO ACABADO
	INTERRUPTOR DE DUAS SEÇÕES INST. Á 1,00 m DO PISO ACABADO
	PONTO DE LUZ (LUM. FLUORESCENTE 2X40W)
	ELETRODUTO EMBUTIDO NA PAREDE
	ELETRODUTO EMBUTIDO NO TETO
CORES DOS FIOS	NEUTRO - AZUL CLARO
	FASE - VERMELHO OU MARROM
	TERRA - VERDE OU VERDE COM AMARELO
OBSERVAÇÕES:	
1. SEÇÃO DO CONDUTOR NÃO ESPECIFICADO, CONSIDERAR DE 2,5 mm²	
2. ELETRODUTO NÃO ESPECIFICADO, USAR O DE 20mm OU 1/2"	
3. TOMADA NÃO ESPECIFICADA, CONSIDERAR 100W	

NOTAS:

1. NA INSTALAÇÃO DE CHUVEIROS ELÉTRICOS A LIGAÇÃO DOS FIOS DEVEM SER COM CONEXÃO DIRETA SEM O USO DE TOMADAS E PLUGUES.
2. OS PROJETOS DEVERÃO SER REVISADOS POR PROFISSIONAL HABILITADO E READEQUADO, QUANDO NECESSÁRIO, COM BASE NAS NORMAS DA CONCESSIONÁRIA DE ENERGIA DA REGIÃO.

ESTADO DO RIO GRANDE DO SUL

MUNICÍPIO DE JARI

Secretaria Municipal de Administração e Planejamento
CNPJ: 01.609.402/0001-50

Nome do Projeto:
PROJETO EXECUTIVO CENTRO DE REFERÊNCIA

Local:
RUA HIPOLITO CARDOSO DA SILVEIRA

Título:
ELÉTRICO

Responsável Técnico:
Alessandra Blum e Anderson Kopioleski

Data:
Abril/2026

Desenho:
Alessandra Blum

Escala:
INDICADA

Município de Jari:

Responsáveis Técnicos:

Prancha nº.:


Documento assinado digitalmente
gov.br ANDERSON KOPIOLESKI
Data: 16/04/2026 14:25:21-0300
Verifique em https://validar.iti.gov.br

Osnei dos Santos Azeredo
Prefeito Municipal


Alessandra Andressa Blum
Arquiteta e Urbanista
CAU A184470-9

Anderson Kopioleski
Engenheiro Civil
CREA 261756

05/08

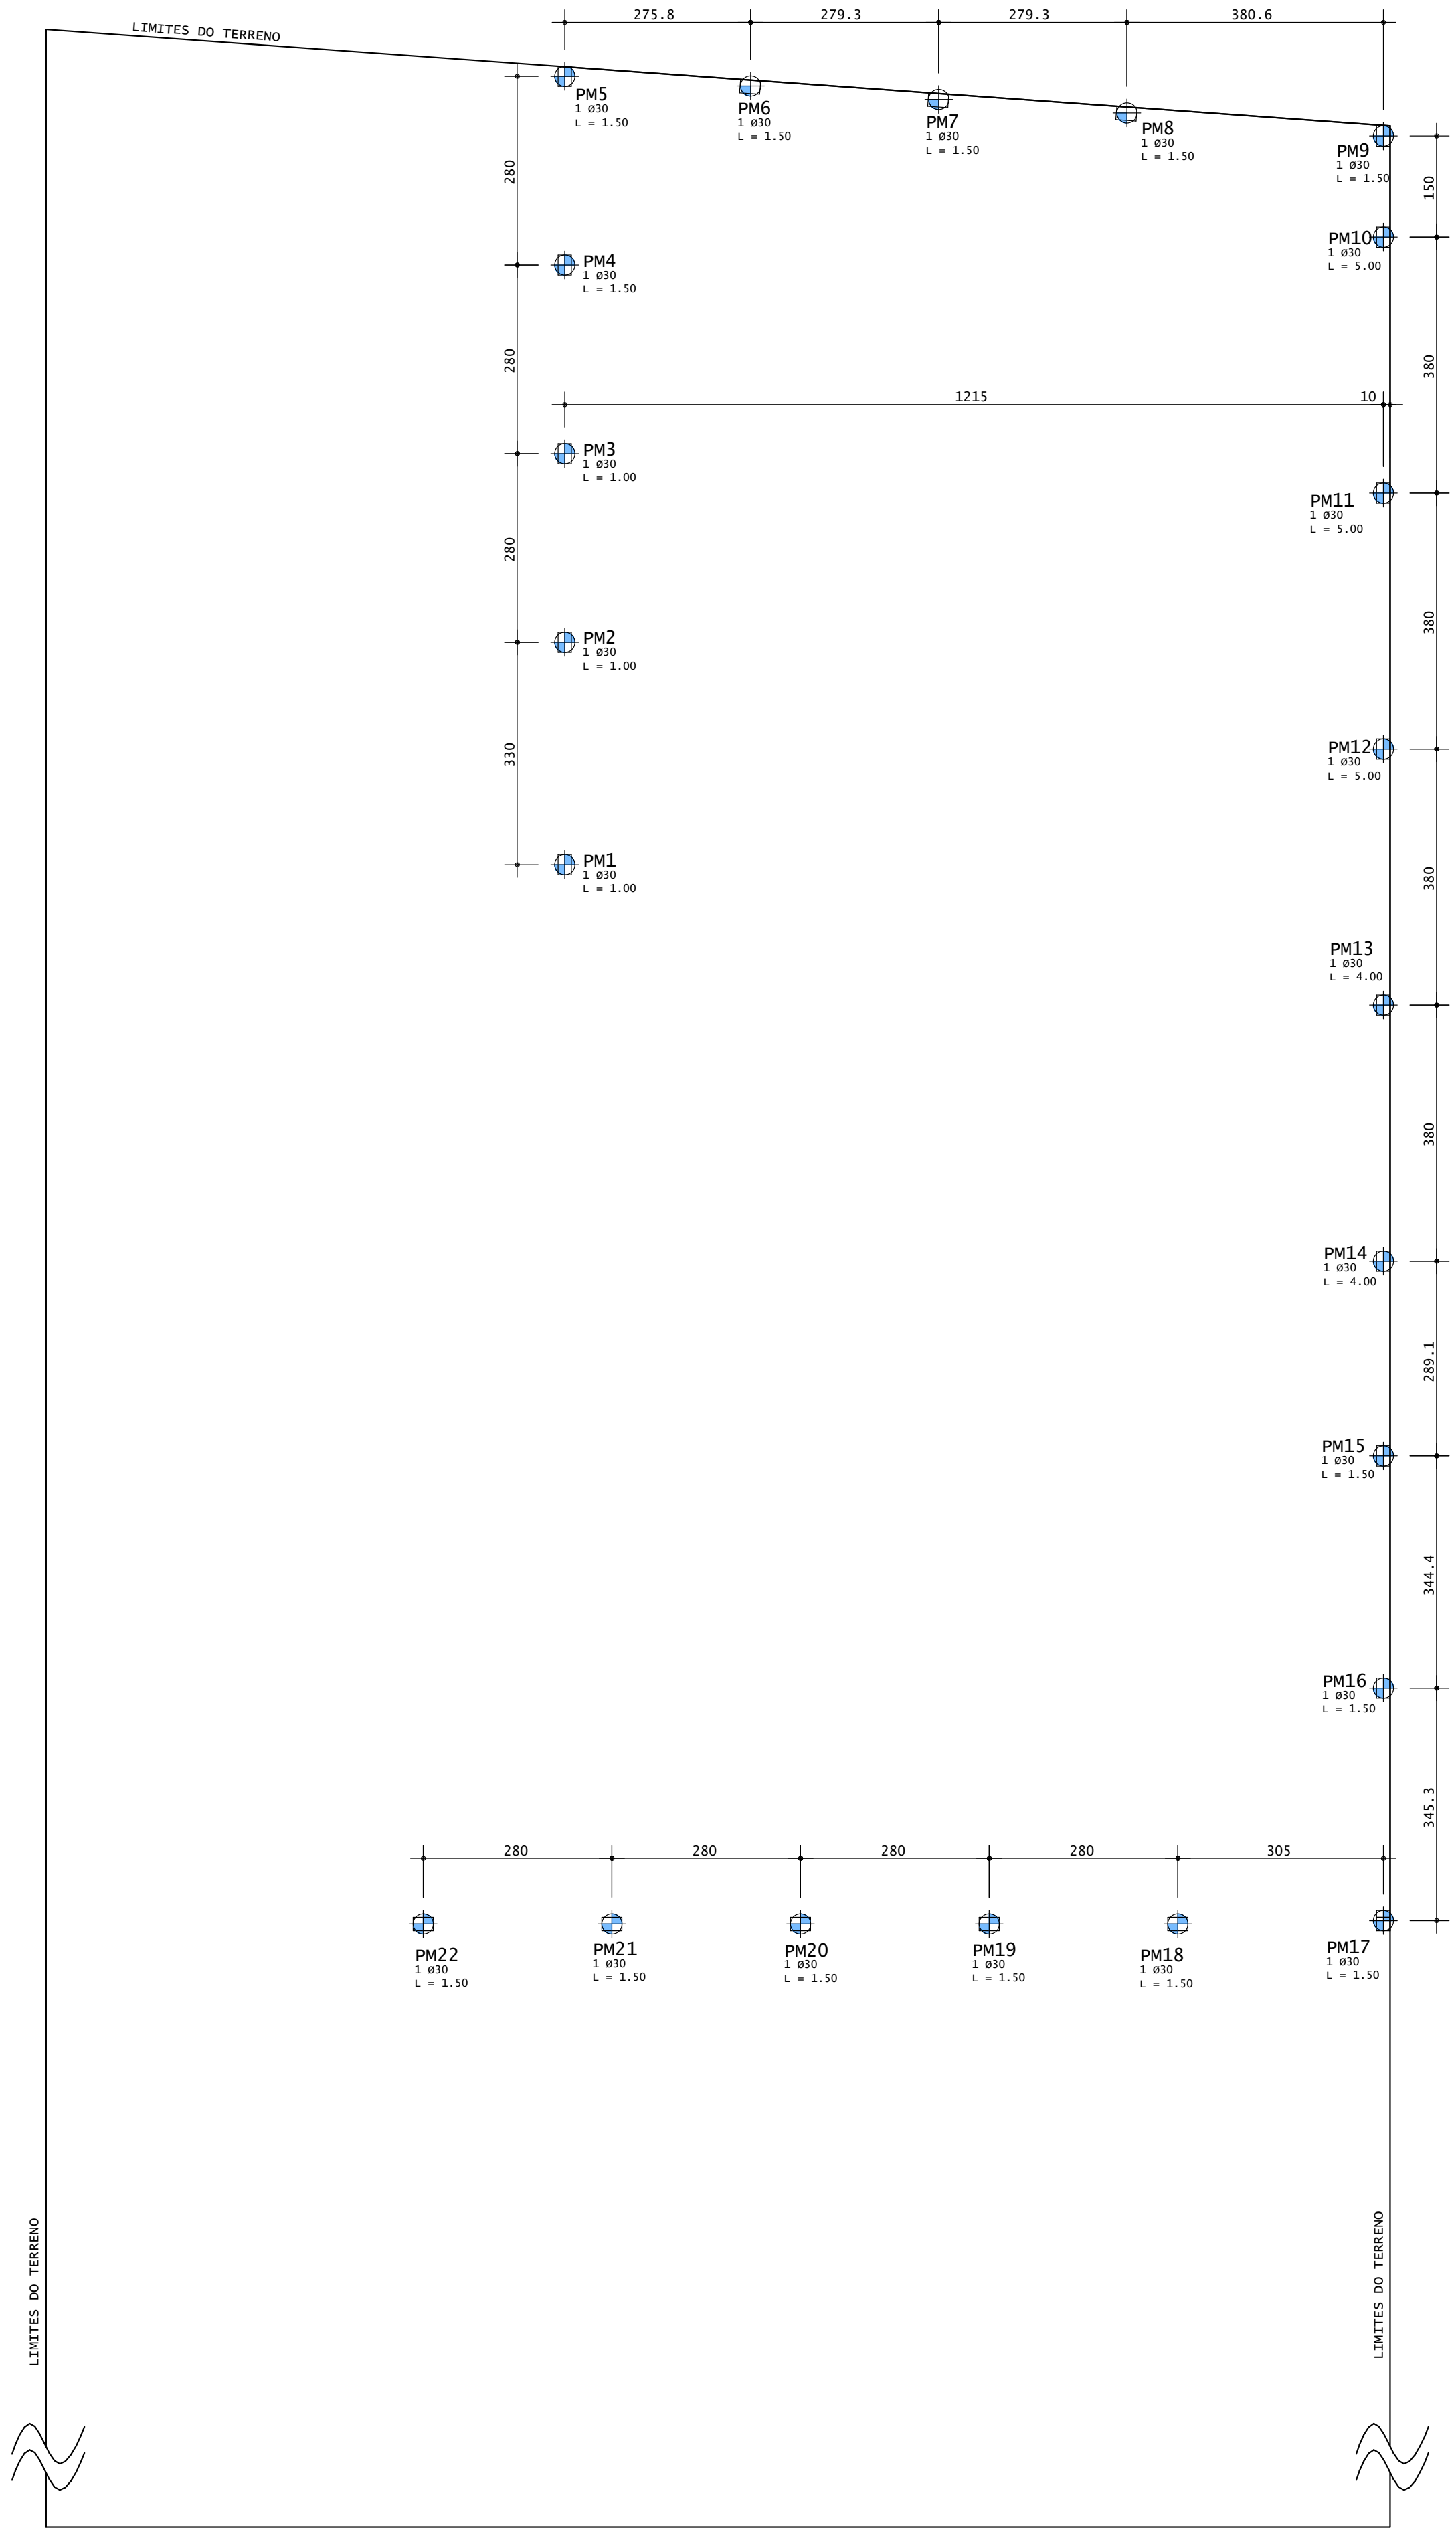


PLANTA DE FUNDAÇÕES - MURO

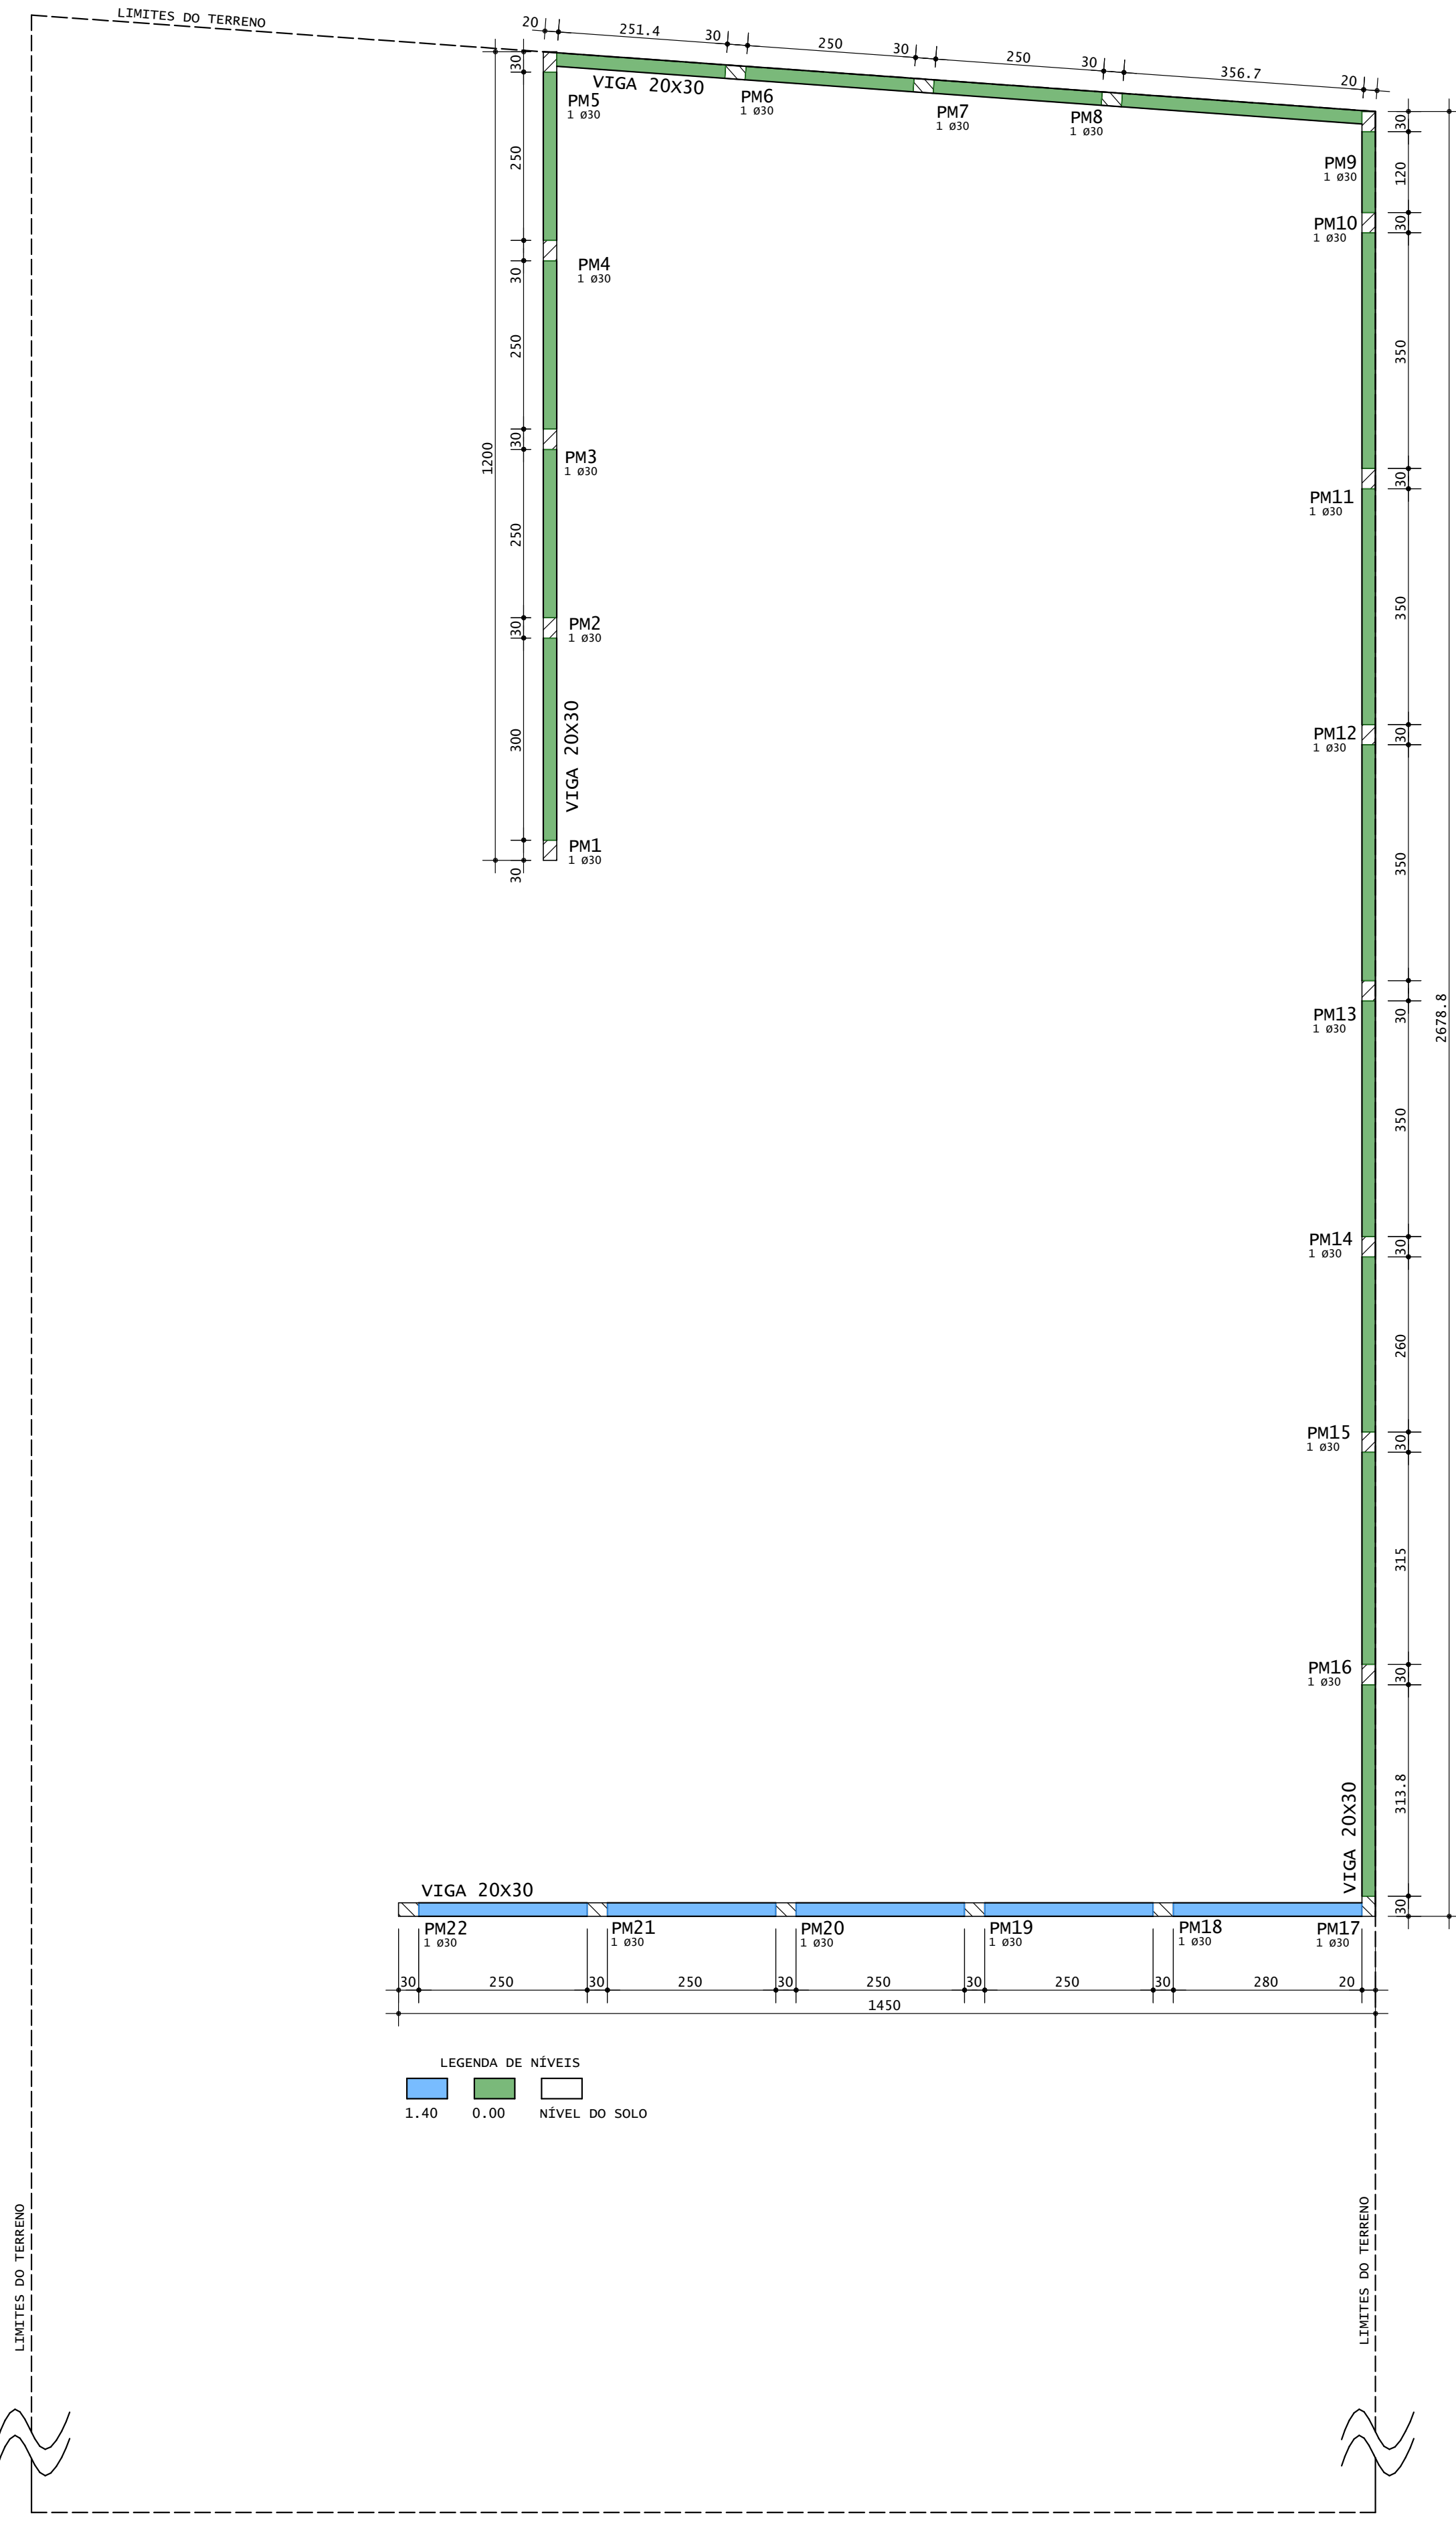


PLANTA DE FORMAS - MURO
ESC.: 1/75

ESTADO DO RIO GRANDE DO SUL		
MUNICÍPIO DE JARI		
Secretaria Municipal de Administração e Planejamento CNPJ: 01.609.402/0001-50		
Nome do Projeto: PROJETO EXECUTIVO CENTRO DE REFERÊNCIA		
Local: RUA HIPOLITO CARDOSO DA SILVEIRA		
Título: FORMAS E FUNDAÇÕES MURO		
Responsável Técnico: Alessandra Blum e Anderson Kopioleski	Desenho: Anderson Kopioleski	
Data: Abr11/2026	Escala: INDICADA	
Município de Jari:	Responsáveis Técnicos:	Prancha nº.:  ANDERSON KOPIOLESKI Data: 16/04/2026 14:27:58-0300 Verifique em https://validar.ja.gov.br
Osnei dos Santos Azeredo Prefeito Municipal	Alessandra Andressa Blum Arquiteta e urbanista CAU A184470-9	Anderson Kopioleski Engenheiro Civil CREA 261756

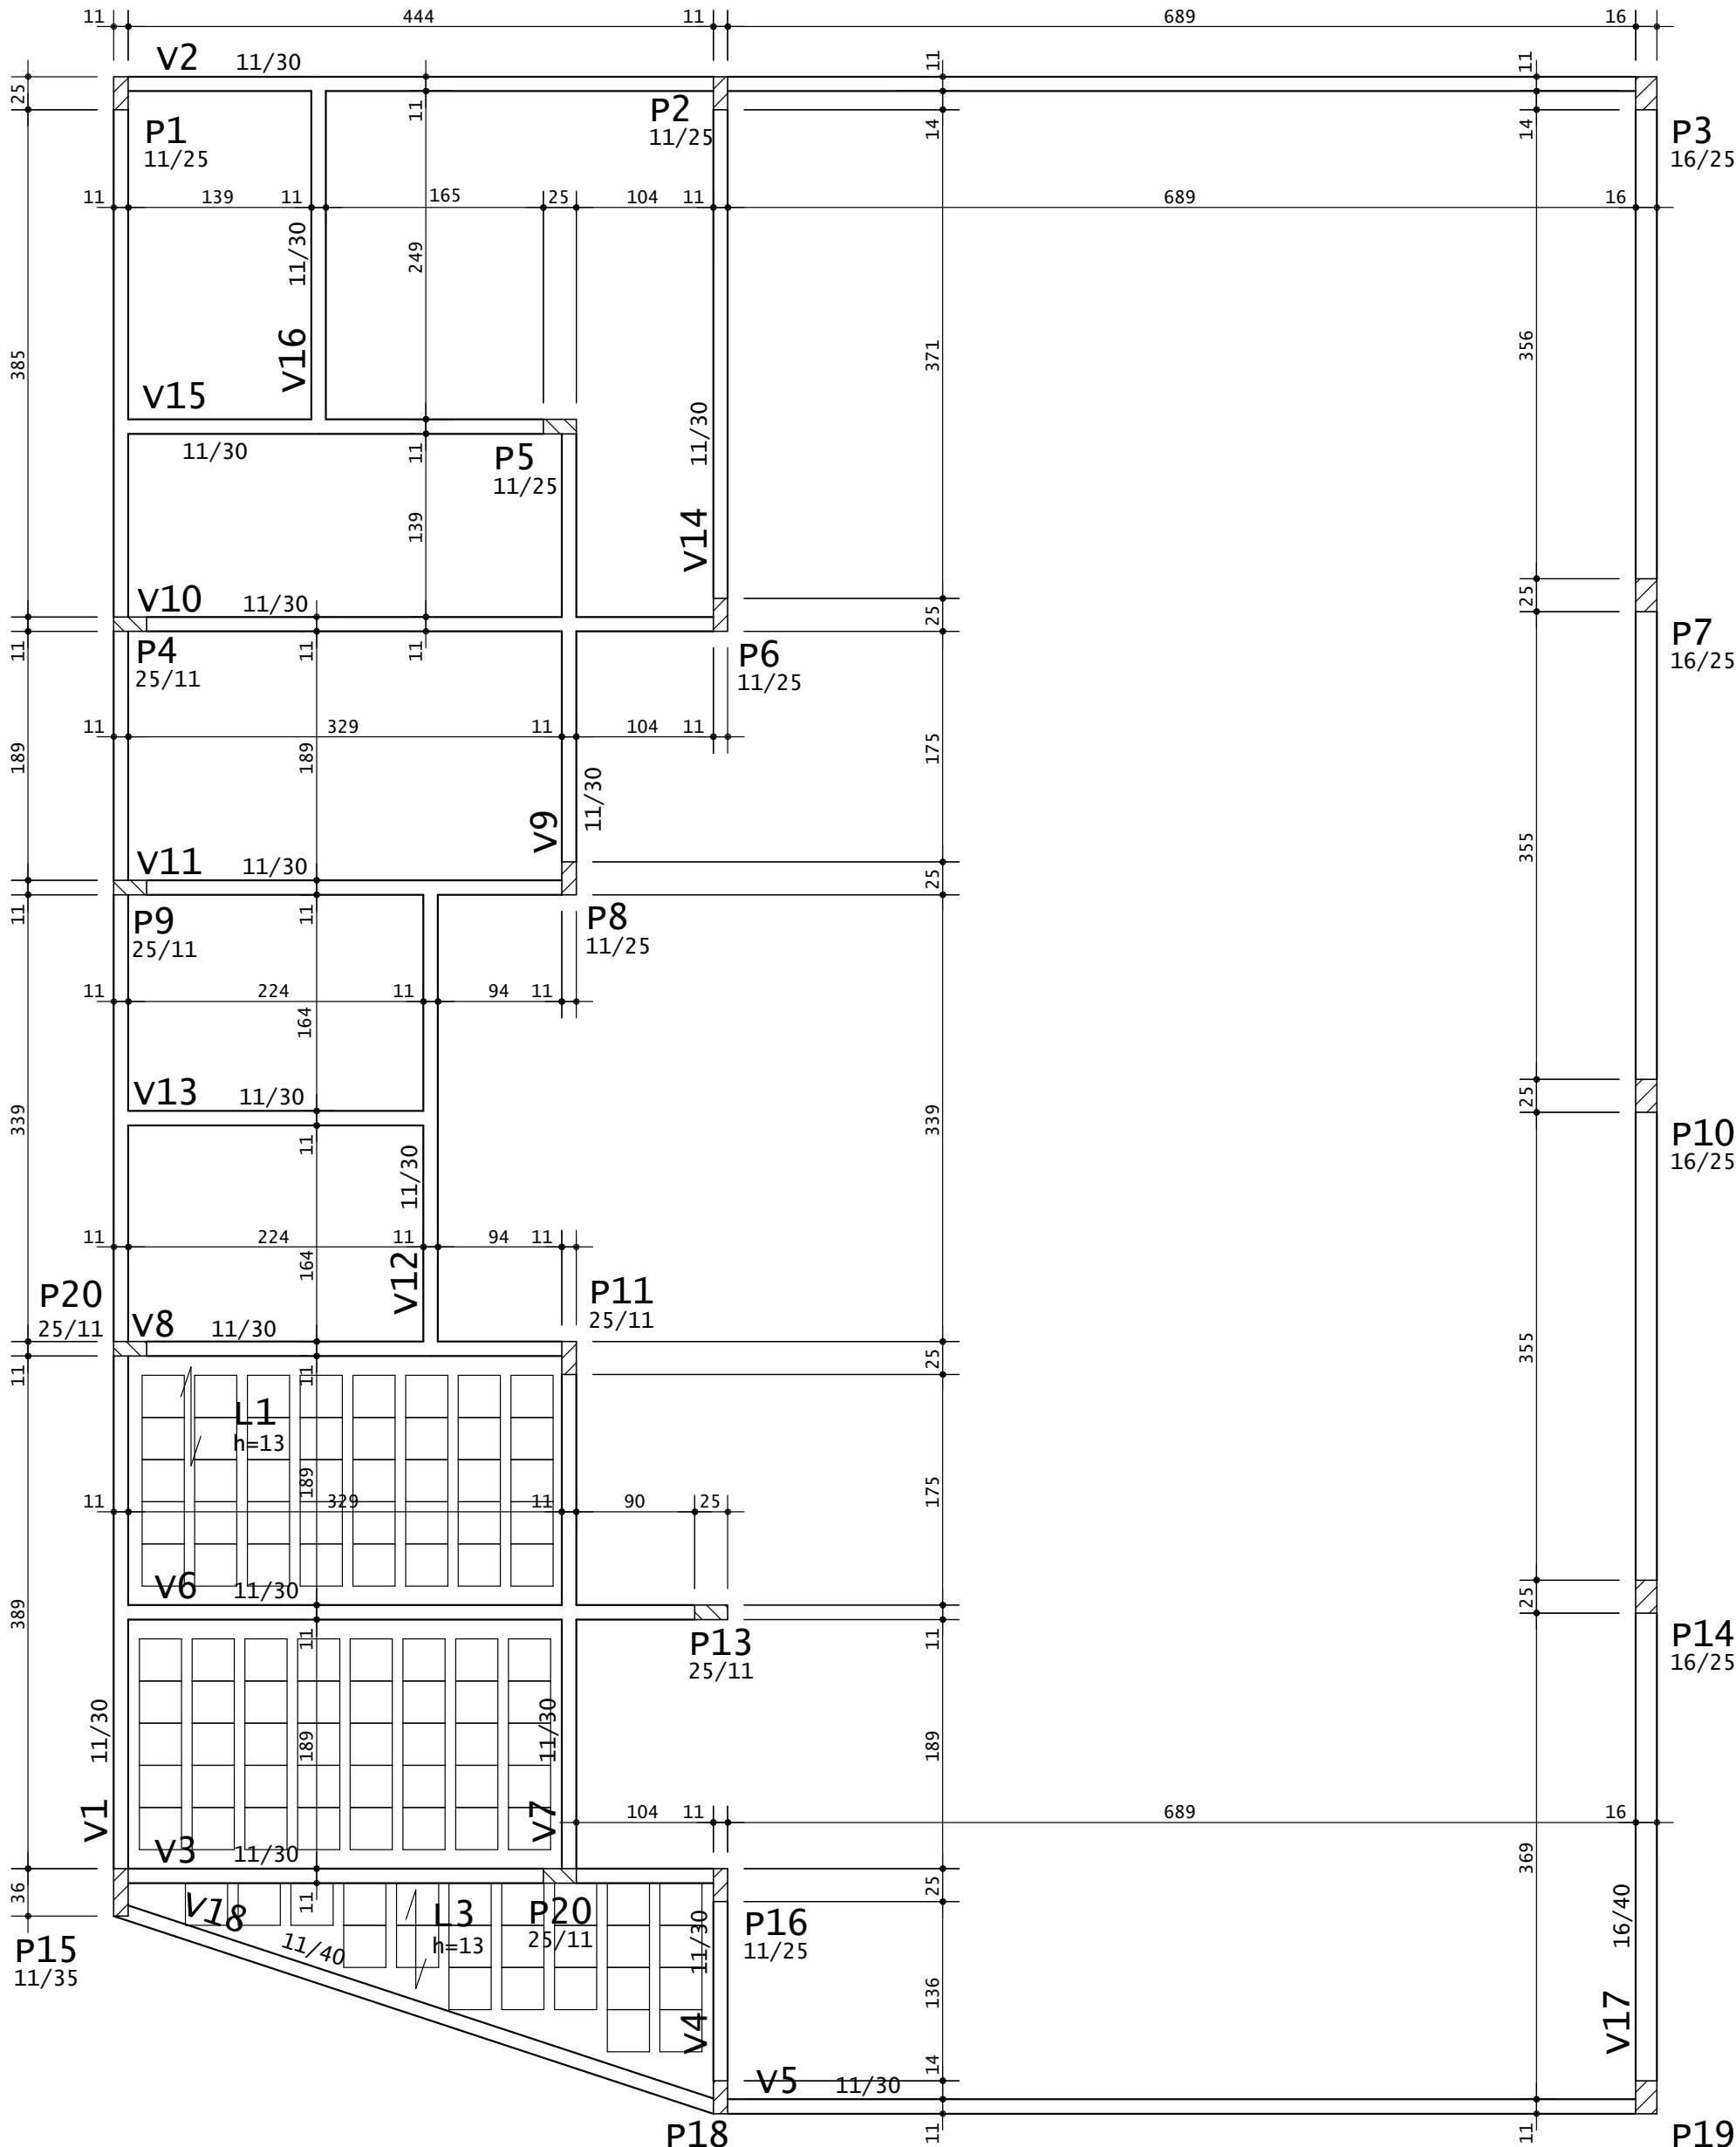


PLANTA DE FORMAS COBERTURA
ESC.: 1/50


ARMADURA DE PILARES PLATIBANDA

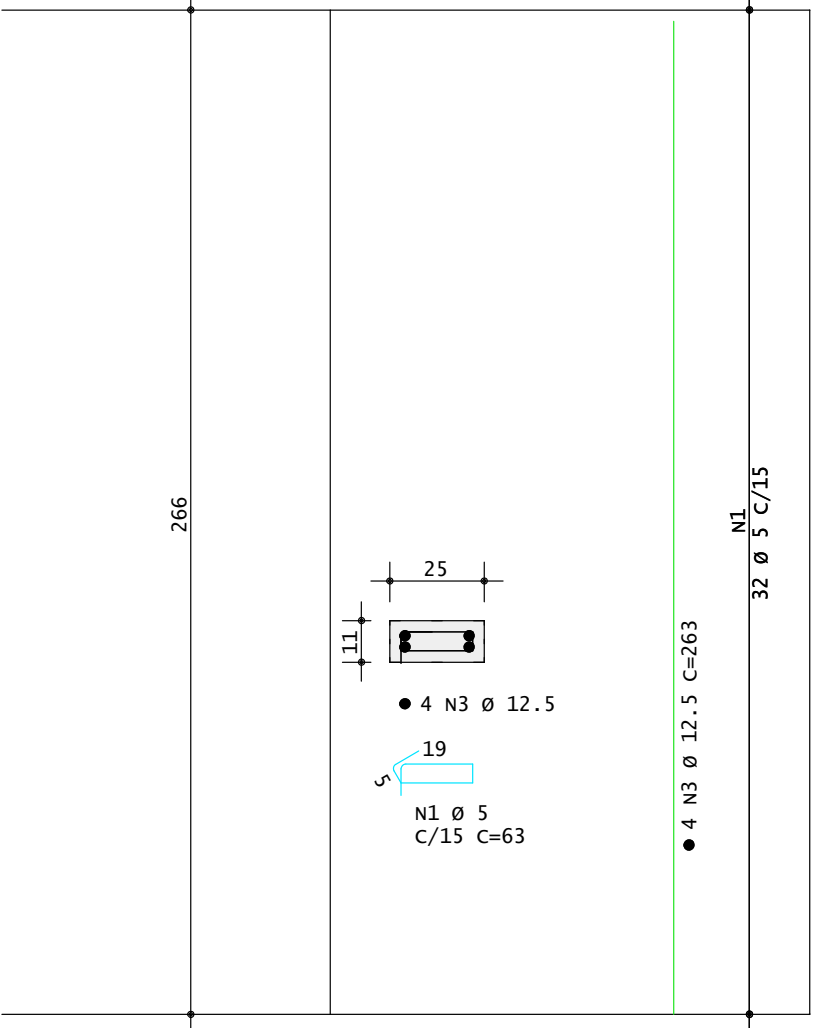

ARMADURA DE PILARES PLATIBANDA

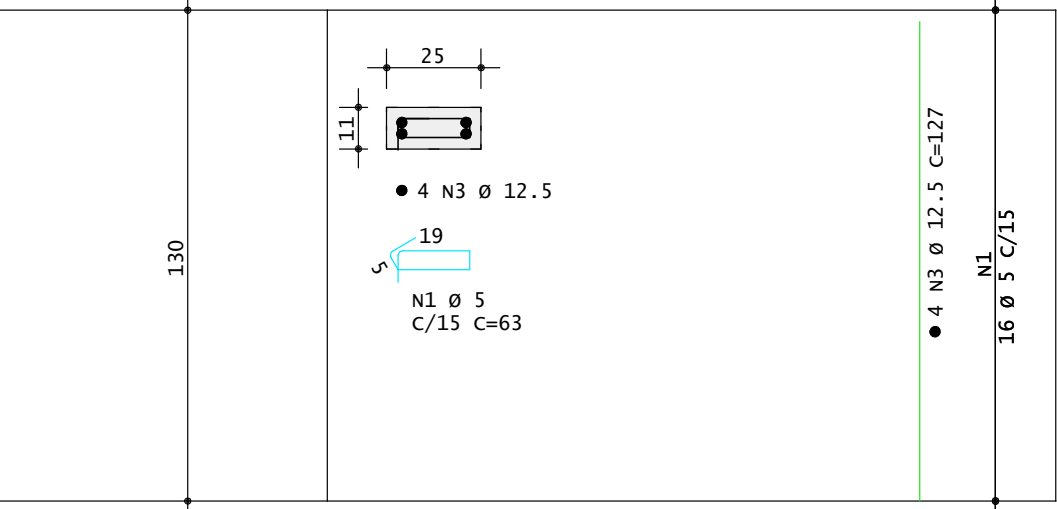

ARMADURA DE VIGAS DA COBERTURA

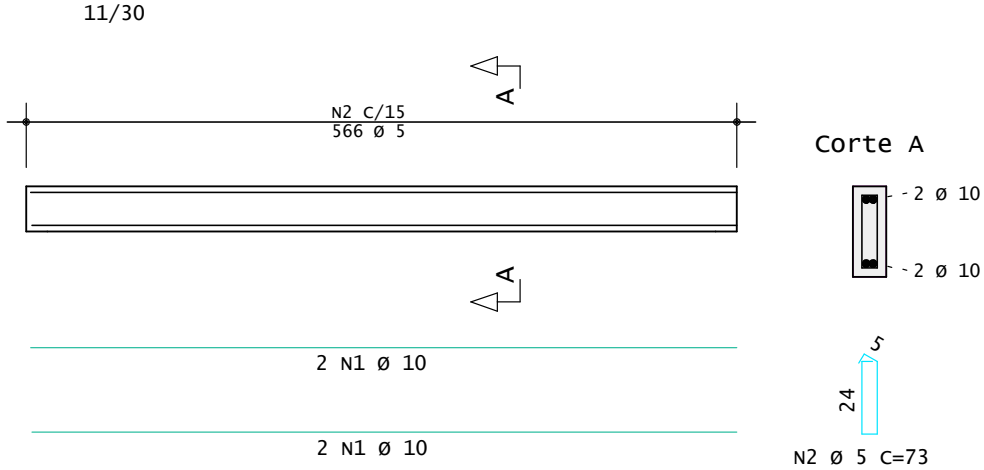

ESTADO DO RIO GRANDE DO SUL		
MUNICÍPIO DE JARI		
Secretaria Municipal de Administração e Planejamento CNPJ: 01.609.402/0001-50		
Nome do Projeto: PROJETO EXECUTIVO CENTRO DE REFERÊNCIA		
Local: RUA HIPOLITO CARDOSO DA SILVEIRA		
Título: FORMAS COBERTURA, ARMADURAS		
Responsável Técnico: Alessandra Blum e Anderson Kopioleski		Desenho: Anderson Kopioleski
Data: Abril/2026		Escala: INDICADA
Município de Jari:		Prancha nº.: 08/08
Responsáveis Técnicos:		
Osnei dos Santos Azeredo Prefeito Municipal Alessandra Andressa Blum Arquiteta e Urbanista CAU A184470-9 Anderson Kopioleski Engenheiro Civil CREA 261756		