


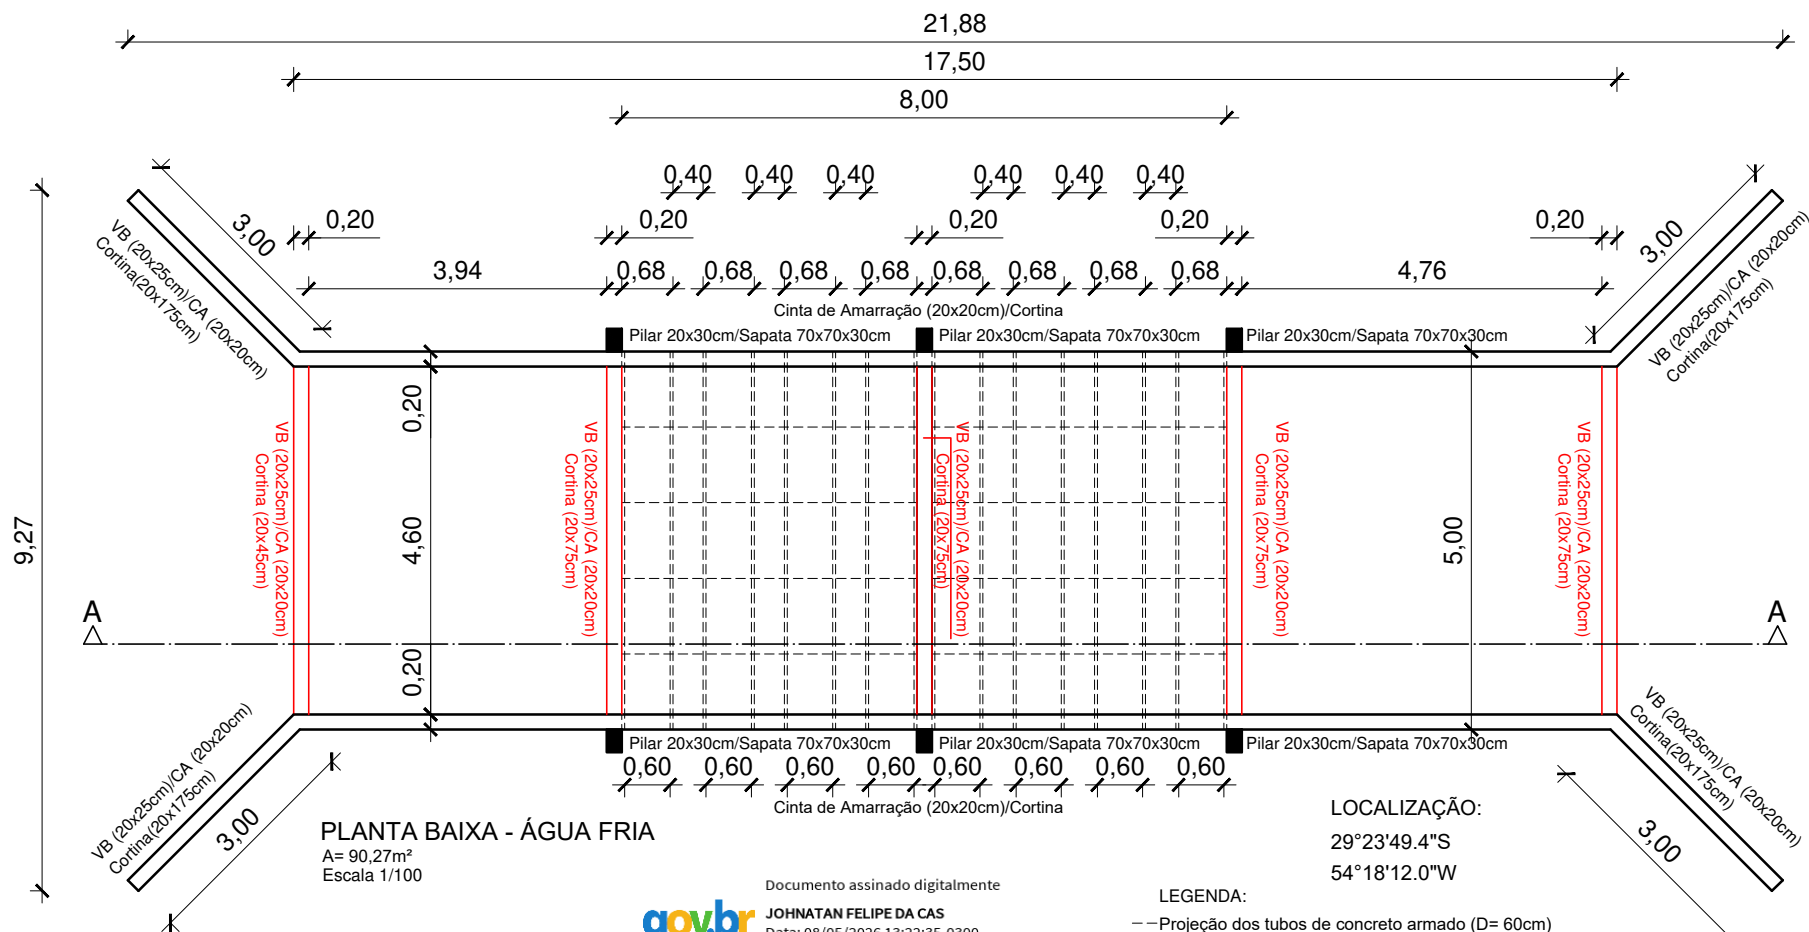

PLANTA BAIXA - ÁGUA FRIA

A= 90,27m²
Escala 1/100



Documento assinado digitalmente
JOHNATAN FELIPE DA CAS
Data: 08/05/2026 13:22:35-0300
Verifique em <https://validar.iti.gov.br>

LEGENDA:

-- Projeção dos tubos de concreto armado (D= 60cm)

LOCALIZAÇÃO:

29°23'49.4"S
54°18'12.0"W

OSNEI DOS SANTOS
AZEREDO:94732965
091
Assinado de forma digital por
OSNEI DOS SANTOS
AZEREDO:94732965091
Dados: 2026.05.08 15:48:05
-03'00'

Responsável Técnico
DACAS ENGENHARIA LTDA
CNPJ: 51.962.950/0001-38

Proprietária (o)
Prefeitura Municipal de Jari

PRANCHA:

1

LOCALIZAÇÃO:

LOCALIDADE DE ÁGUA FRIA, INTERIOR DO MUNICÍPIO DE JARI/RS

OBRA:

REFORMA
PONTILHÃO EM CONCRETO ARMADO

DATA:

MAI/2026

DETALHE CONSTRUTIVO:

PLANTA BAIXA

ESCALA:

1/100