
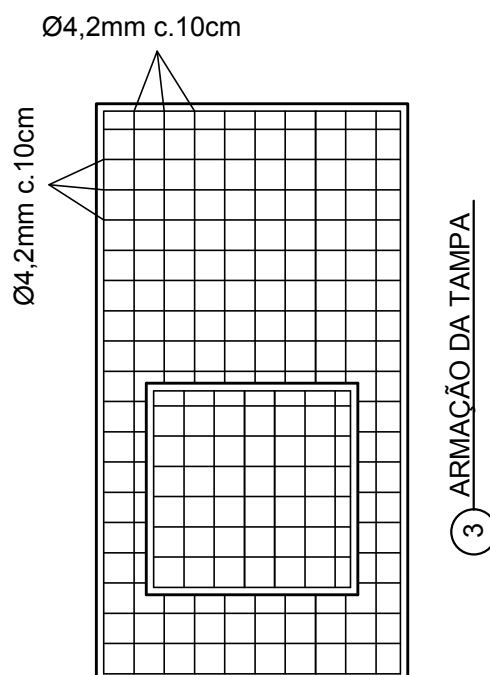


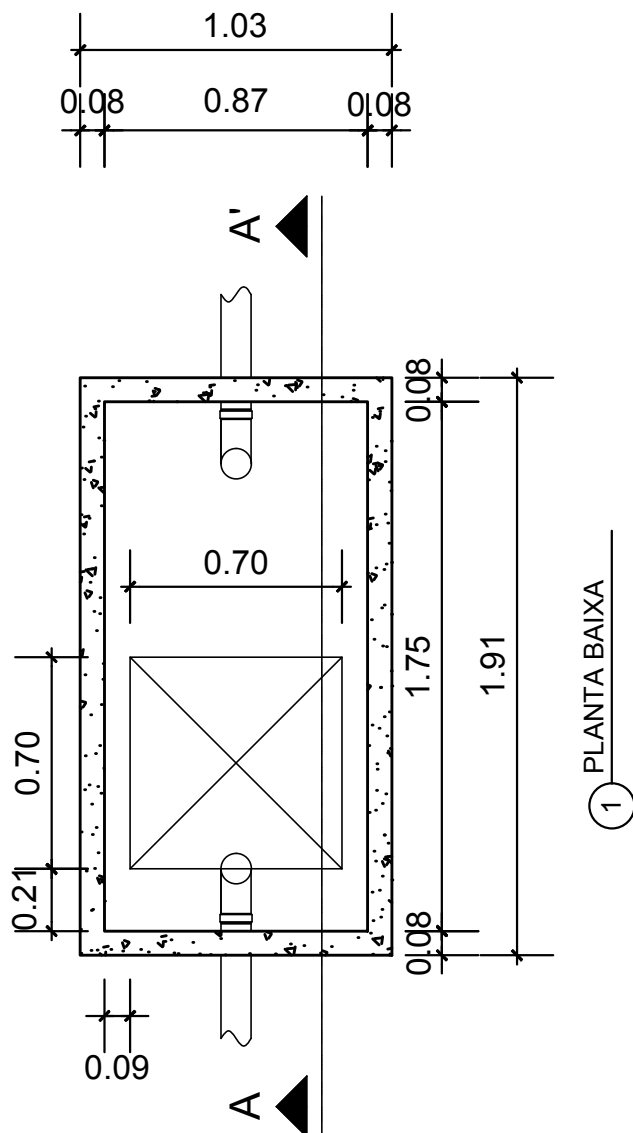

Prancha:

01/02

PREFEITURA MUNICIPAL DE JARI

Obra:

Construção de 50 fossas sépticas

Referente:

PLANTA BAIXA FOSSA SÉPTICA

Resp. Técnico

Fiscalização:

Data:

Janeiro/2014

Escala:

1:25

Ercilia da Rosa Tolfo
Engenheira Civil
CREA/RS 195156