


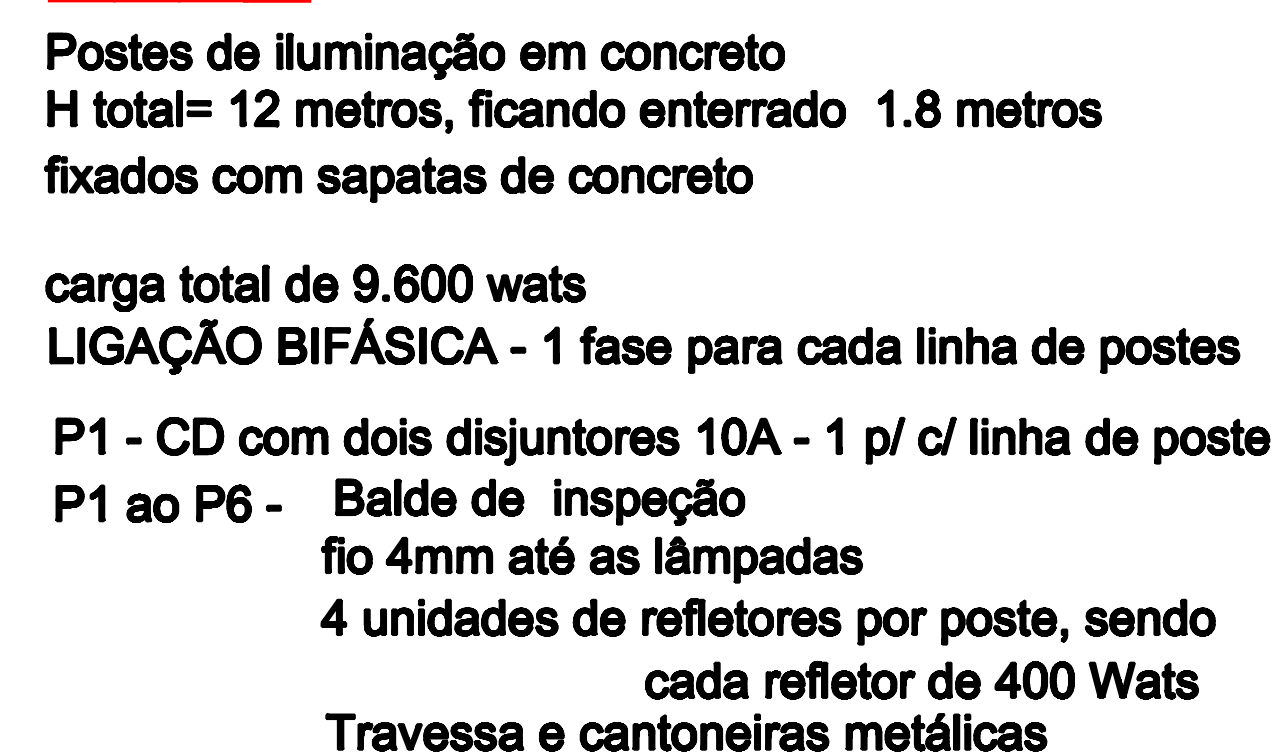

**Ligação a rede pública
existente (rede da caixa d'água)
Cabo PP 1kv 3x10 - subterrâneo
sobe até os disjuntores**



Cabo PP 1kv 3x10 - subterrâneo



C-185-0378		Patricia Stein ARQUITETA & URBANISTA CAU A 36 263-0
Rua Expedicionário Almeida, nº 633 - Centro - São Pedro do Sul/ RS Fonse (56) - 3278 2342 e 9123 9886 - e-mail: patricia.stein@hotmail.com		
Projeto da Iluminação para Quadra de Futebol Sete		
LOCAL - Praça Central - Jarí/RS		

ELDO SCHNEIDER PREFEITO MUNICIPAL DE JARÍ CNPJ: 01.698.482.000/100 CONTRATANTE	PATRICIA STEIN ARQUITETA E URBANISTA CAU A 36 263-0 PROJETO
--	---

PLANTA BAIXA	DATA JANEIRO/2016	ESCALA 1:100	FRANCHA - Única
--	--	---------------------------------------	---