


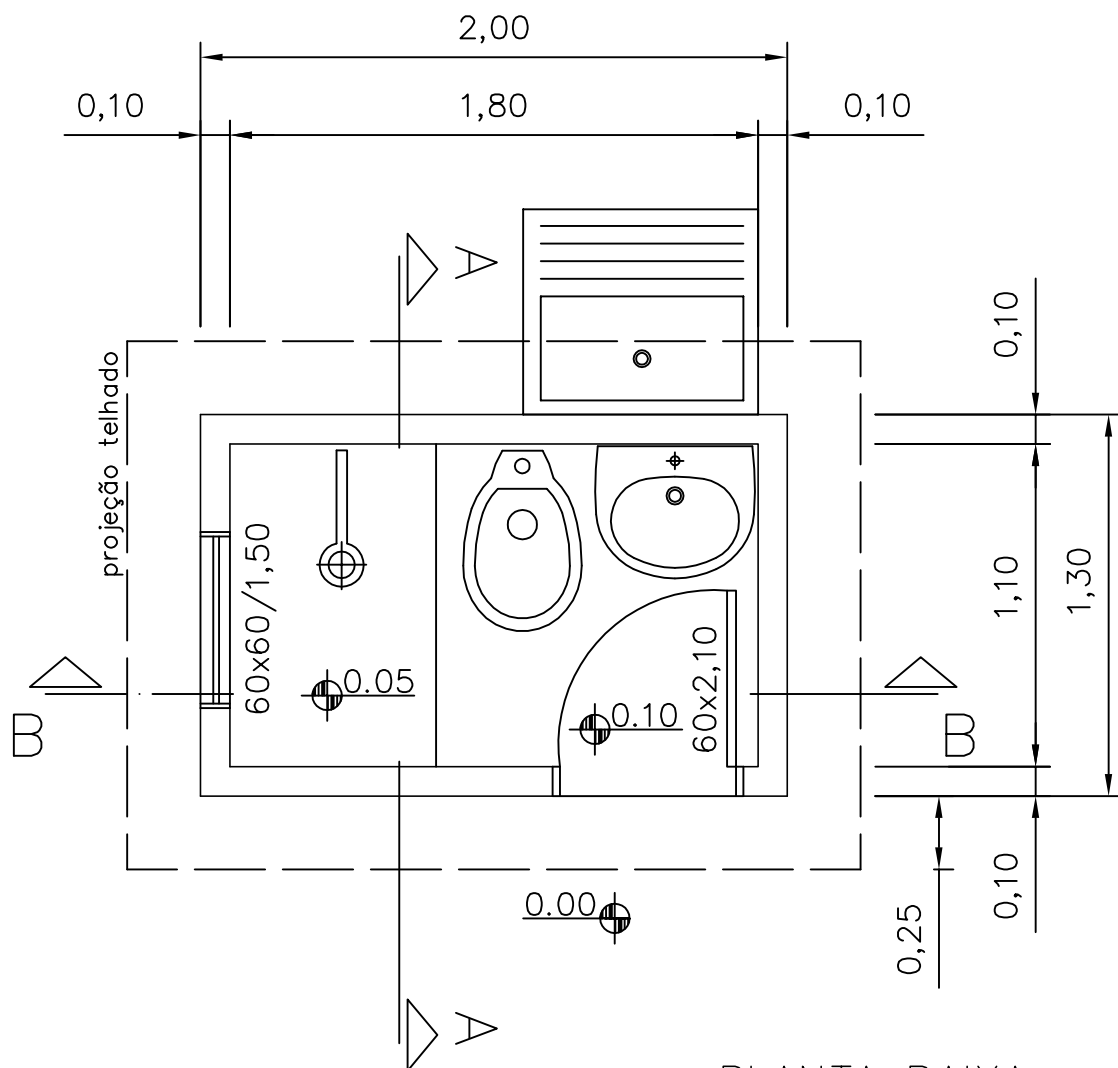

PLANTA BAIXA
A=2,60m²

ESCALA: 1 : 25	PROJETO: MÓDULO SANITÁRIO DOMICILIAR	
DATA: 16/03/2016		
PRANCHA: 01/08	RESPONSÁVEL TÉCNICO: Eng ^º Civil Yuri Sawada Ono CREA-RS160792	PREFEITO: PEDROLIVIO PORTO PRADO