


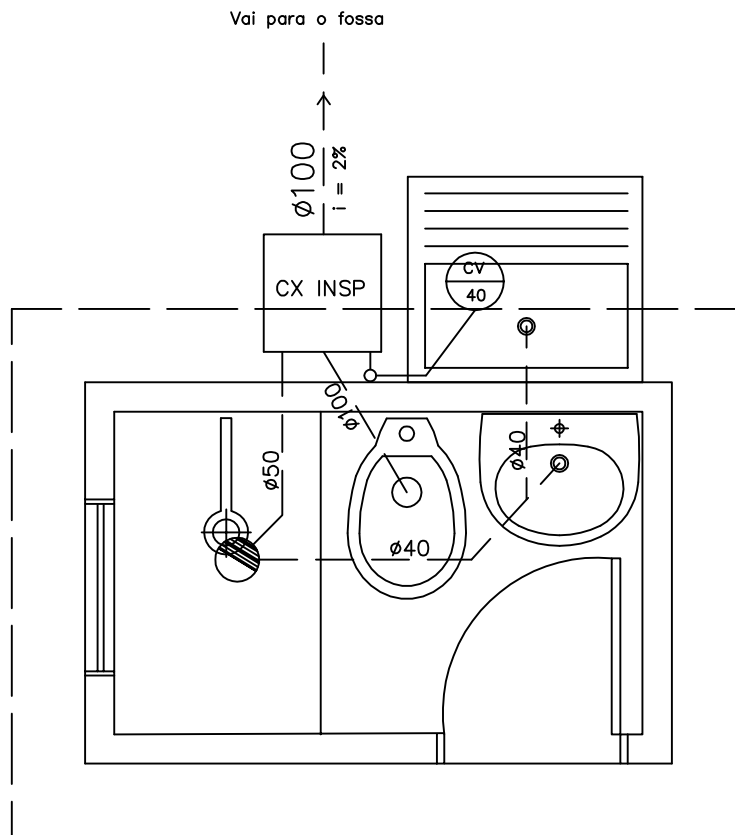

PLANTA BAIXA HIDROSSANITÁRIO

ESCALA: 1 : 25	PROJETO: MÓDULO SANITÁRIO DOMICILIAR	
DATA: 16/03/2016		
PRANCHA: 07/08	RESPONSÁVEL TÉCNICO: Eng. Civil Yuri Sawada Ono CREA-RS160792	PREFEITO: PEDROLIVIO PORTO PRADO