
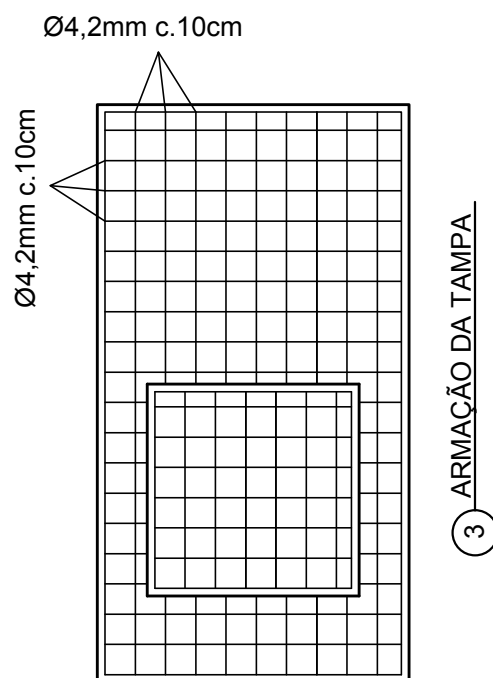


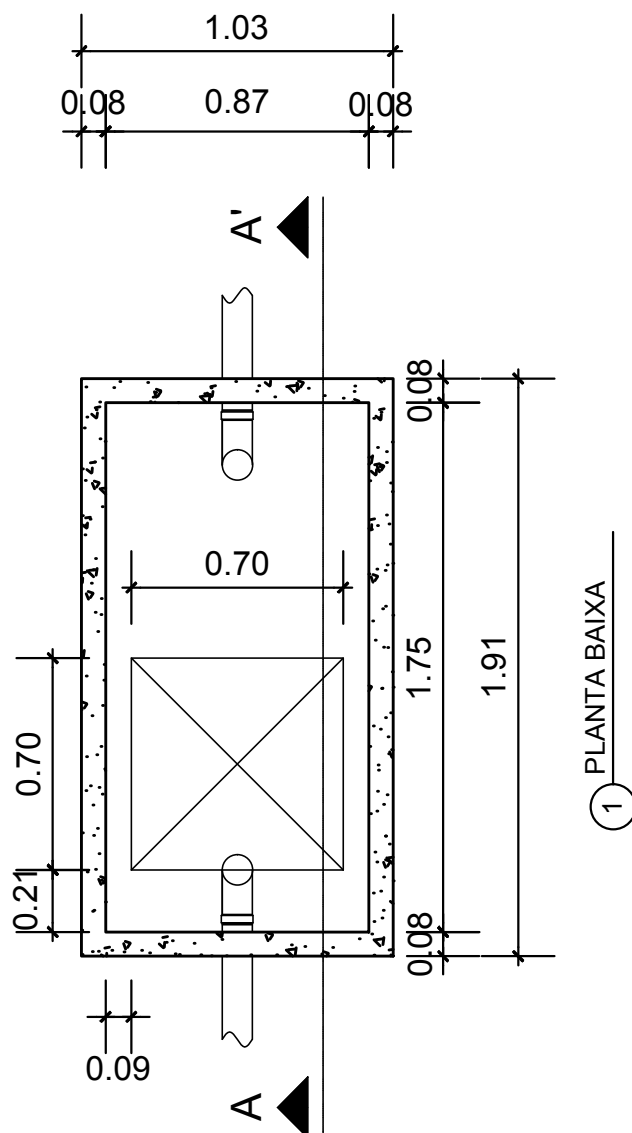

Prancha:

01/02

PREFEITURA MUNICIPAL DE JARI

Obra:

Construção de 35 fossas sépticas

Referente:

PLANTA BAIXA FOSSA SÉPTICA

Resp. Técnico:

Data:

Fevereiro/2014

Escala:

1:25

Ercília da Rosa Tolfo
Engenheira Civil
CREA/RS 195156

Pedrolívio Porto Prado
Prefeito Municipal